


LEGENDA	
	CAIXA DE REDE PLUVIAL SIMPLES
	REDUZO 45
	REDUZO 45- EDGE
	REDUZO 90
	REDUZO 90- COLUNA
	REDUZO 90- EDGE
	REDUZO 90- EDGE- EDGE
	JUNÇÃO SIMPLES
	TE SANITÁRIO
	MARK PLUVIAL

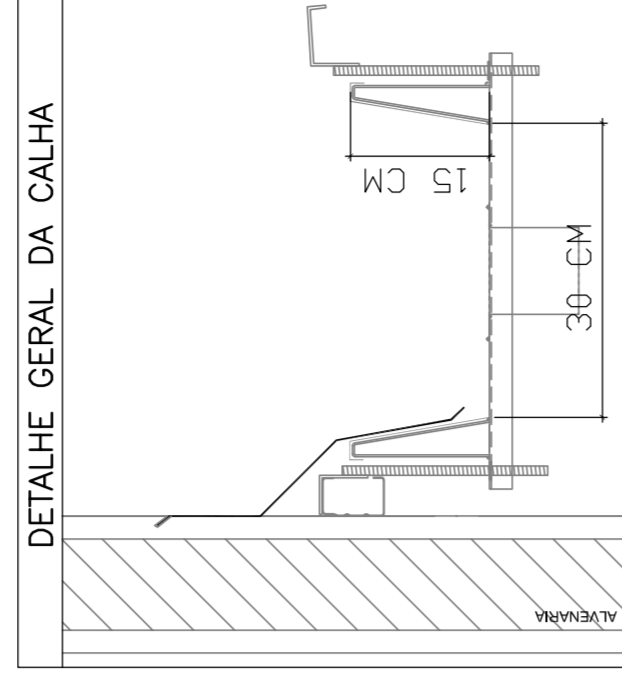


PROJETO PADRÃO - FNDE


PROPRIETÁRIO: :
 ENDEREÇO: :
 MUNICÍPIO - UF: :
 PROPRIETÁRIO: :
 RESP. TÉCNICO: CREA :
 AUTOR DO PROJETO: CAU :
 DUTO: CREA :
 RA :

OBSERVAÇÕES:
 PROJETO EXECUTIVO

PROGRAMA PROINFÂNCIA - PROJETO TIPO 1	
PROJETO DE INSTALAÇÕES	
PLANTA DOS PONTOS DE COLETA DA REDE PLUVIAL	
COORDENAÇÃO COGEST - Coordenação Geral de Infraestrutura Educativa	REVISÃO R.00
FORMATO: (684x1050)	ESCALA: 1/75 DATA EMISSÃO: 20/02/2015
	PÁGINA: 01/04

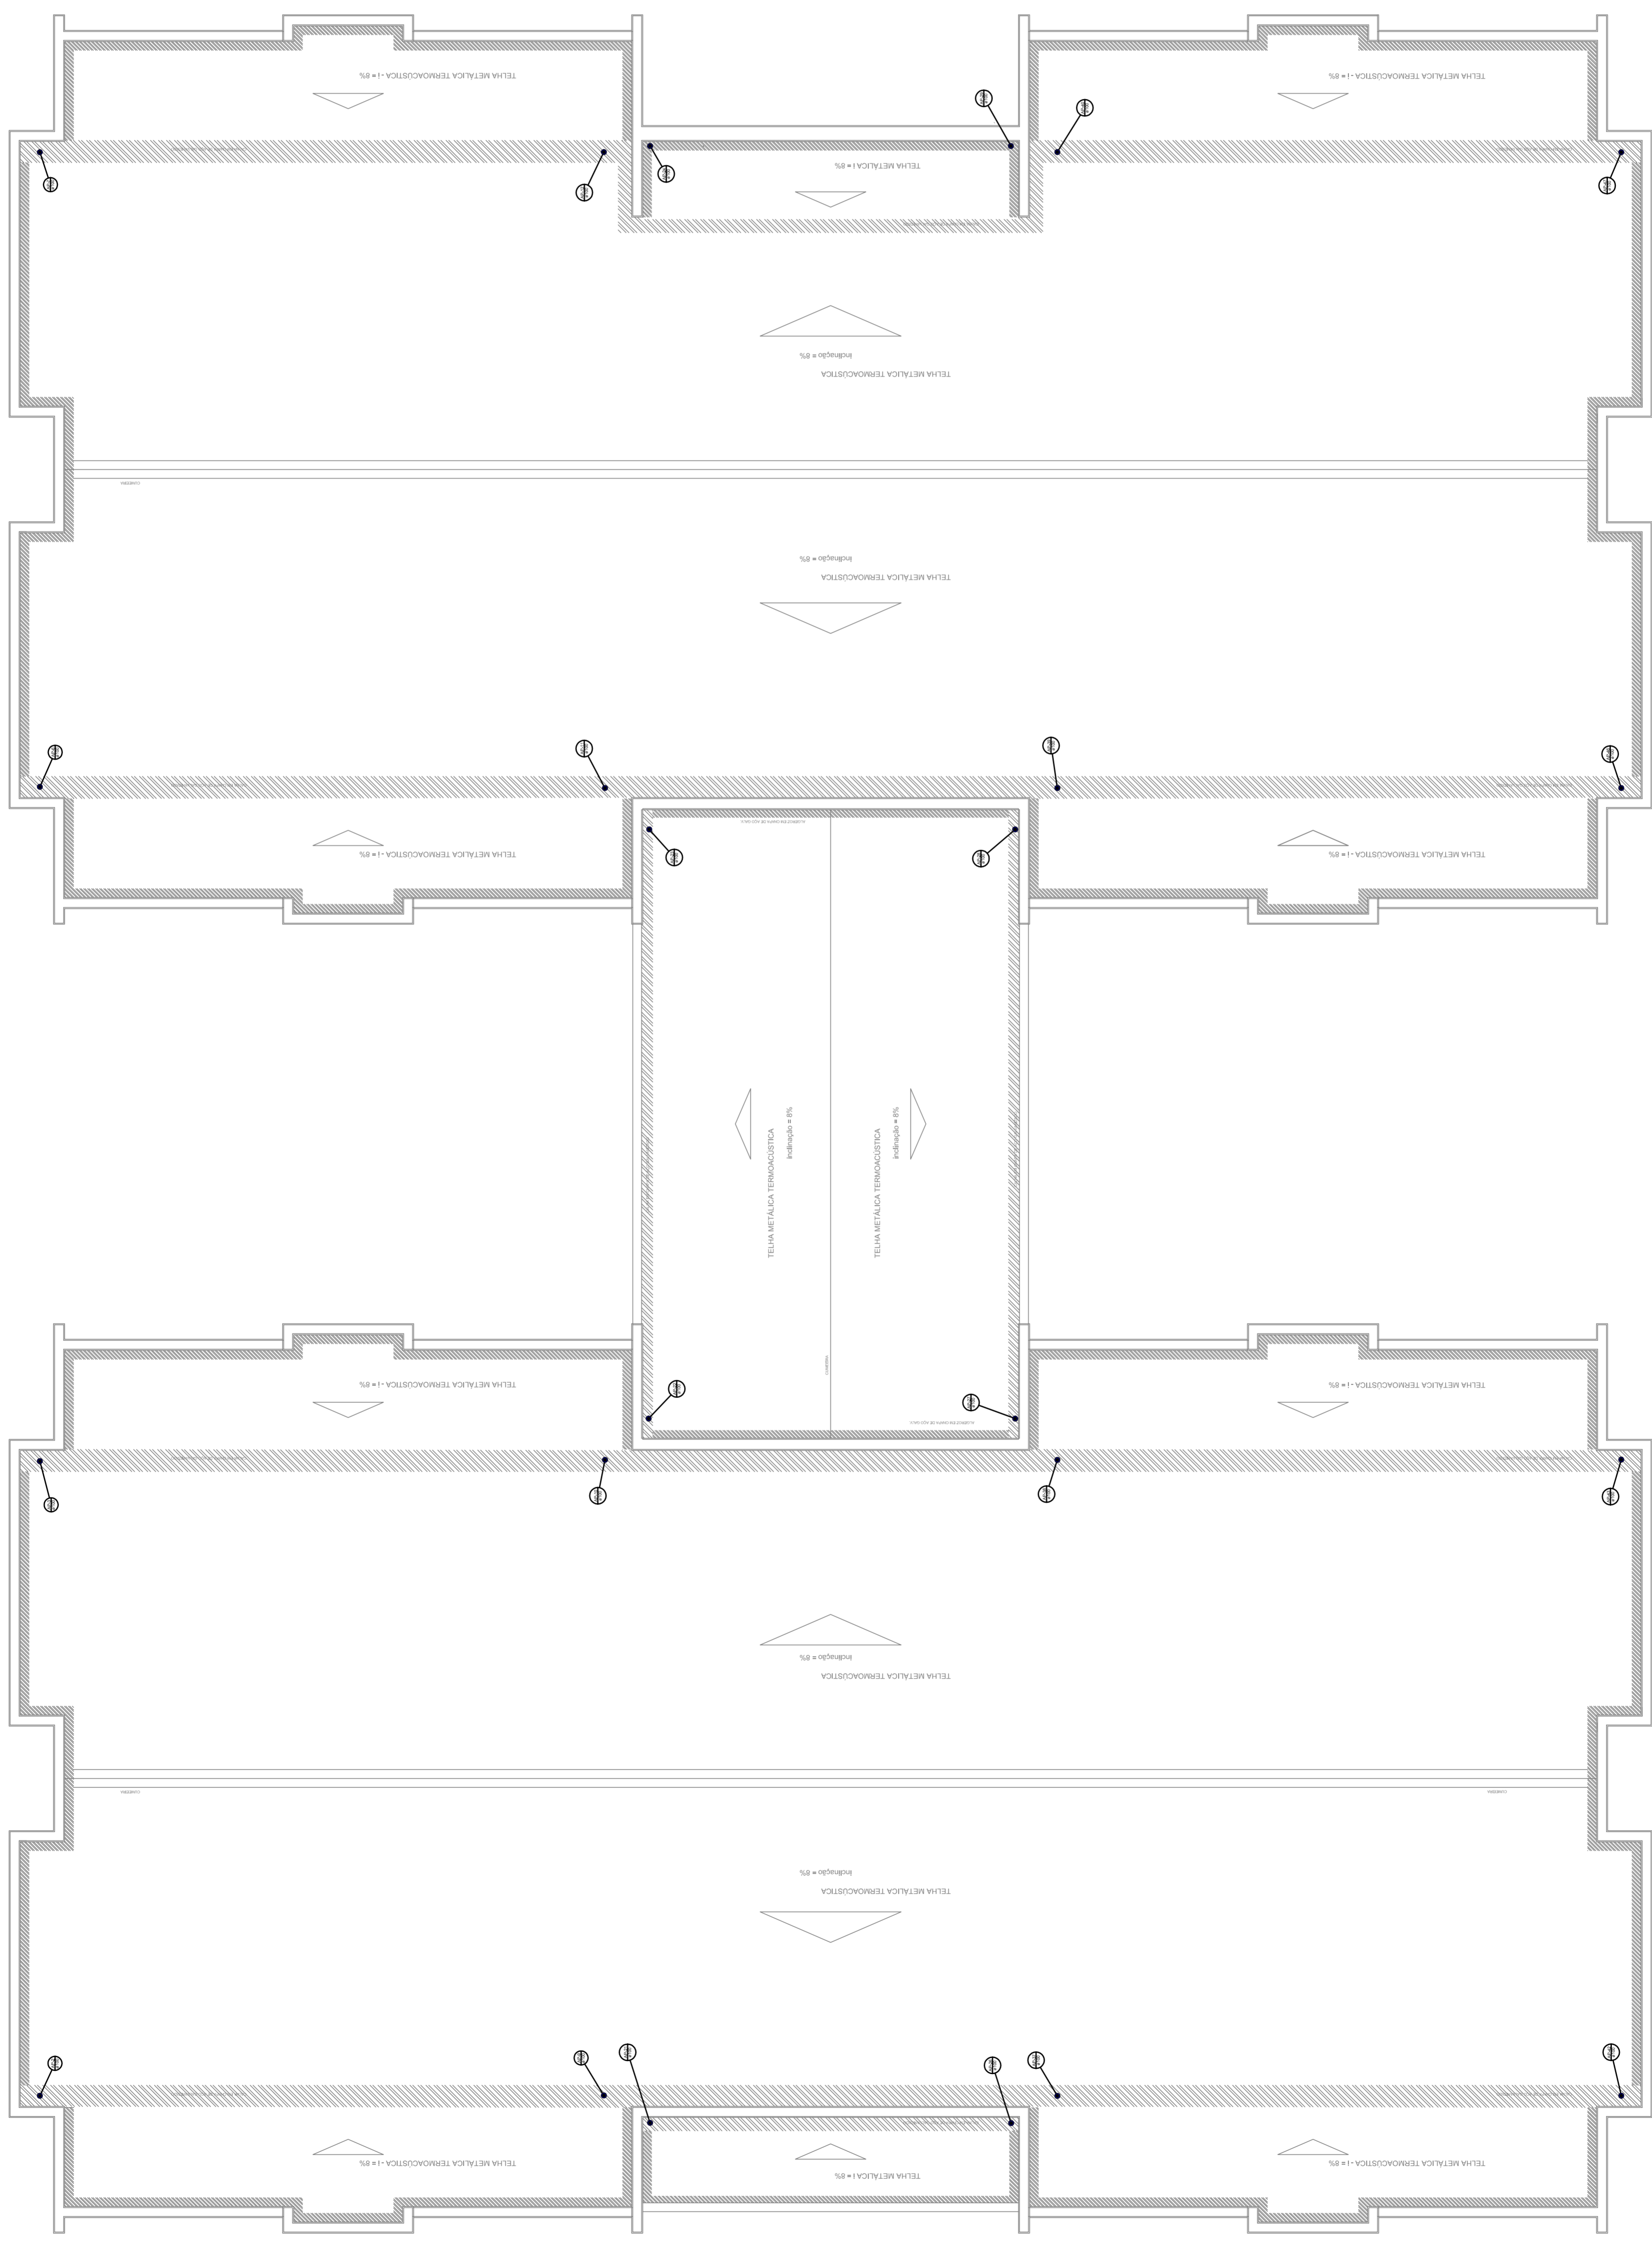


1 PLANTA DE COBERTURA
 ESCALA 1/75

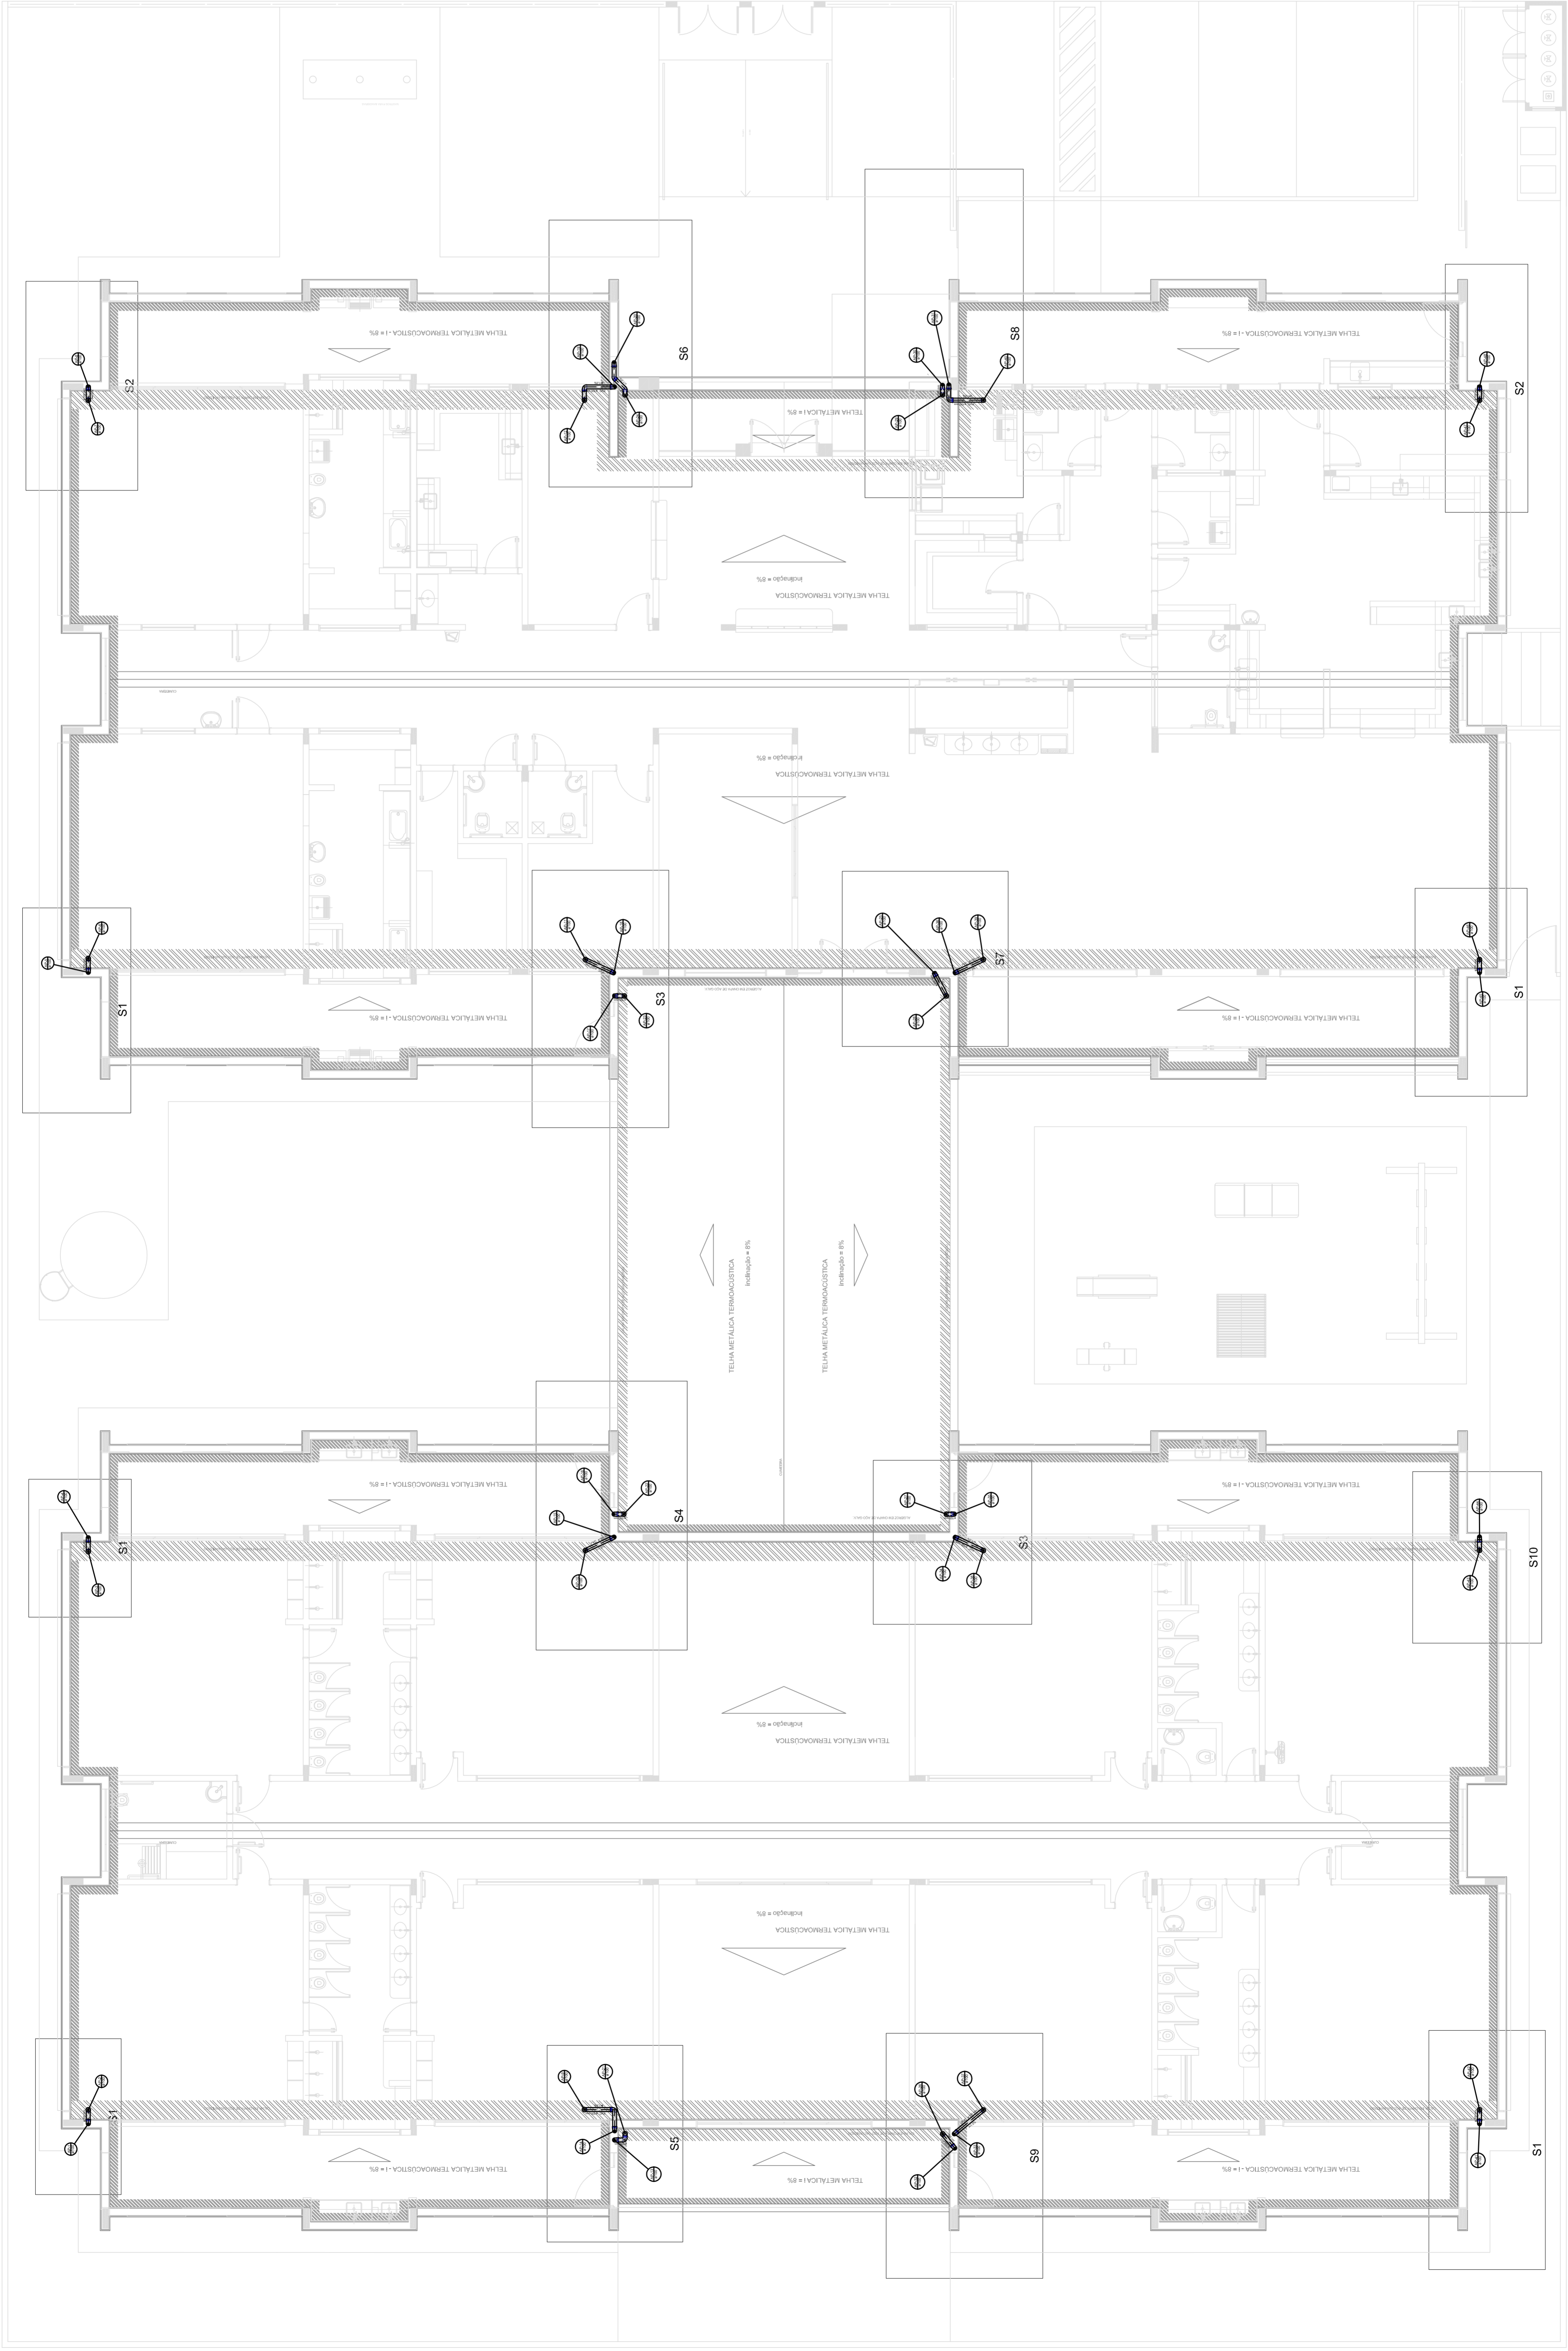

LEGENDA

	CAIXA DE REDE PLUVIAL SIMPLES
	JUCHO 45
	JUCHO 45- REZE
	JUCHO 90
	JUCHO 90- COLUNA
	JUCHO 90- REZE
	CORNA 90 CORNIA- REZE
	JUNÇÃO SIMPLES
	T- SANTIAGO
	RAIOZ PLUVIAL

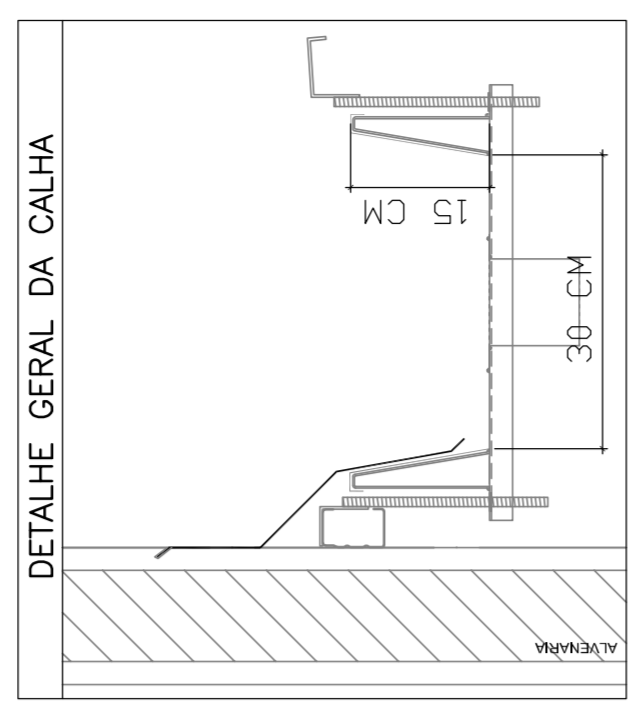

FNDE Fundo Nacional de Desenvolvimento da Educação
BRASIL GOVERNO FEDERAL
 PATRIA EDUCADORA

PROJETO PADRÃO - FNDE


PROPRIETÁRIO: :
 ENDEREÇO:
 MUNICÍPIO - UF:
 PROPRIETÁRIO:
 RESP. TÉCNICO: CREA
 AUTOR DO PROJETO: CAU
 DUFFO: CREA

OBSERVAÇÕES:
 RA


PROGRAMA PROINFÂNCIA - PROJETO TIPO 1
PROJETO DE INSTALAÇÕES

COORDENAÇÃO: COGEST - Coordenação Geral de Infraestrutura Educacional
 PLANTA DE DESLOCAMENTO DOS PONTOS DE COLETA


FORMATO: (684x1850)
 REVISÃO: R.00
 ESCALA: 1/75
 DATA EMISSÃO: 20/02/2015
 PRONOME: HAP
 DATA: 02/04

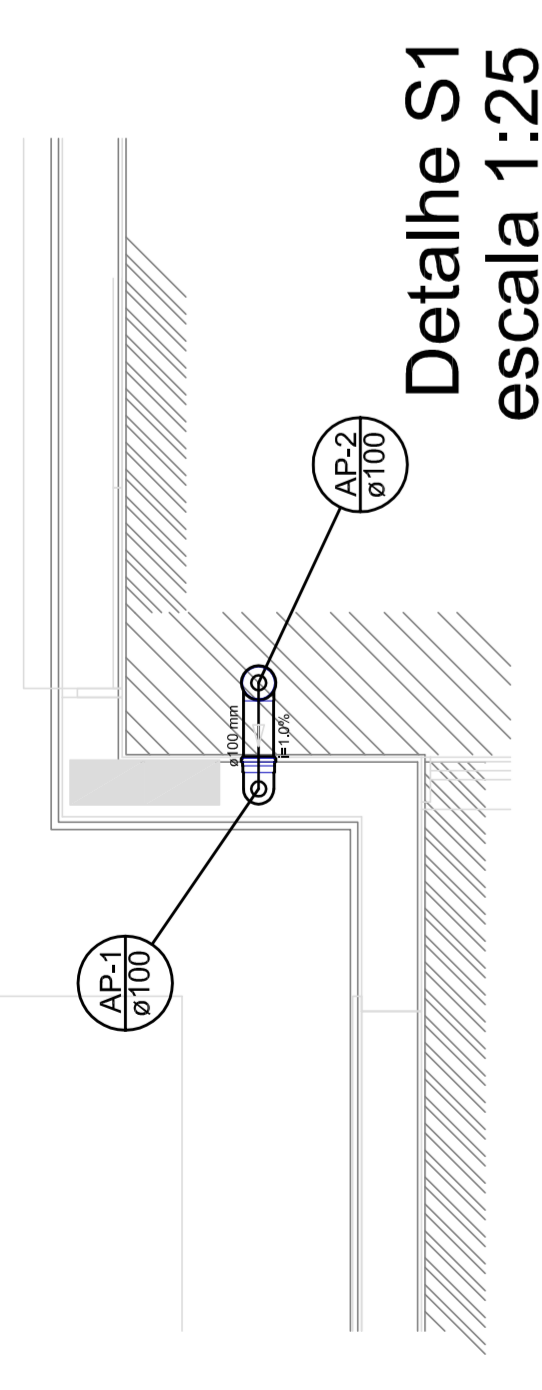


Detalle S1
escala 1:25

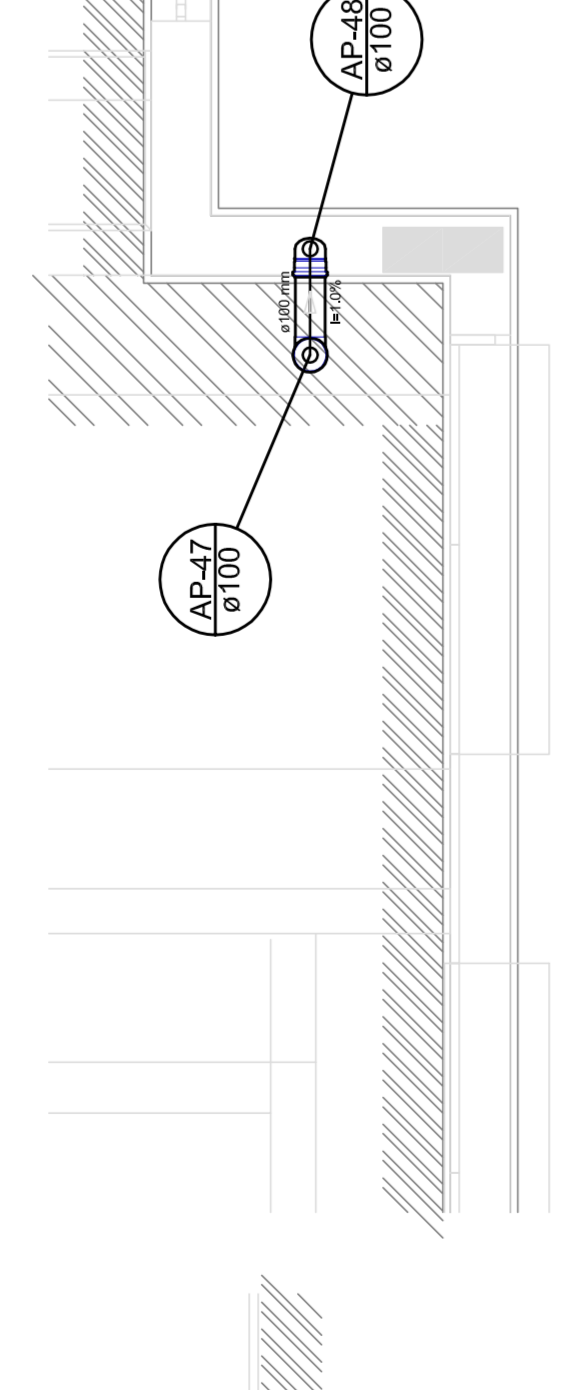


Detalle S2
escala 1:25

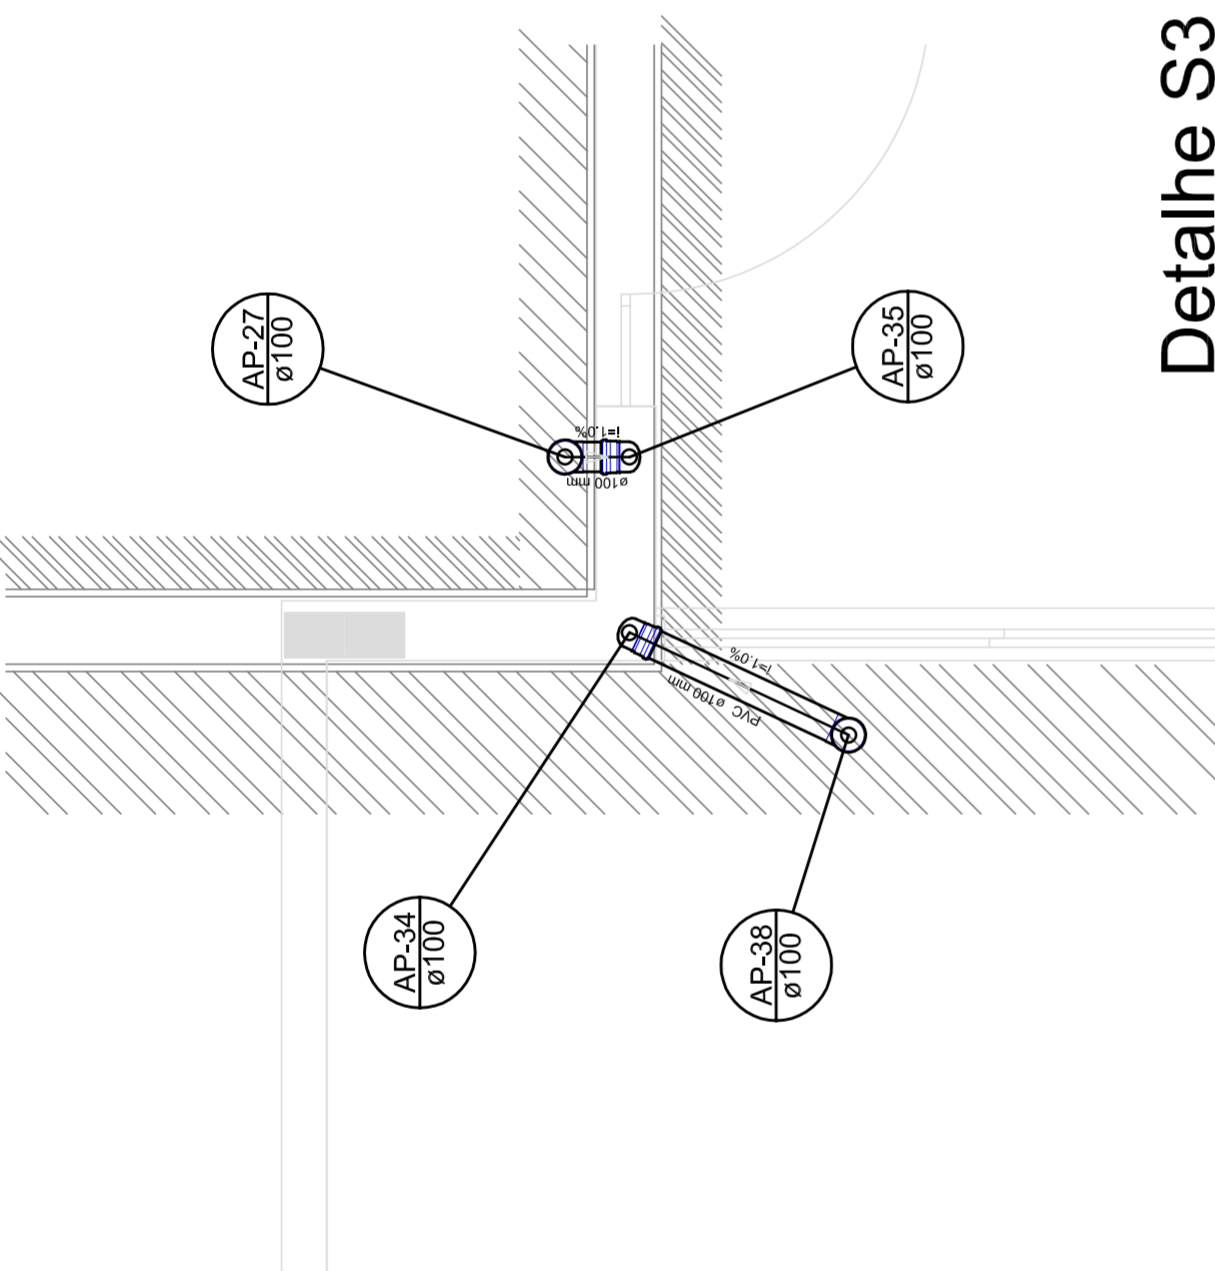


Detalle S3
escala 1:25

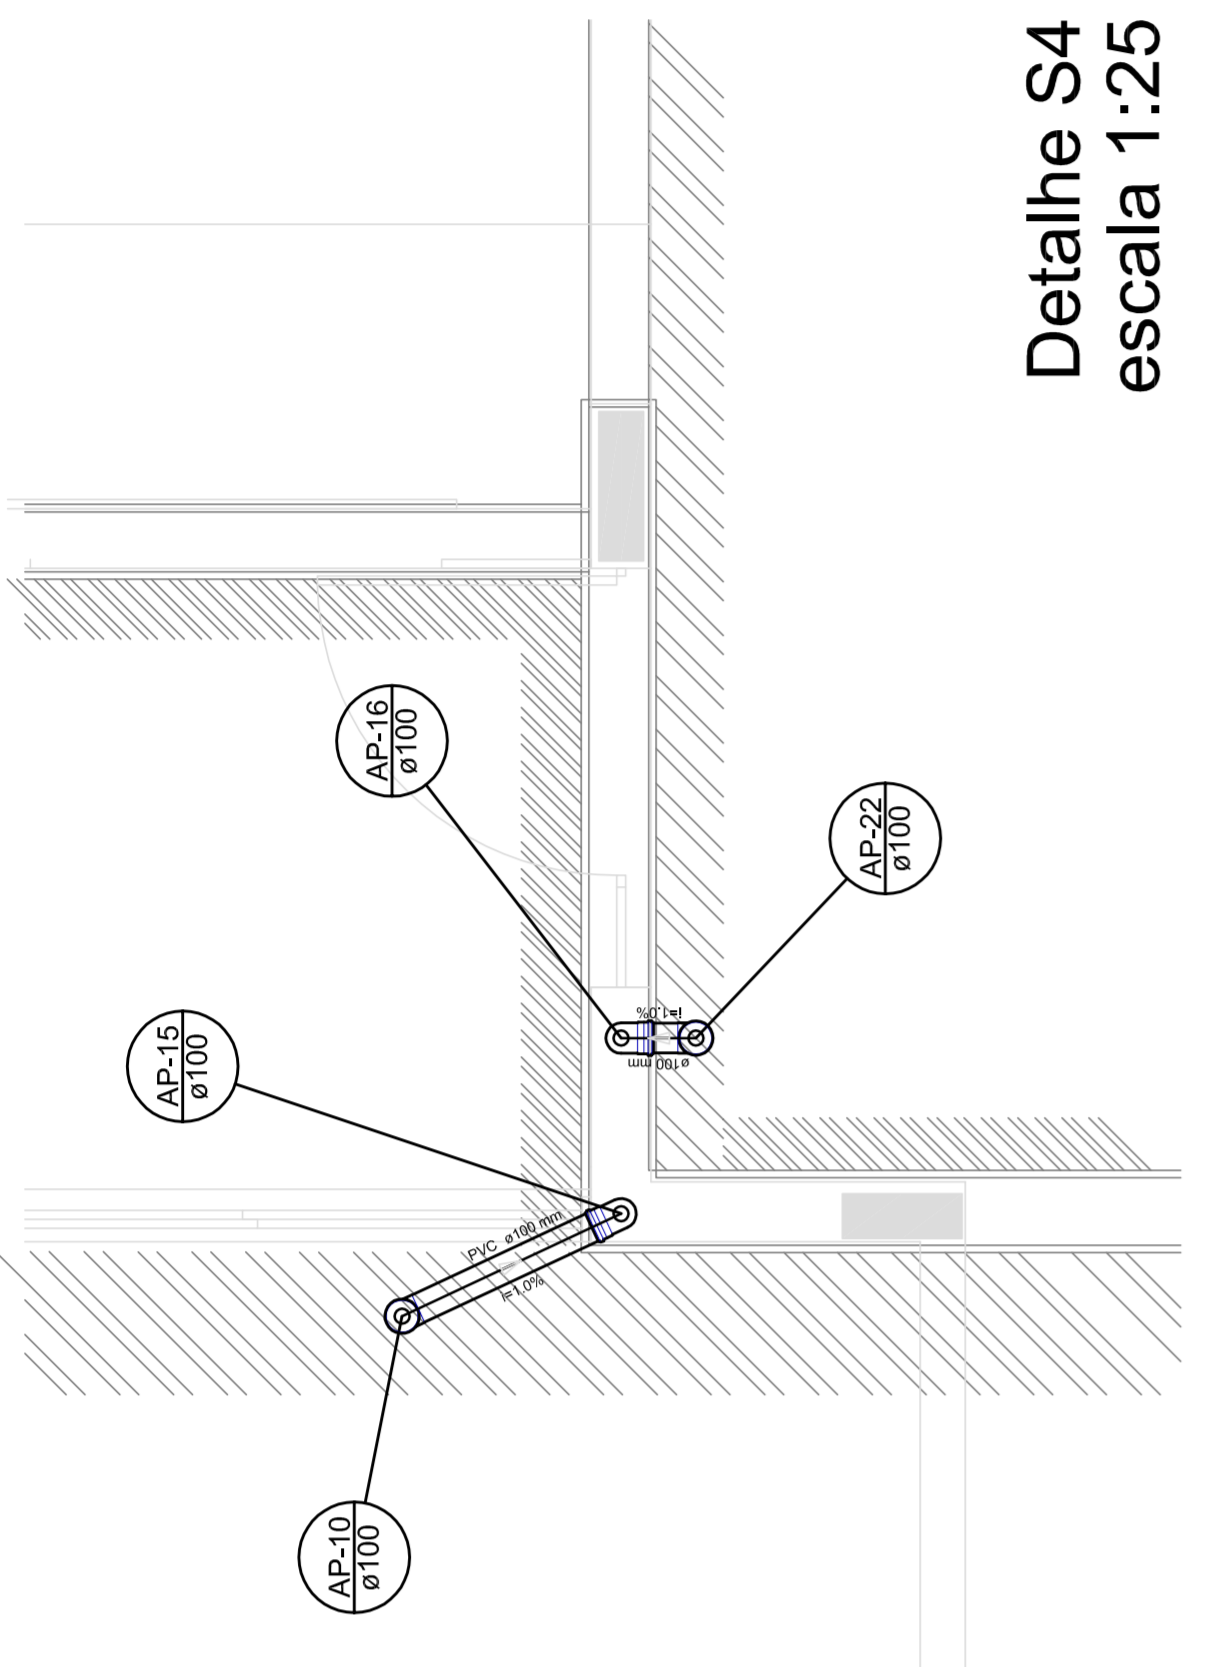


Detalle S4
escala 1:25

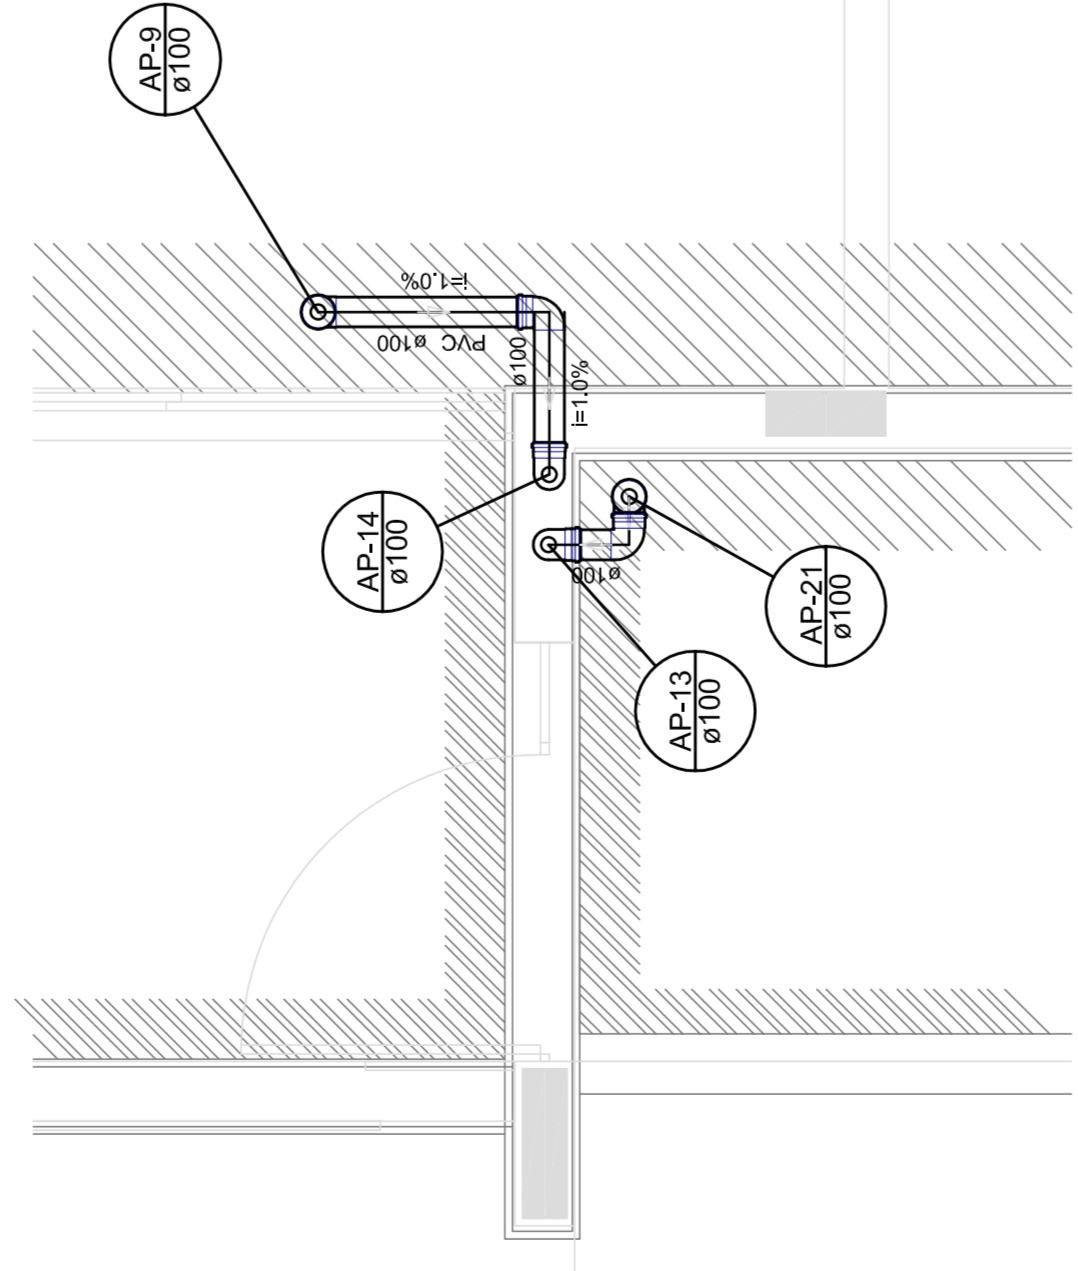


Detalle S5
escala 1:25

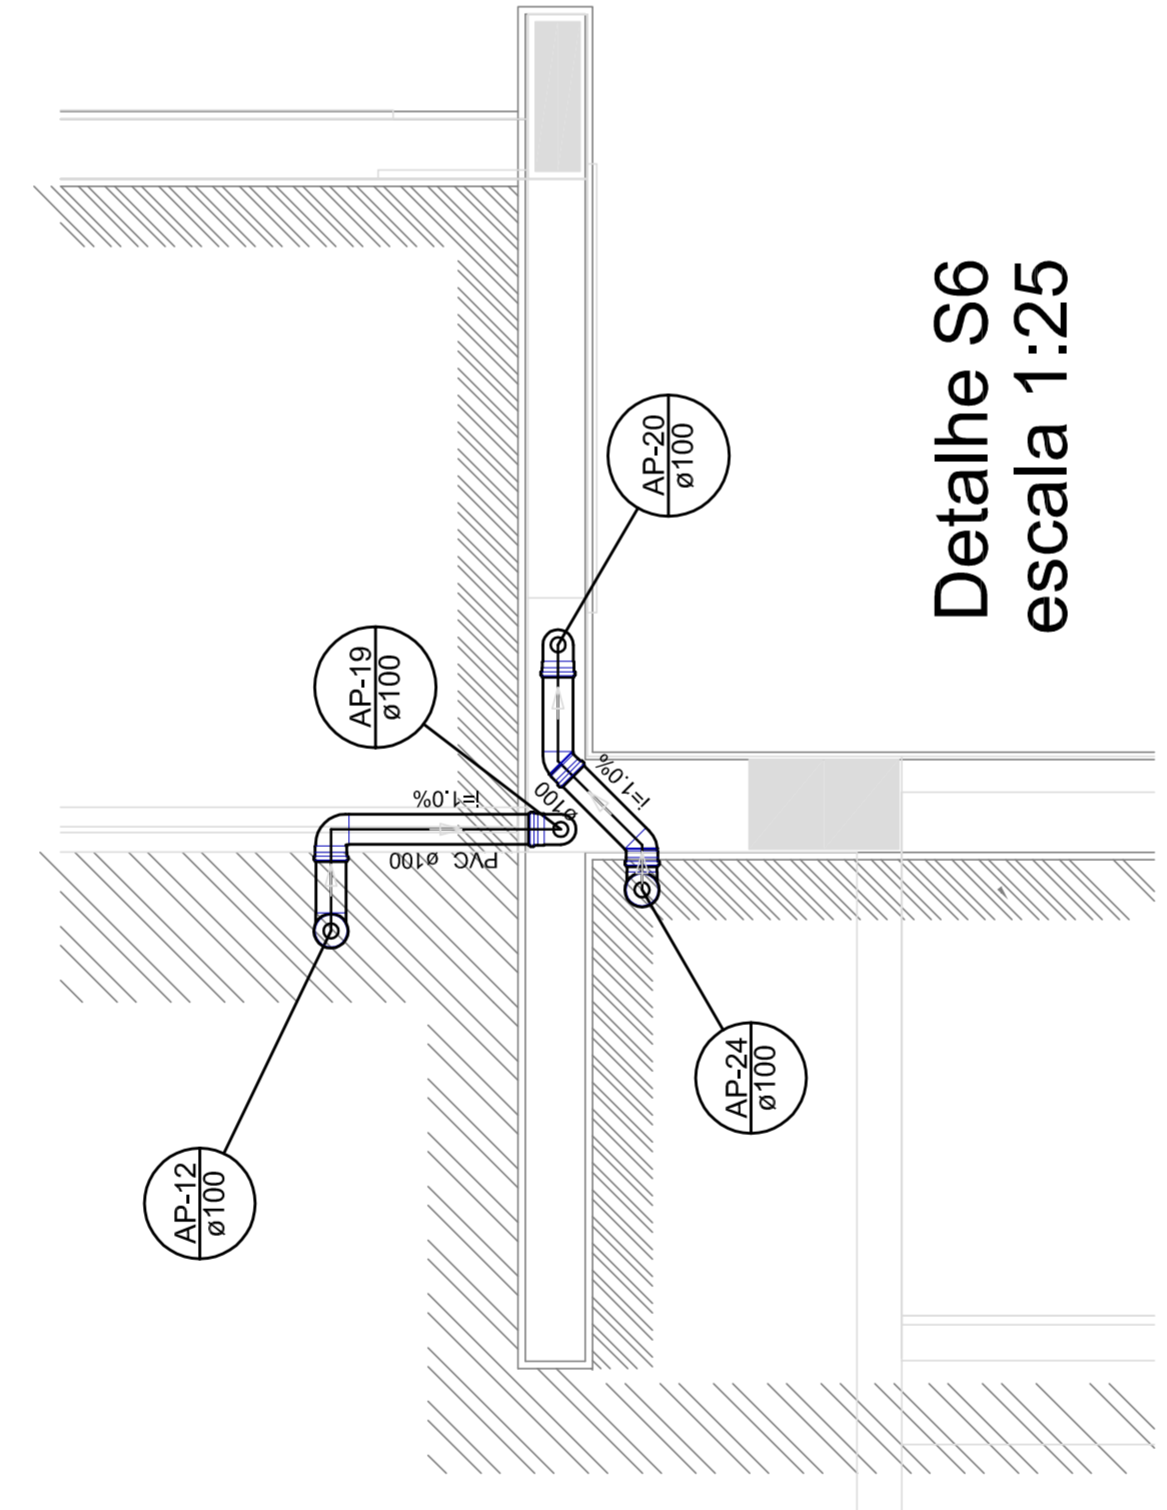


Detalle S6
escala 1:25

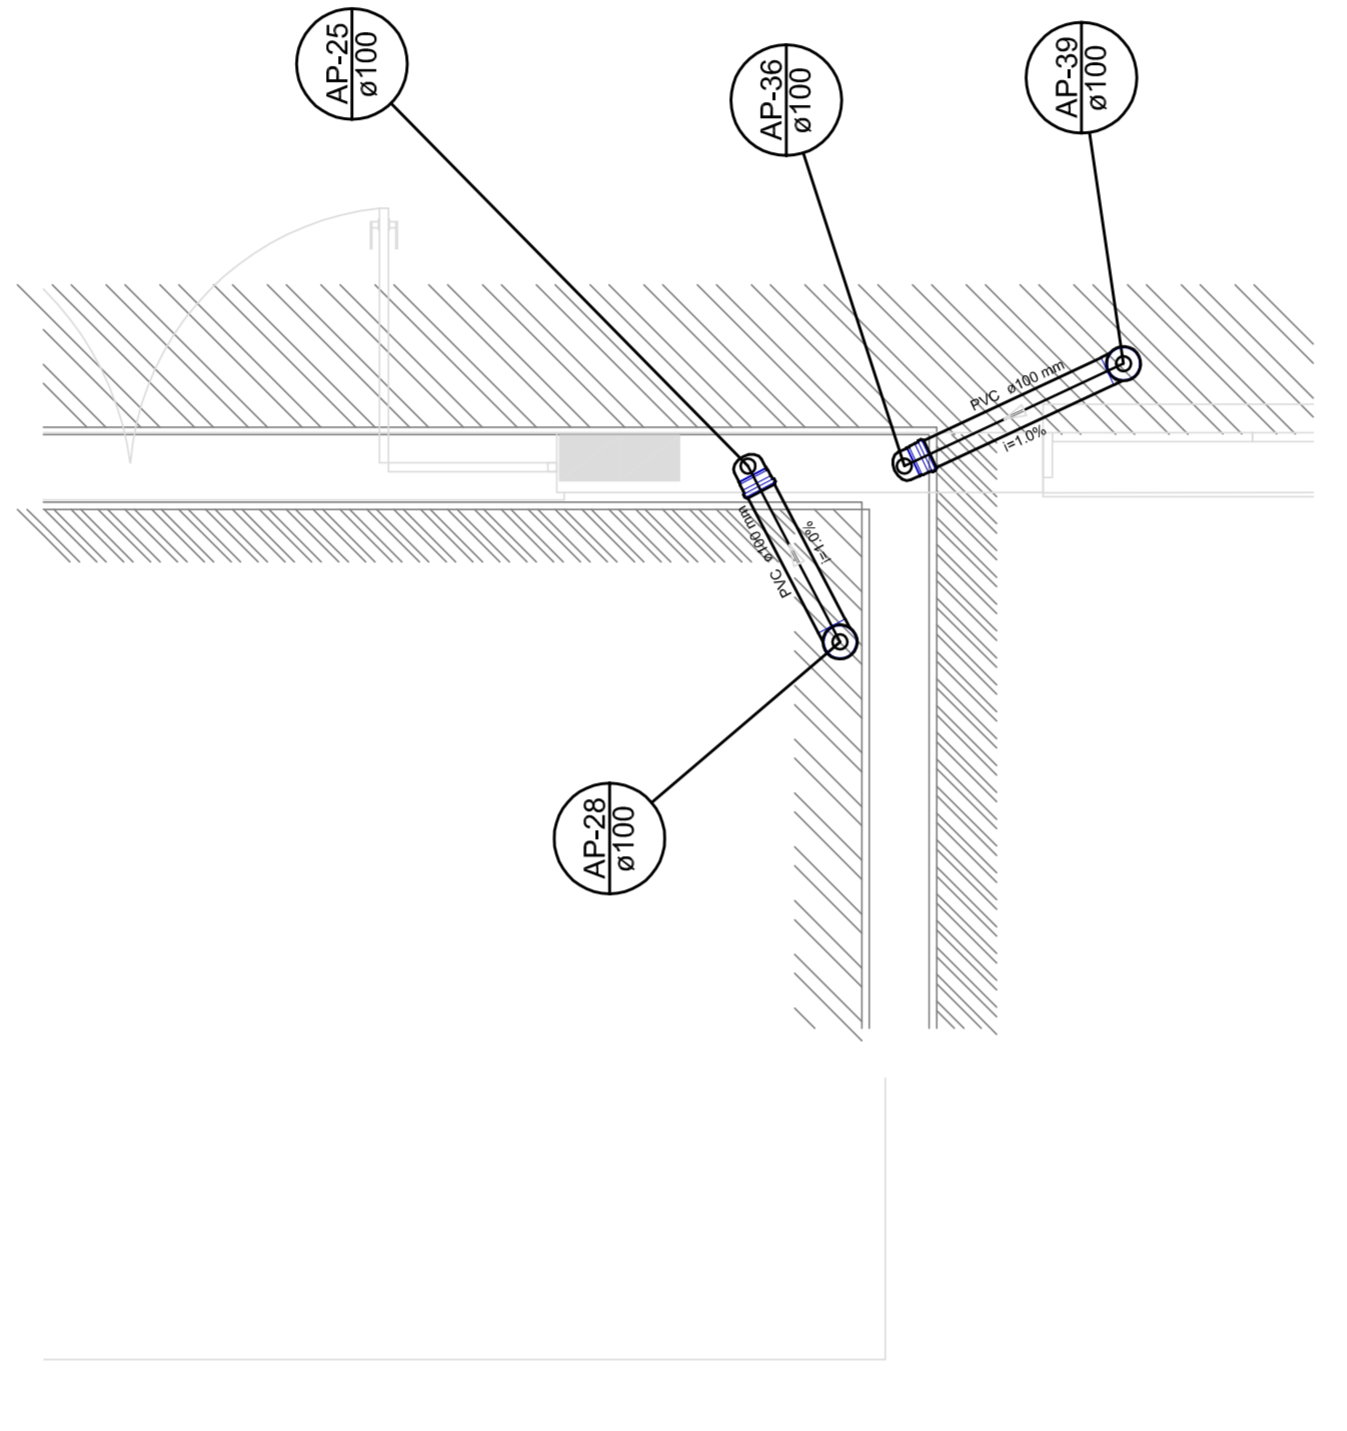


Detalle S7
escala 1:25

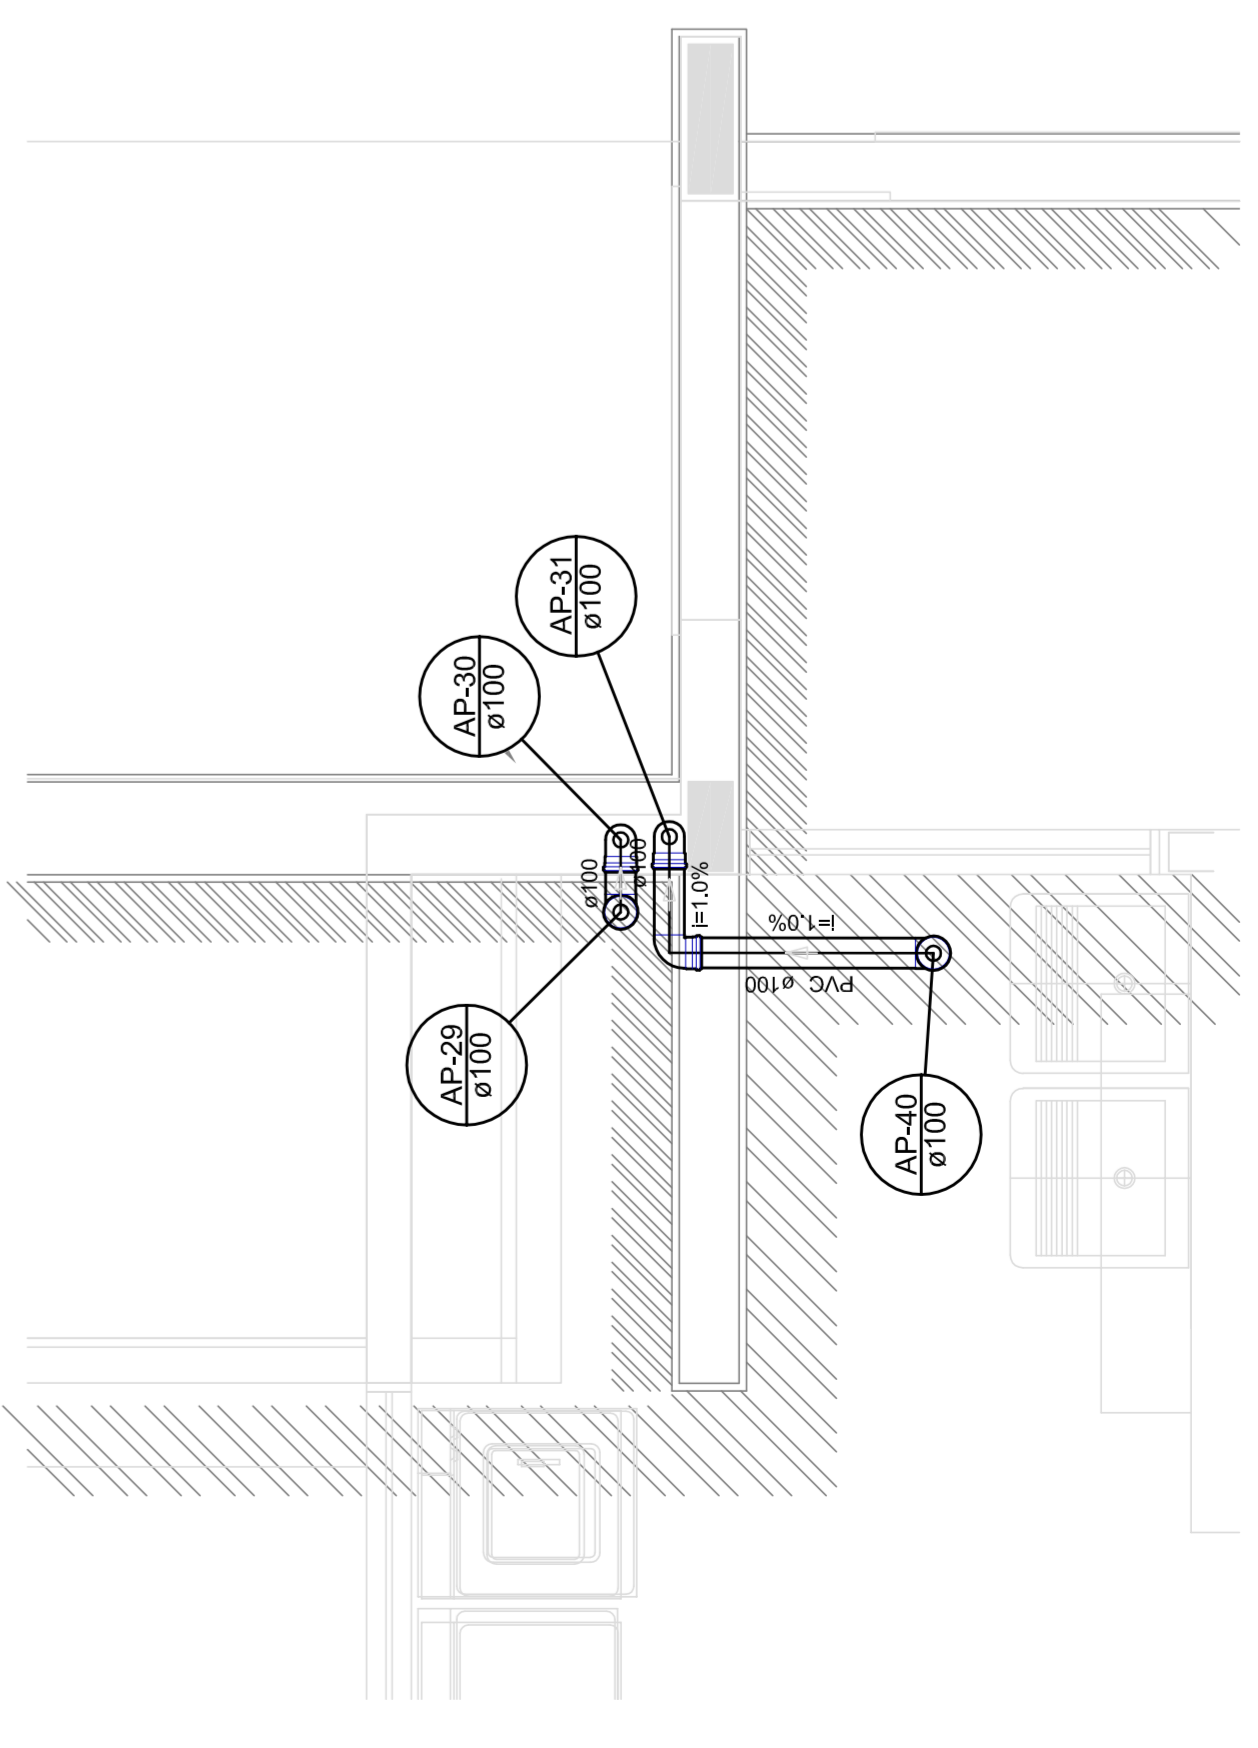

Detalle S8
escala 1:25

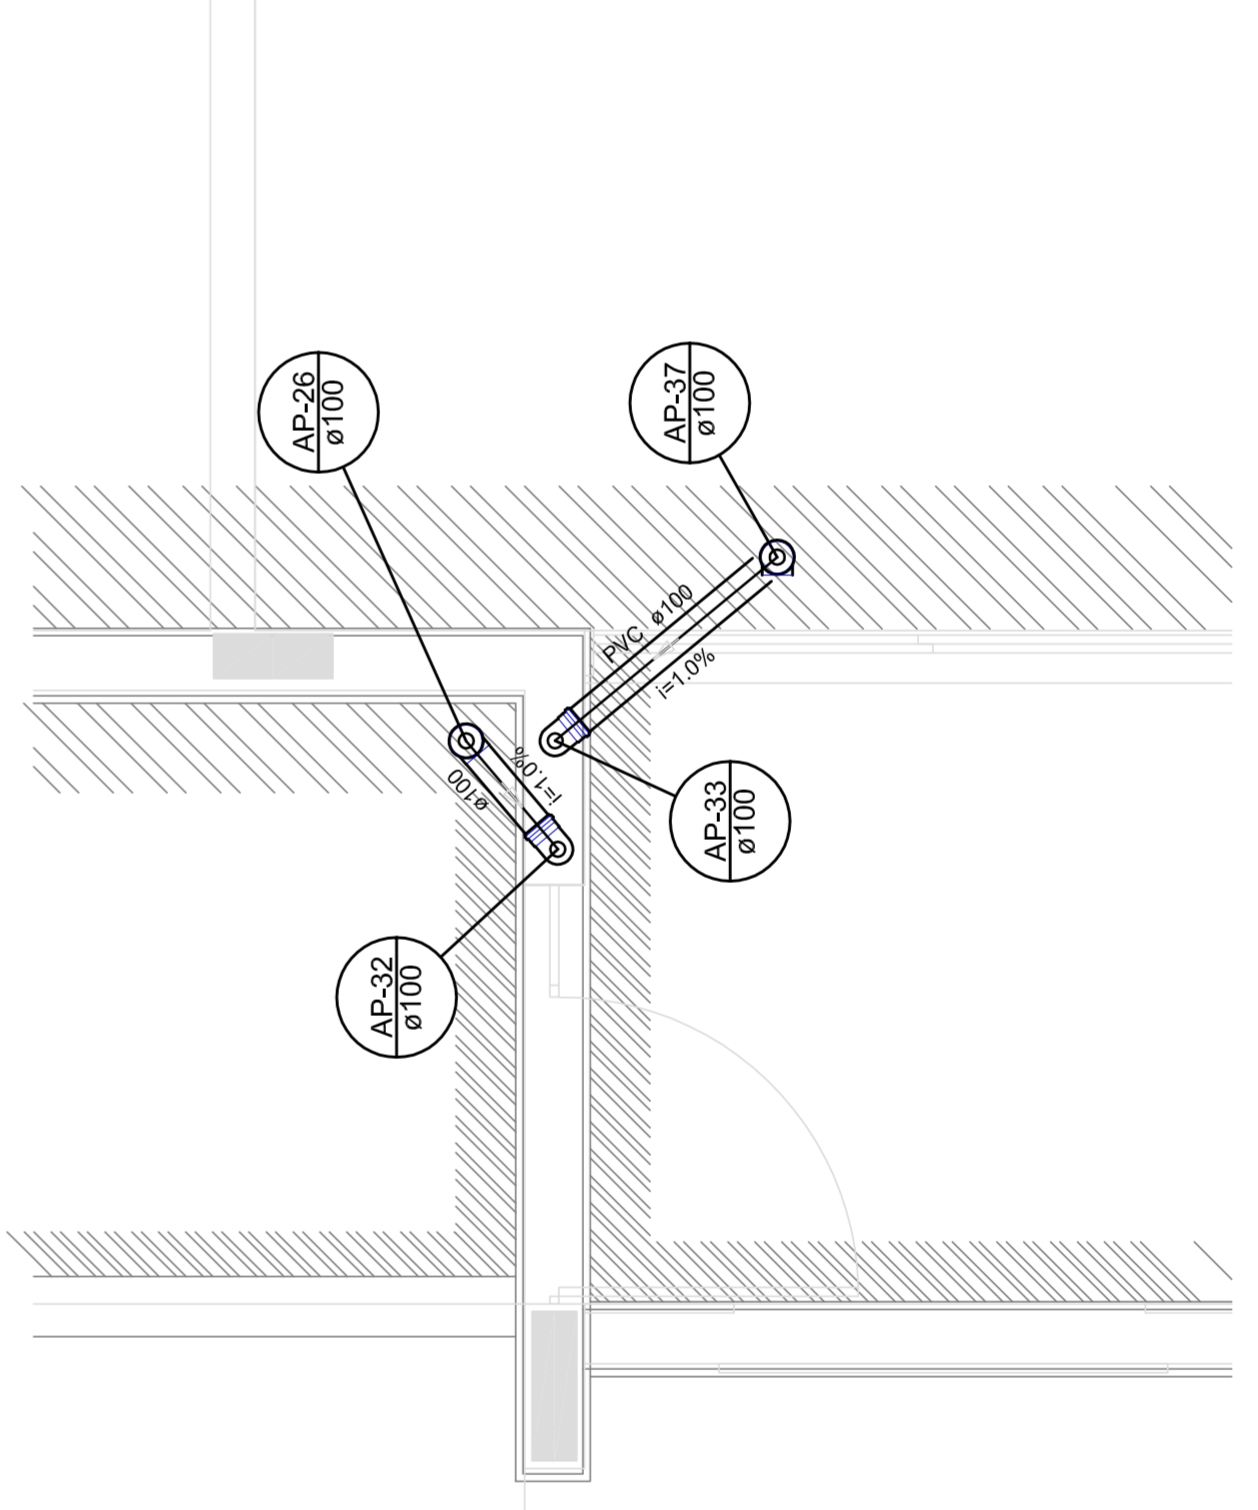


Detalle S9
escala 1:25

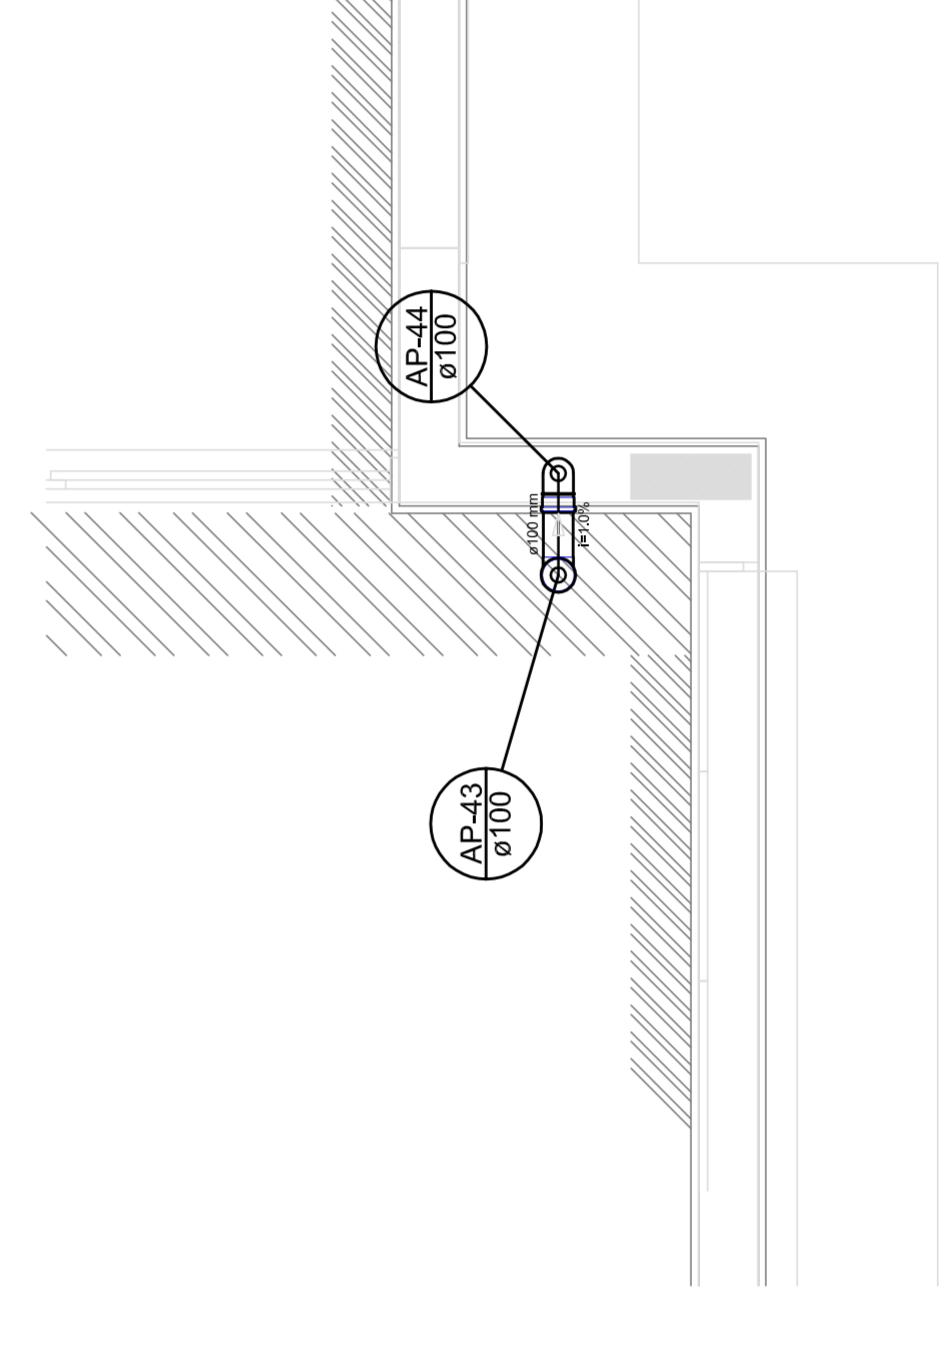


Detalle S10
escala 1:25

LEGENDA	
	CAI
CASA DE AREIA PUNTAI SIMBLES	
	JARDIM 45
	JARDIM 45 - BORDO
	JARDIM 90
	JARDIM 90 - COLUMA
	JARDIM 90 - BORDO
	CURVA 90 DIFUSA - BORDO
	JUNTAS SIMBLES
	T. SANTIAGO
	RAJOS PUNTAI

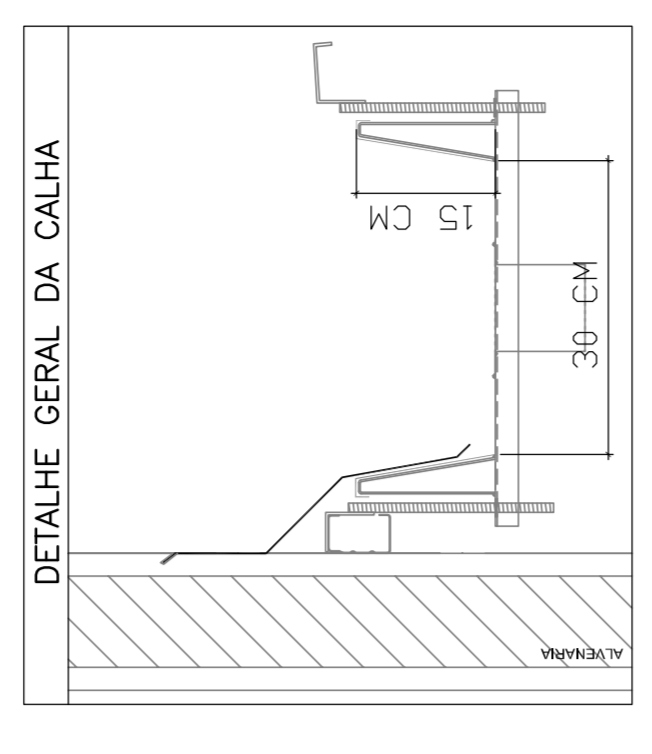

PROJETO PADRÃO - FNDE	
PROPRIETÁRIO: :	
ENDEREÇO:	
MUNICÍPIO - UF:	
PROPRIETÁRIO	
RESP. TÉCNICO	CREA
AUTOR DO PROJETO	CAU
DUFO	CREA
OBSERVAÇÕES:	
PROJETO EXECUTIVO	
PROGRAMA PROINFÂNCIA - PROJETO TIPO 1	
PROJETO DE INSTALAÇÕES	
COORDENAÇÃO CGEST - Coordenação Geral de Infraestrutura Educativa	DETALHES PONTOS DE TRANSIÇÃO
REVISÃO R.00	ESCALA T25
FORMATO (564x1520)	DATA EMISSÃO 20/03/2015
	PÁGINA 03/04



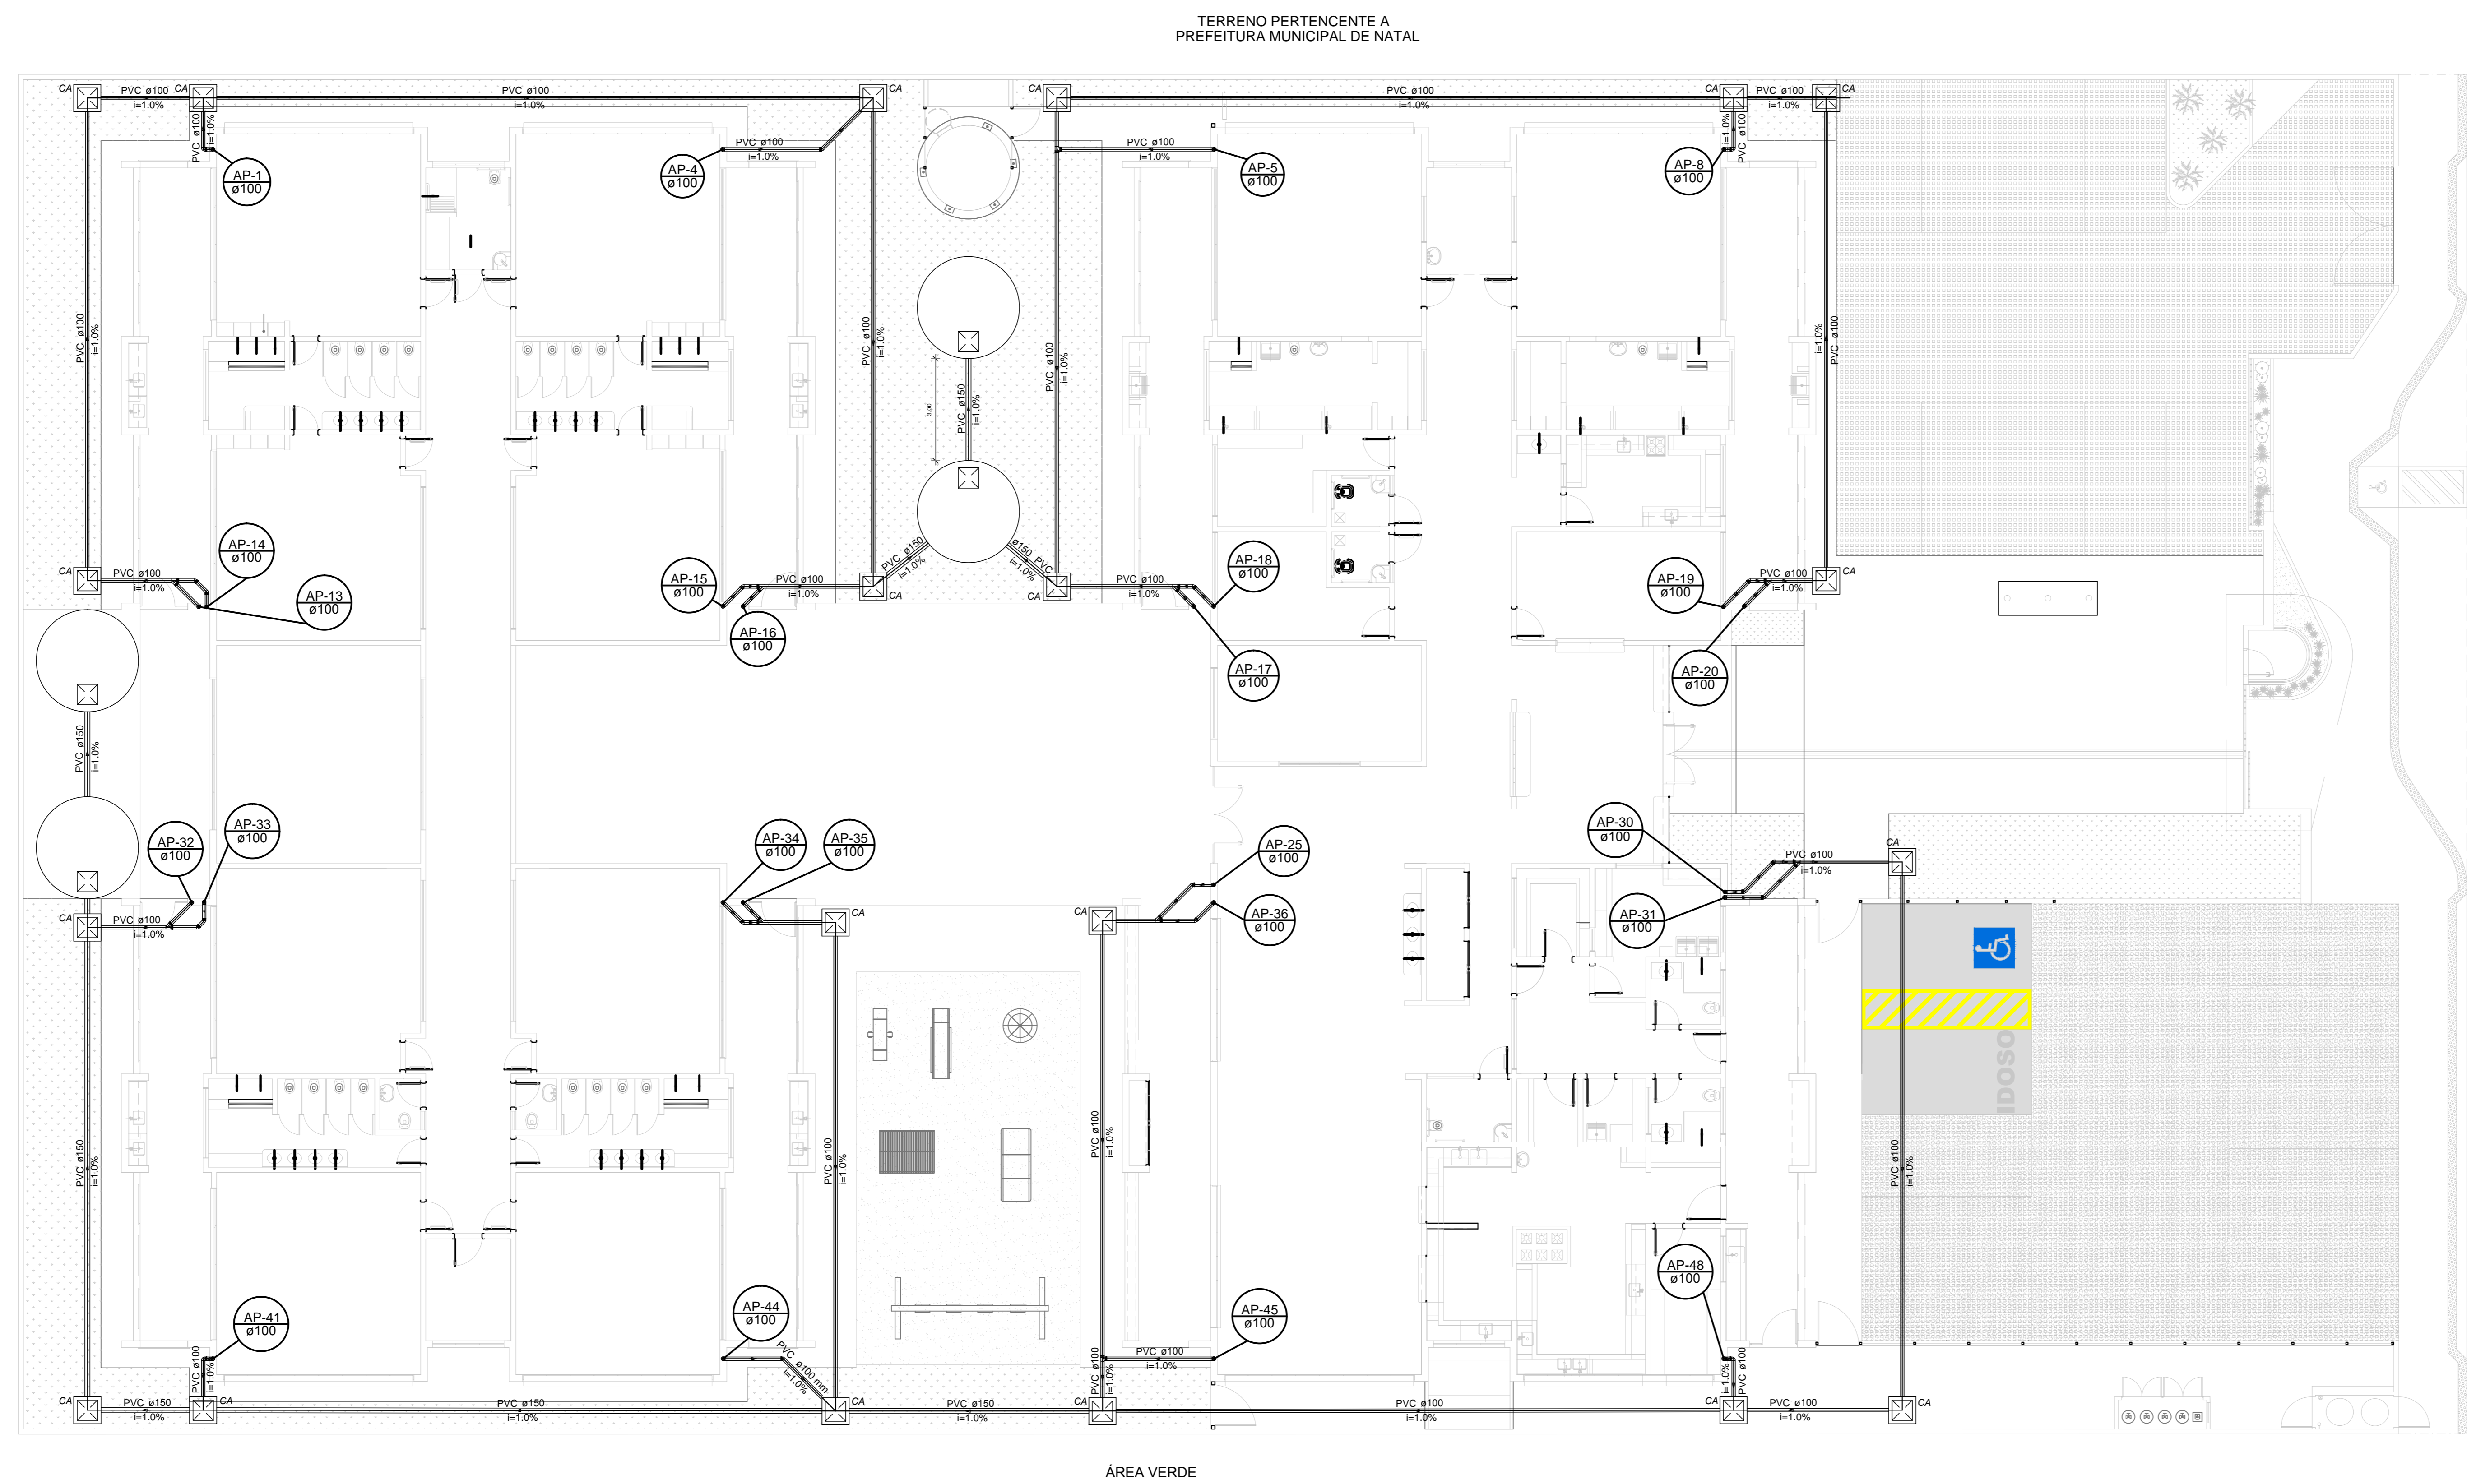


PLANTA BAIXA
ESC.....1/100

OBSERVAÇÕES:

- Verificar taxa de infiltração do lote
- Tx. infiltr. estimada: 60L/m².h
- Intensidade pluviométrica adotada: 120mm/h

LEGENDA	
	CAIXA DE AREIA PLUVIAL SIMPLES
	SUMIDOURO COM TAMPA DE INSPEÇÃO
	JOELHO 45
	JOELHO 45- DESCE
	JOELHO 90
	JOELHO 90- COLLUNA
	JOELHO 90- DESCE
	CURVA 90 CURTA- DESCE
	JUNÇÃO SIMPLES
	TE SANITÁRIO
	RALOS FLUVAIS

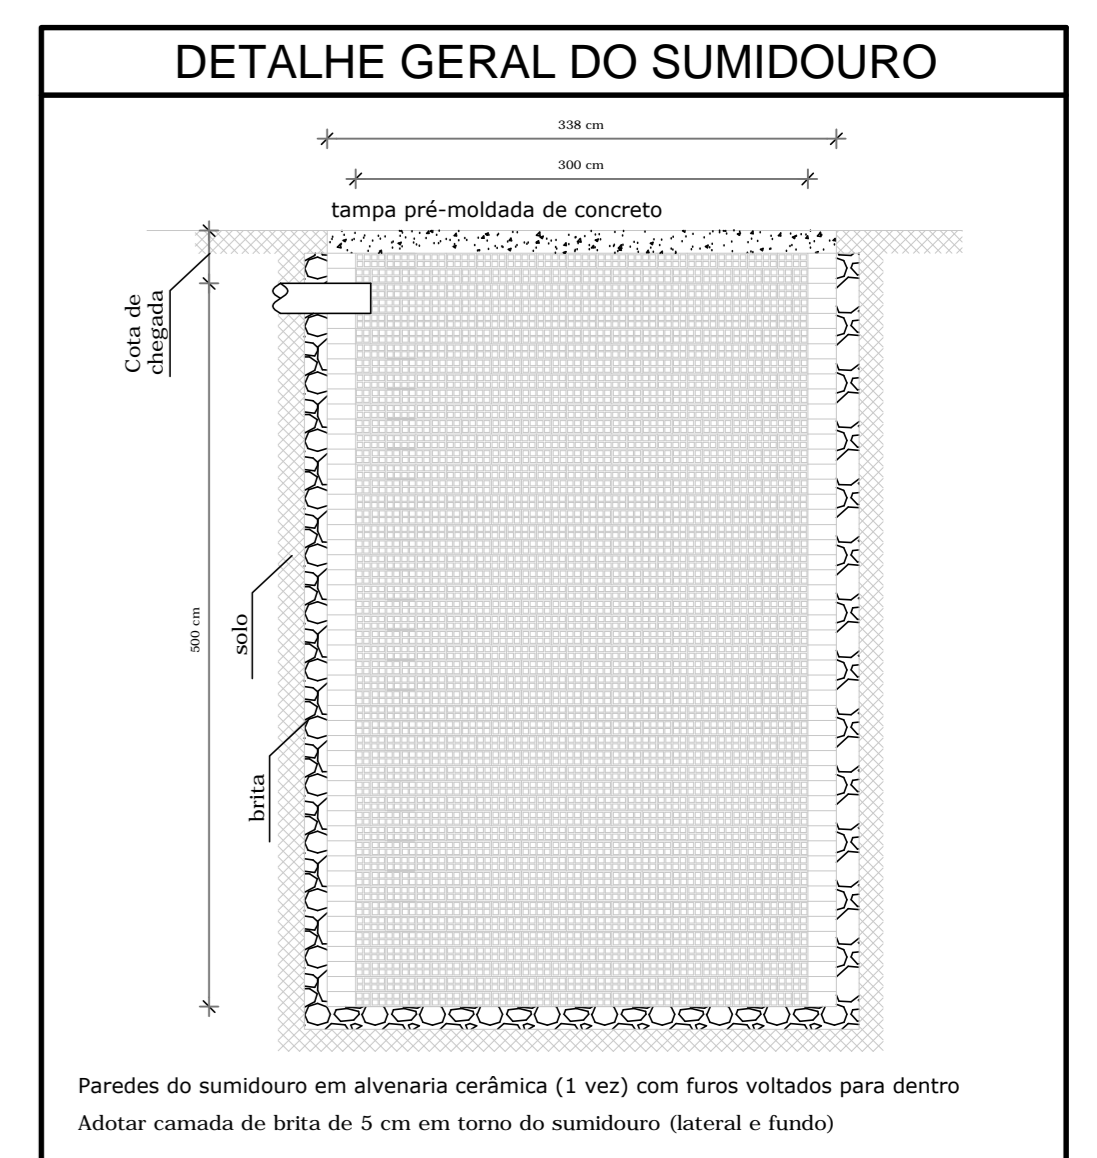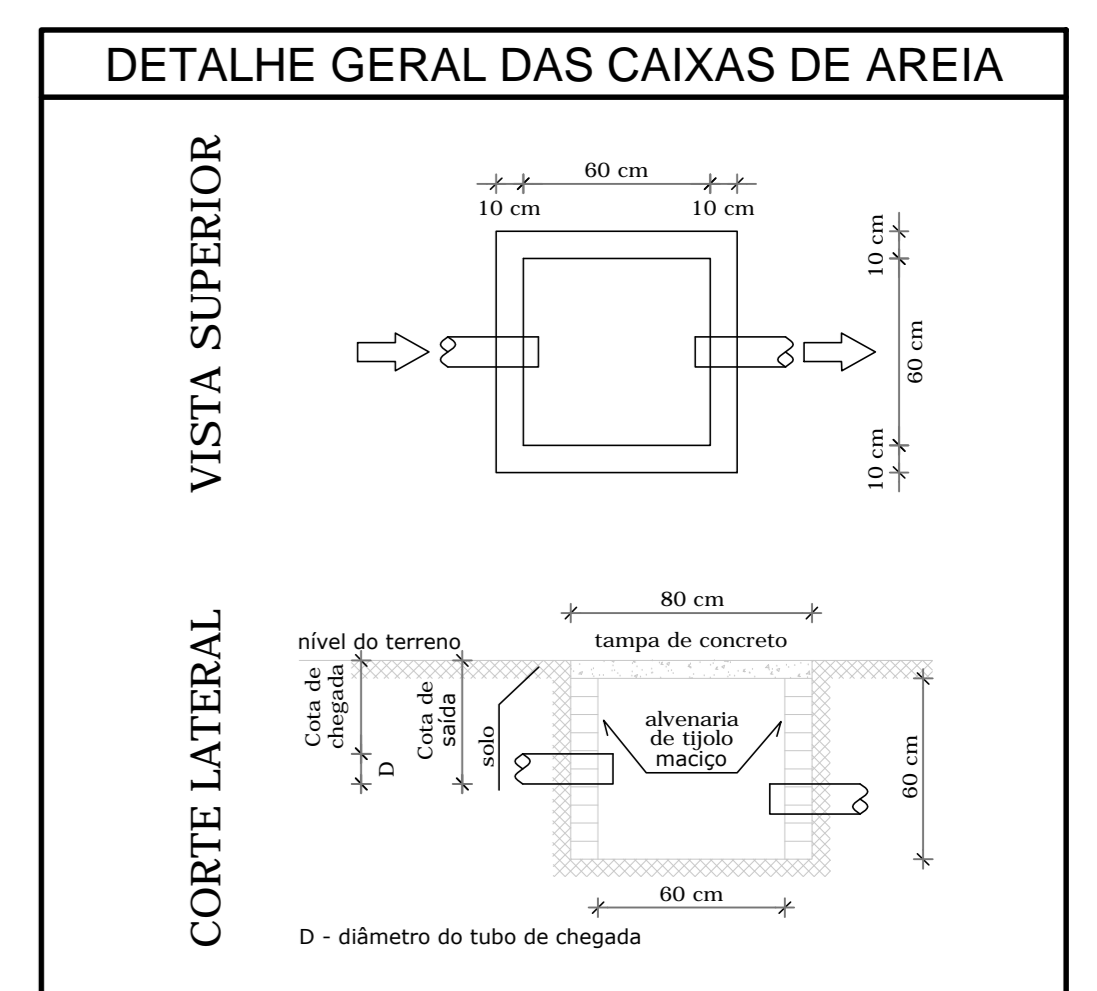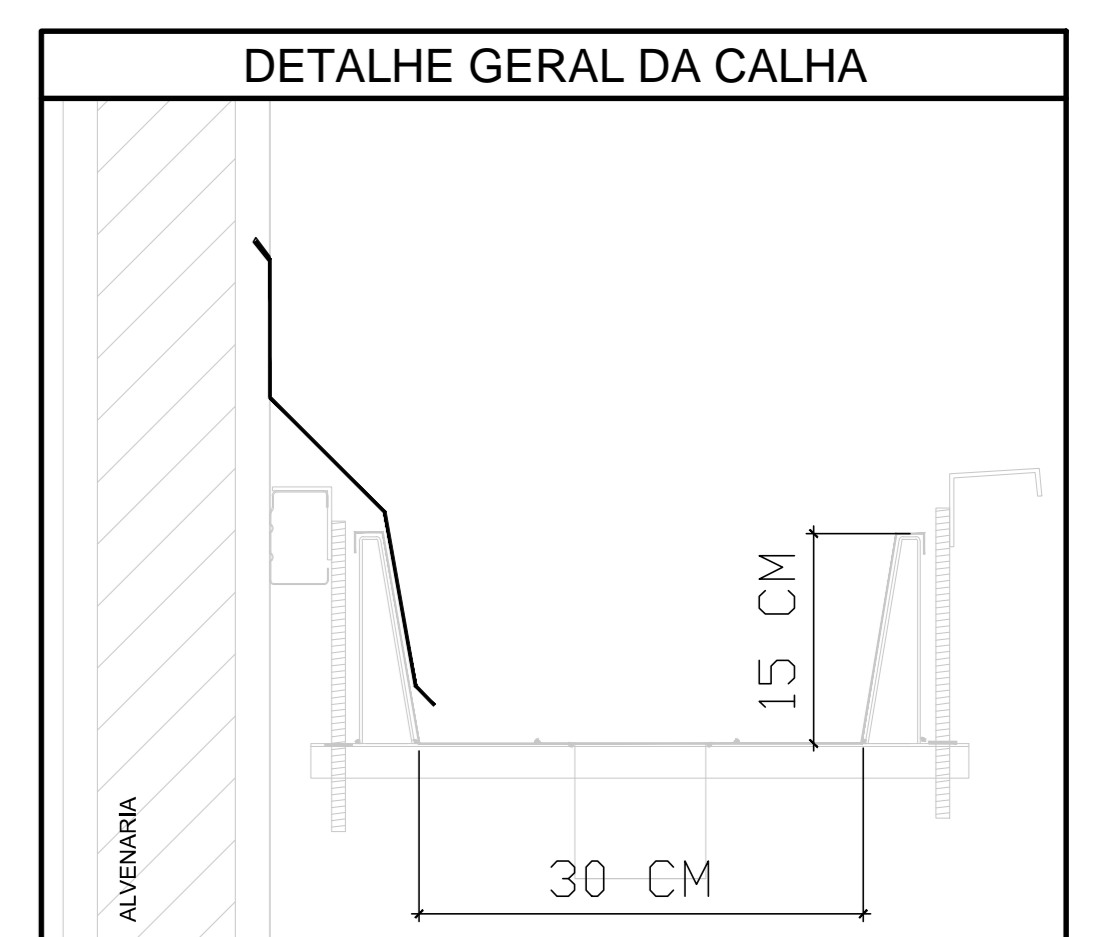

PREFEITURA MUNICIPAL DO NATAL SECRETARIA MUNICIPAL DE EDUCAÇÃO		PRANCHAS: 04/04
CMEI TIPO 1_FNDE		ESCALA: INDICADAS
PLANTA DE LANÇAMENTO DA REDE PLUVIAL		DATA: JAN / 2016
RUA NOVA GUARAPES, S/N - GUARAPES - NATAL/RN		ADAPTAÇÃO: ANDRÉ CARVALHO
PROJETO DE ADAPTAÇÃO	REVISÃO	APROVAÇÃO