


LEGENDA	
	CAIXA DE REDE PLUVIAL SIMPLES
	REDUZO 45
	REDUZO 45- EDGE
	REDUZO 90
	REDUZO 90- COLUNA
	REDUZO 90- EDGE
	REDUZO 90- EDGE- EDGE
	JUNÇÃO SIMPLES
	TE SANITÁRIO
	RAJOL PLUVIAL

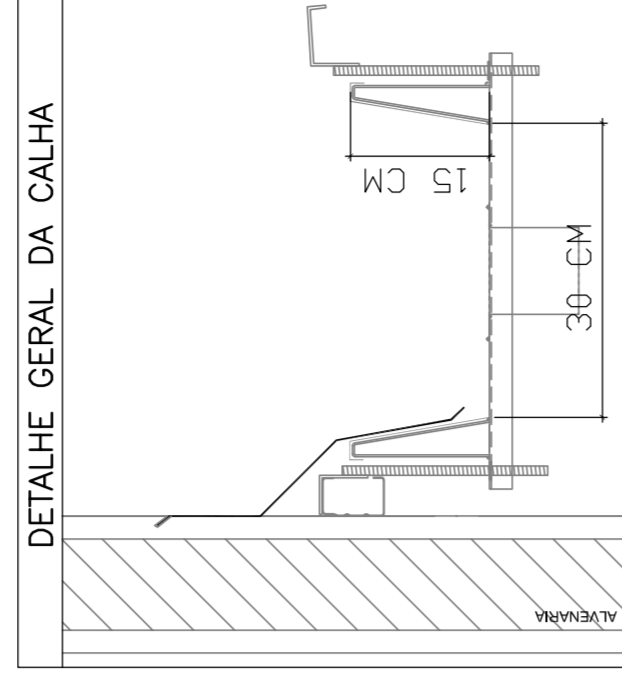


PROJETO PADRÃO - FNDE


PROPRIETÁRIO: :
 ENDEREÇO: :
 MUNICÍPIO - UF: :
 PROPRIETÁRIO: :
 RESP. TÉCNICO: CREA :
 AUTOR DO PROJETO: CAU :
 DUTO: CREA :
 RA

OBSERVAÇÕES:
 PROJETO EXECUTIVO

PROGRAMA PROINFÂNCIA - PROJETO TIPO 1	
PROJETO DE INSTALAÇÕES	
PLANTA DOS PONTOS DE COLETA DA REDE PLUVIAL	
COORDENAÇÃO COGEST - Coordenação Geral de Infraestrutura Educativa	REVISÃO R.00
FORMATO: (684x1050)	ESCALA: 1/75 DATA EMISSÃO: 20/02/2015
	PRONCHIA: 01/04

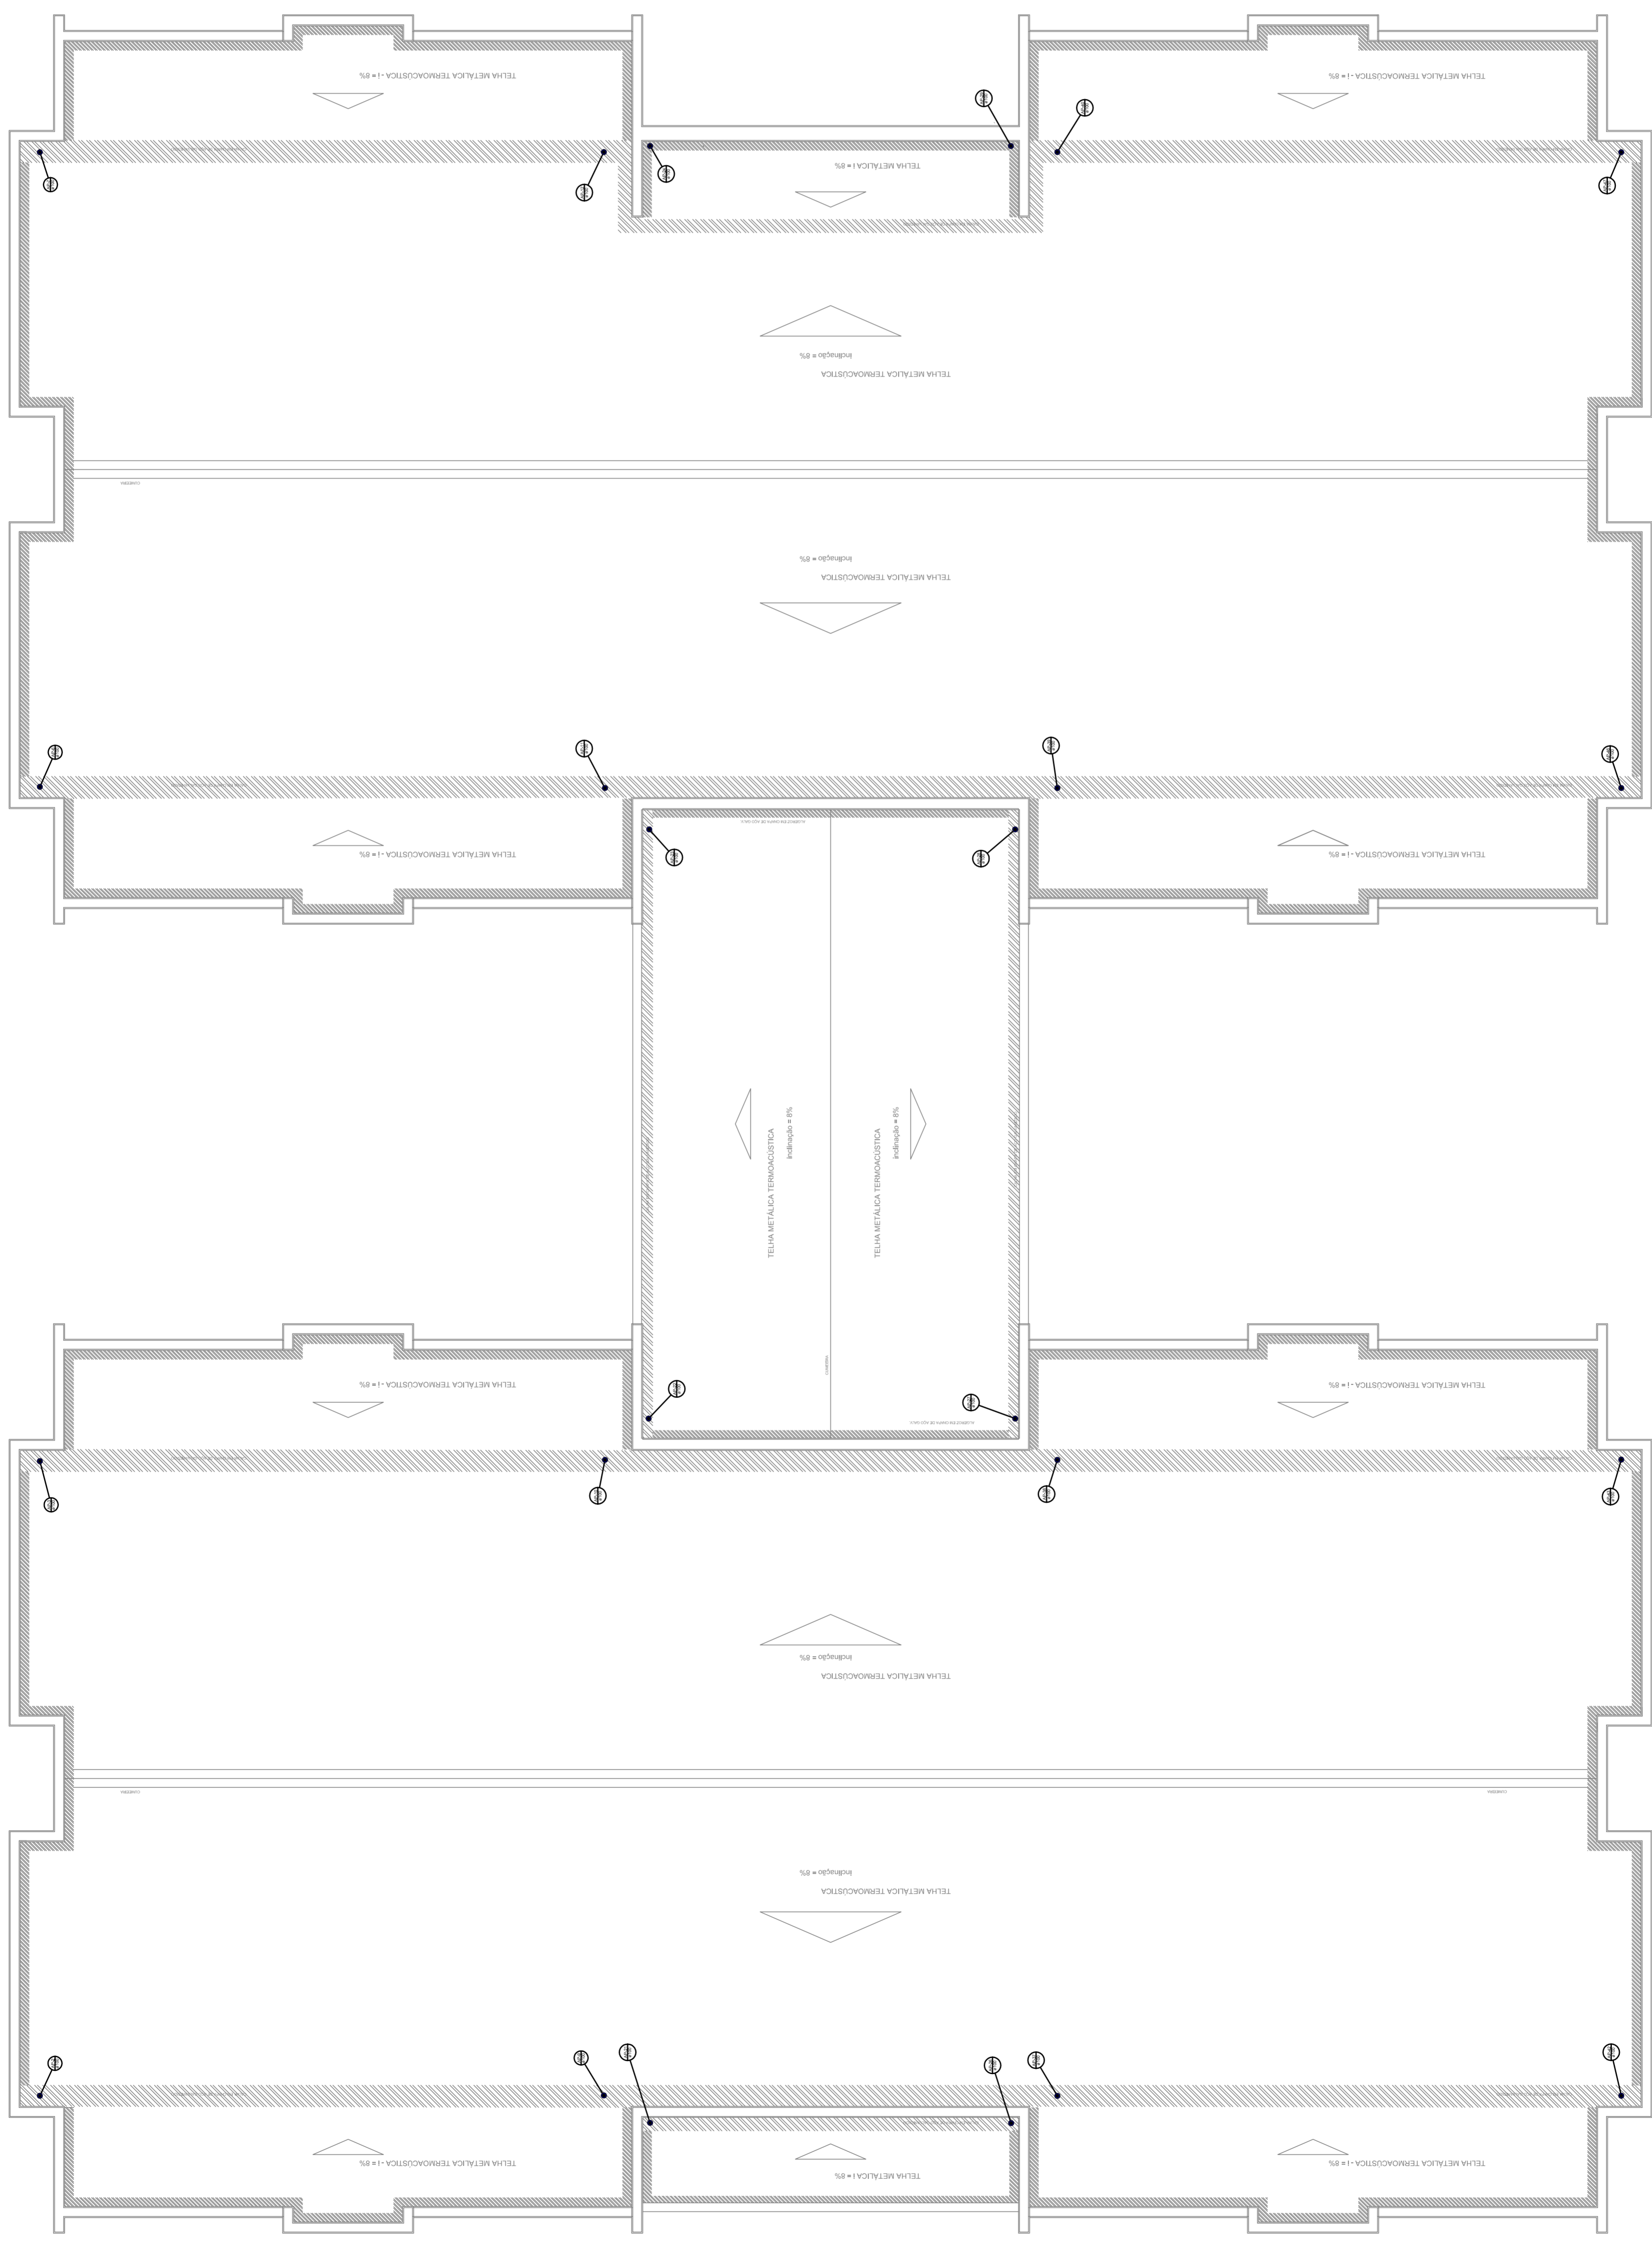


1 PLANTA DE COBERTURA
 ESCALA 1/75

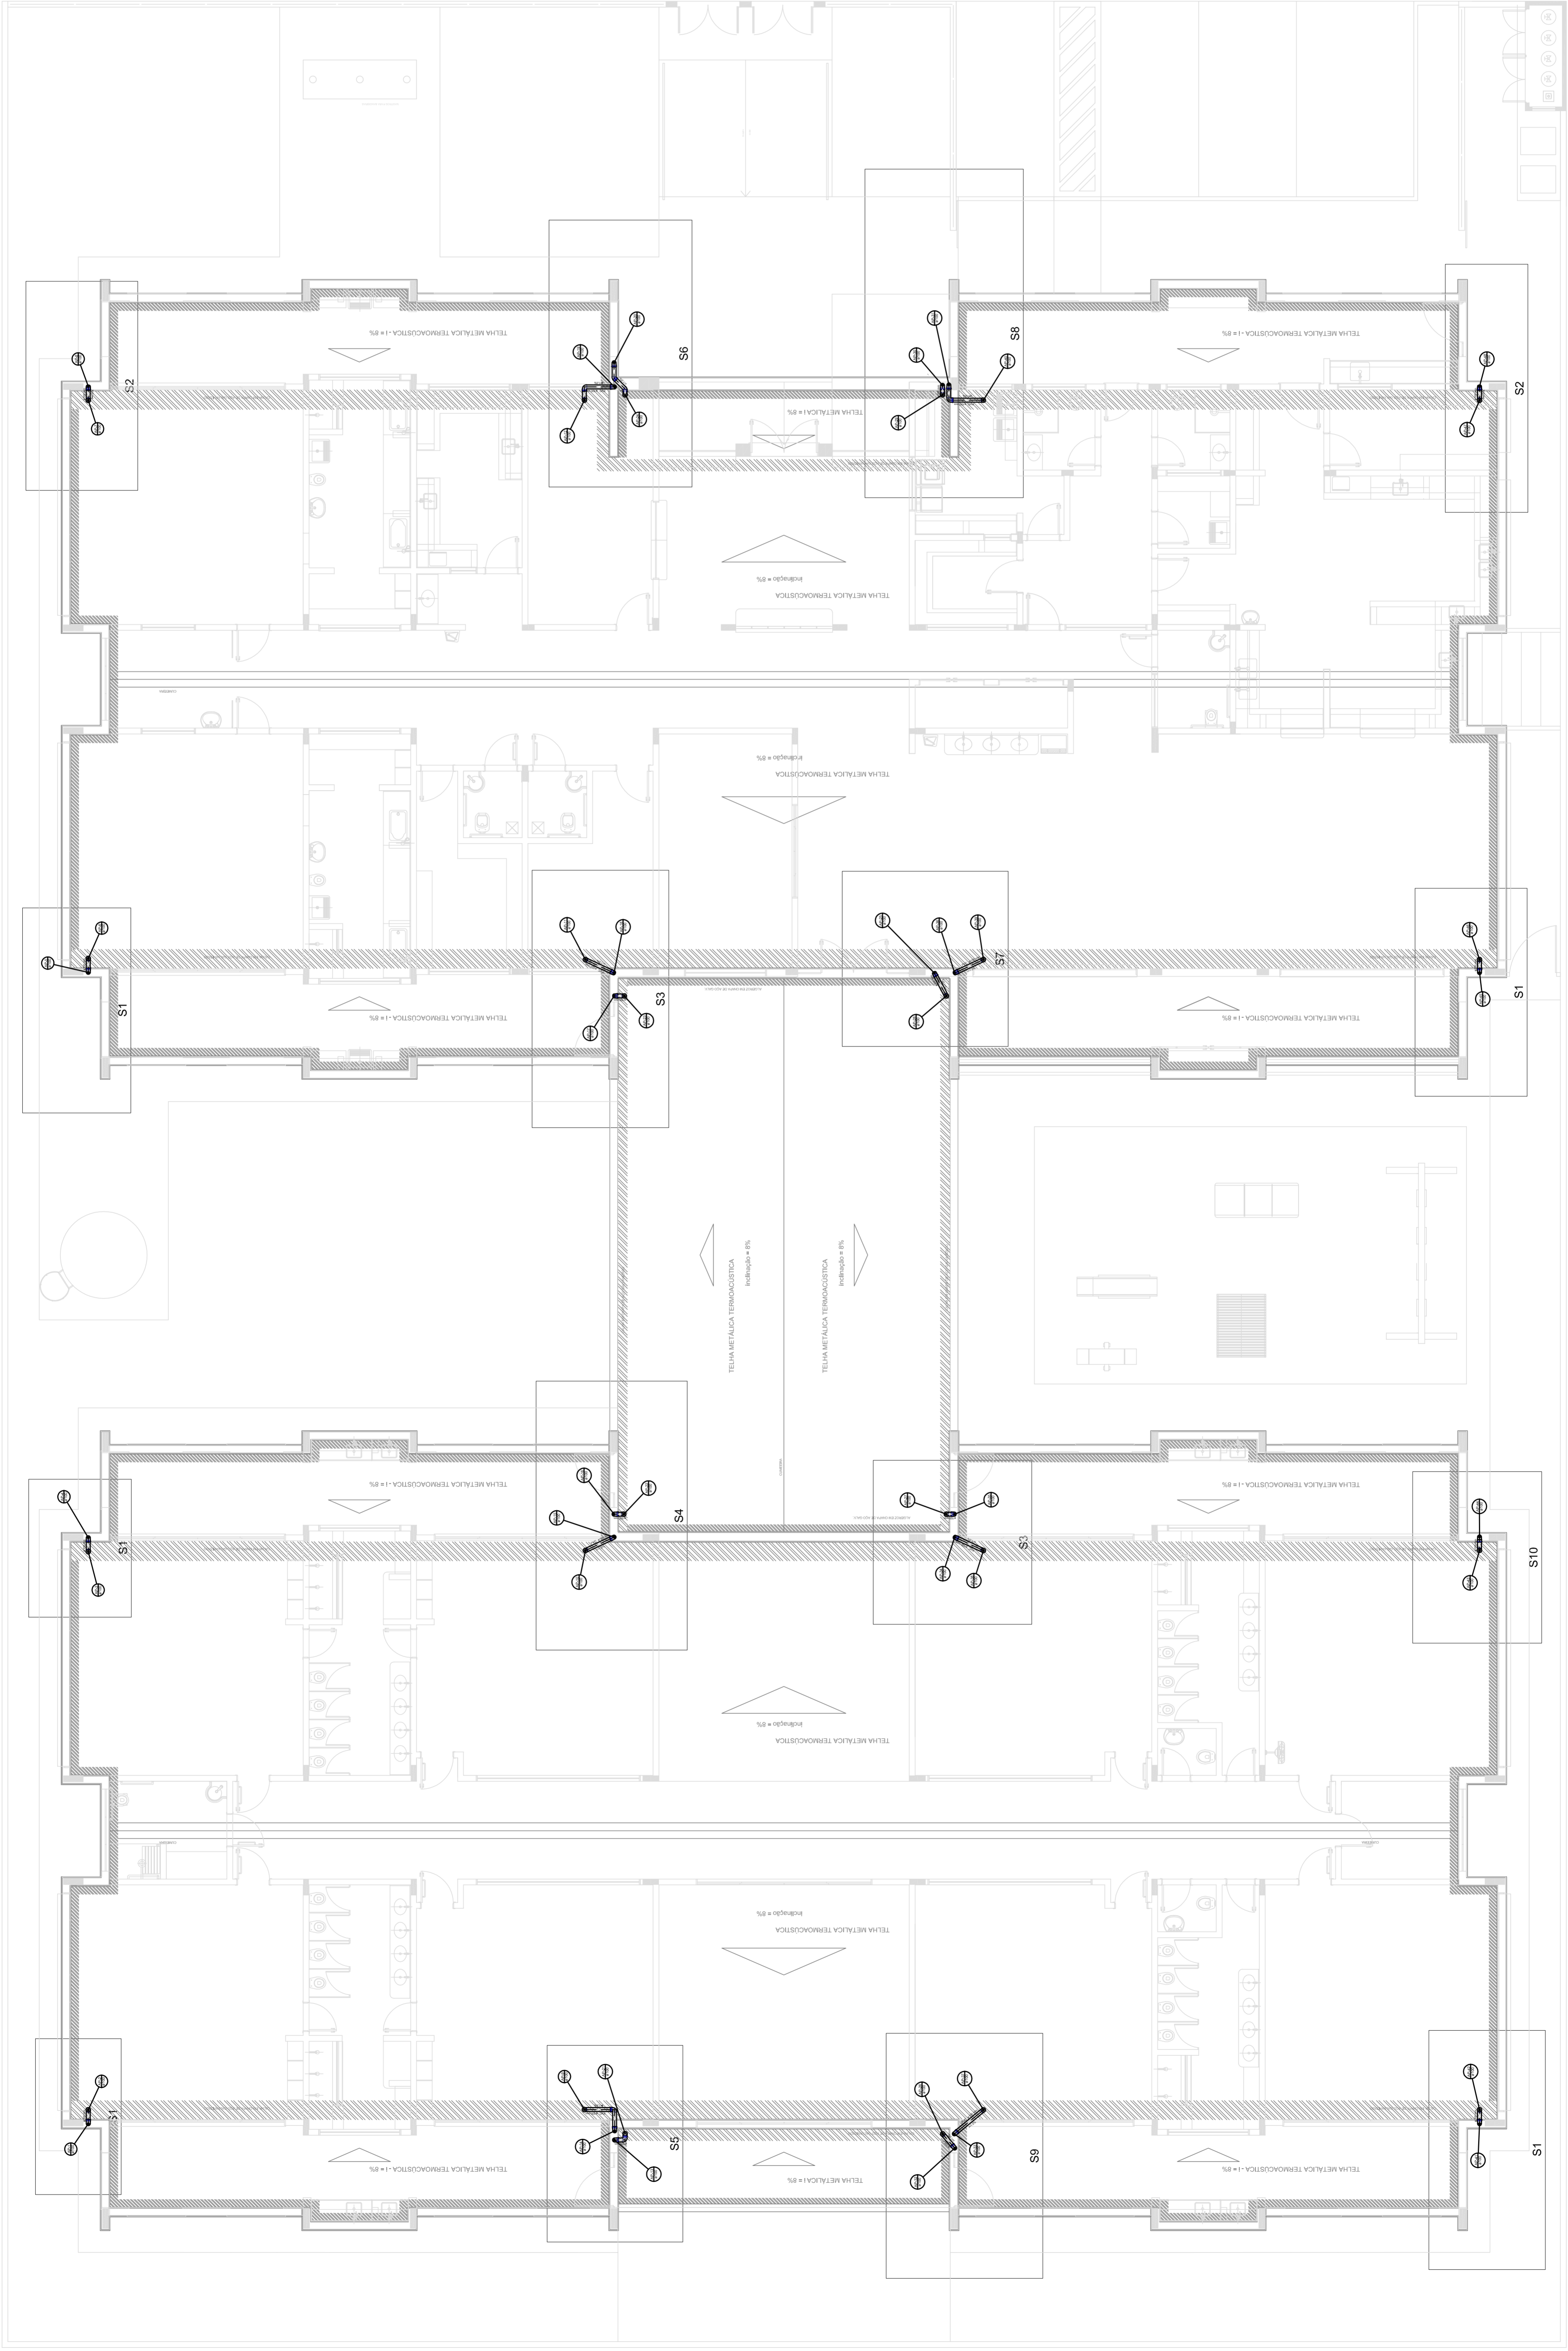

LEGENDA

	CAIXA DE REDE PLUVIAL SIMPLES
	REDEJO 45
	REDEJO 40- DEGRE
	REDEJO 30
	REDEJO 20- COLUNA
	REDEJO 20- DEGRE
	CORONA 20- CORONA- DEGRE
	JUNÇÃO SIMPLES
	T- SANTIAGO
	RAIÃO PLUVIAL

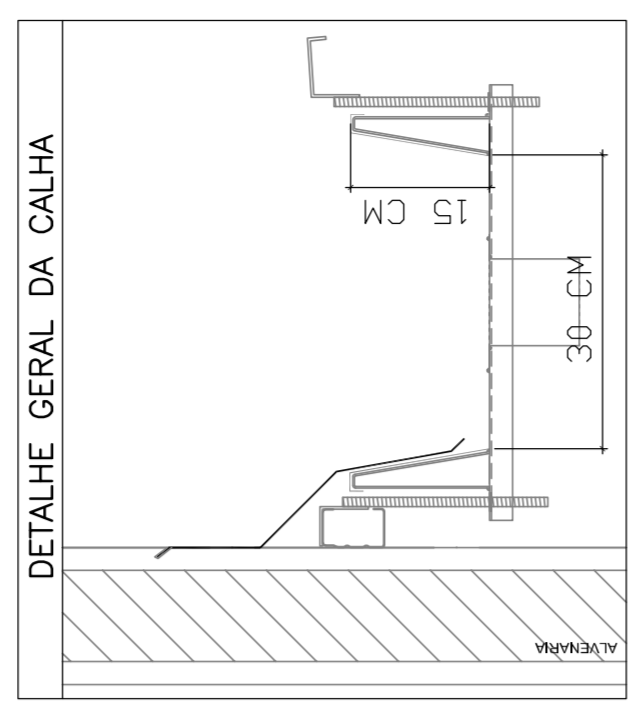

FNDE Fundo Nacional de Desenvolvimento da Educação
BRASIL GOVERNO FEDERAL
 PATRIA EDUCADORA

PROJETO PADRÃO - FNDE

PROPRIETÁRIO: :
 ENDEREÇO:
 MUNICÍPIO - UF:
 PROPRIETÁRIO:
 RESP. TÉCNICO: CREA
 AUTOR DO PROJETO: CAU
 DUFFO: CREA


RA

OBSERVAÇÕES:
PROJETO EXECUTIVO


PROGRAMA PROINFÂNCIA - PROJETO TIPO 1
PROJETO DE INSTALAÇÕES

COORDENAÇÃO: COGEST - Coordenação Geral de Infraestrutura Educacional
 PLANTA DE DESLOCAMENTO DOS PONTOS DE COLETA
 HAP


REVISÃO: R.00
 ESCALA: 1/75
 DATA EMISSÃO: 20/02/2015
 FÓRMATO: (684x1850)
 PÁGINA: 02/04

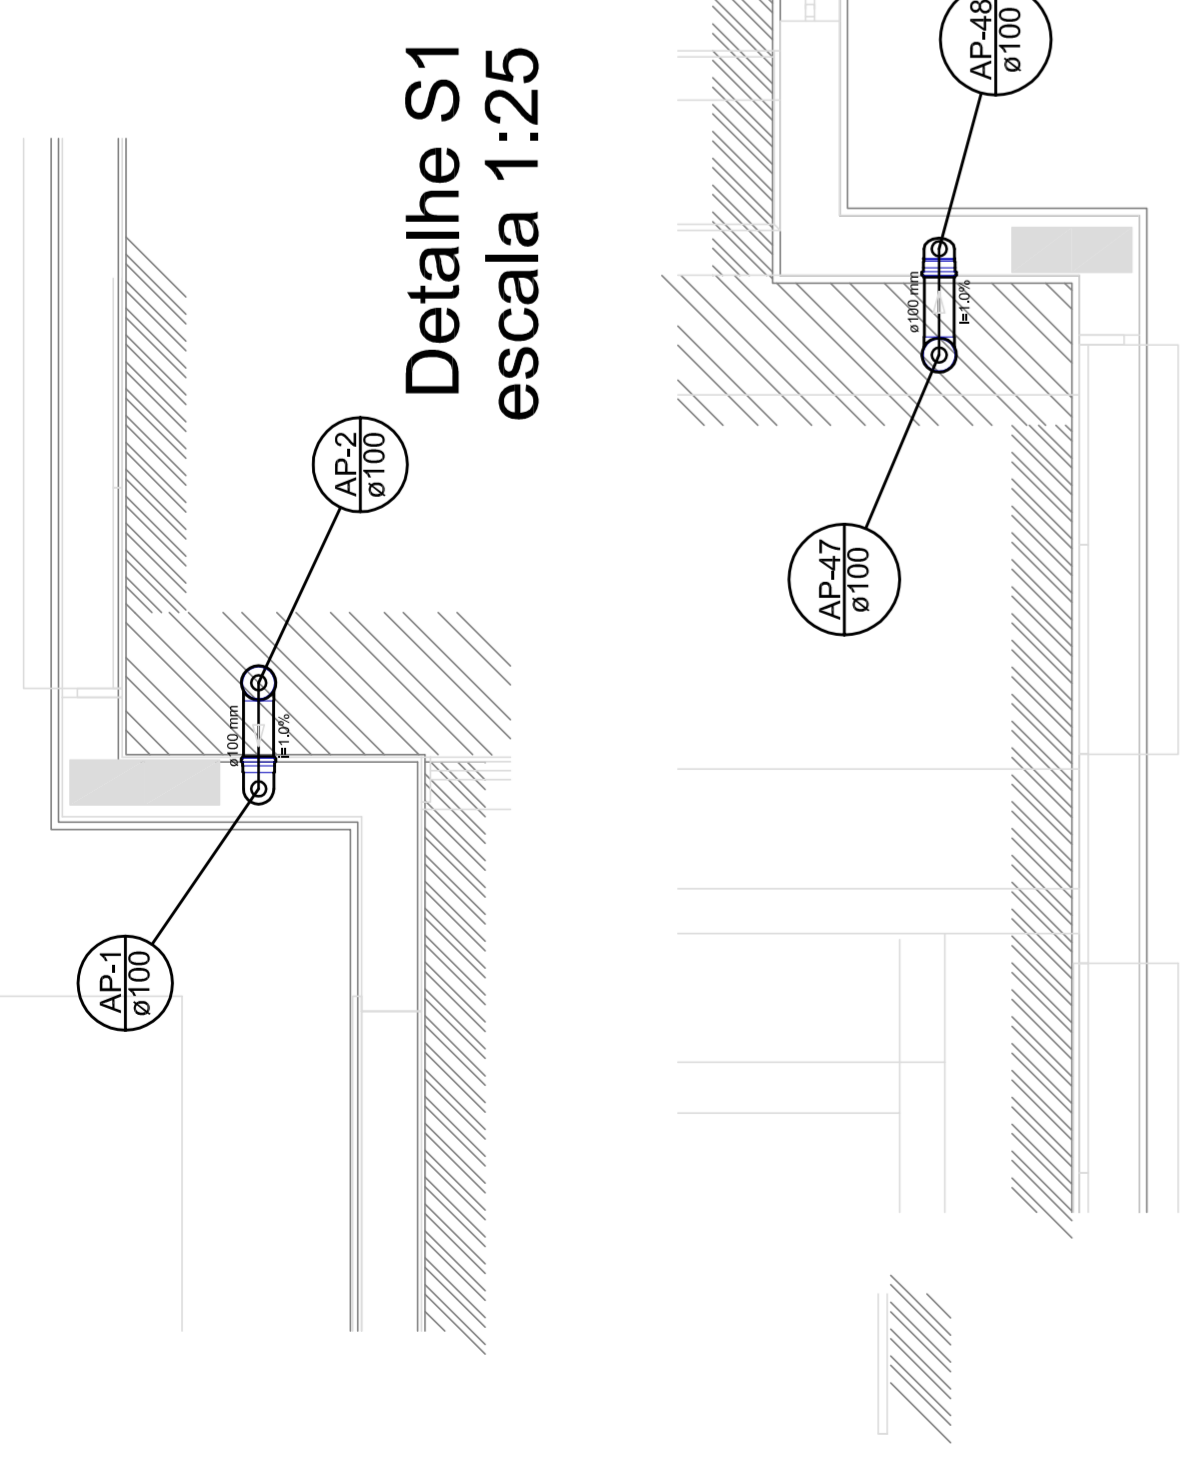


Detalle S1
escala 1:25

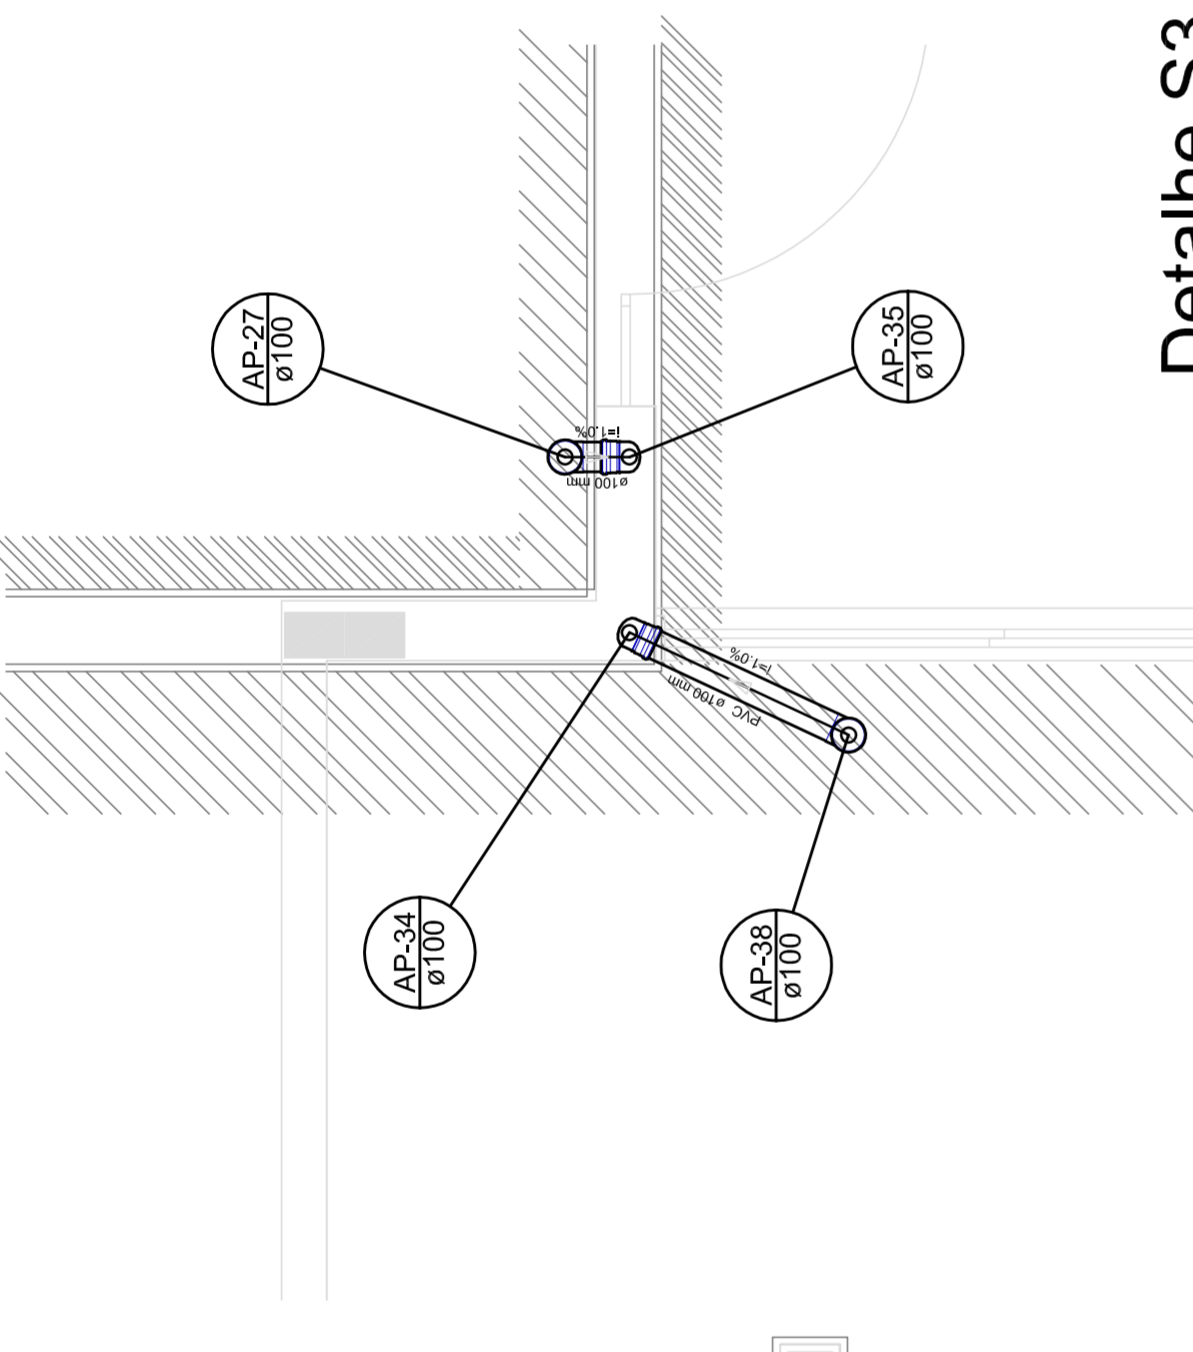


Detalle S2
escala 1:25

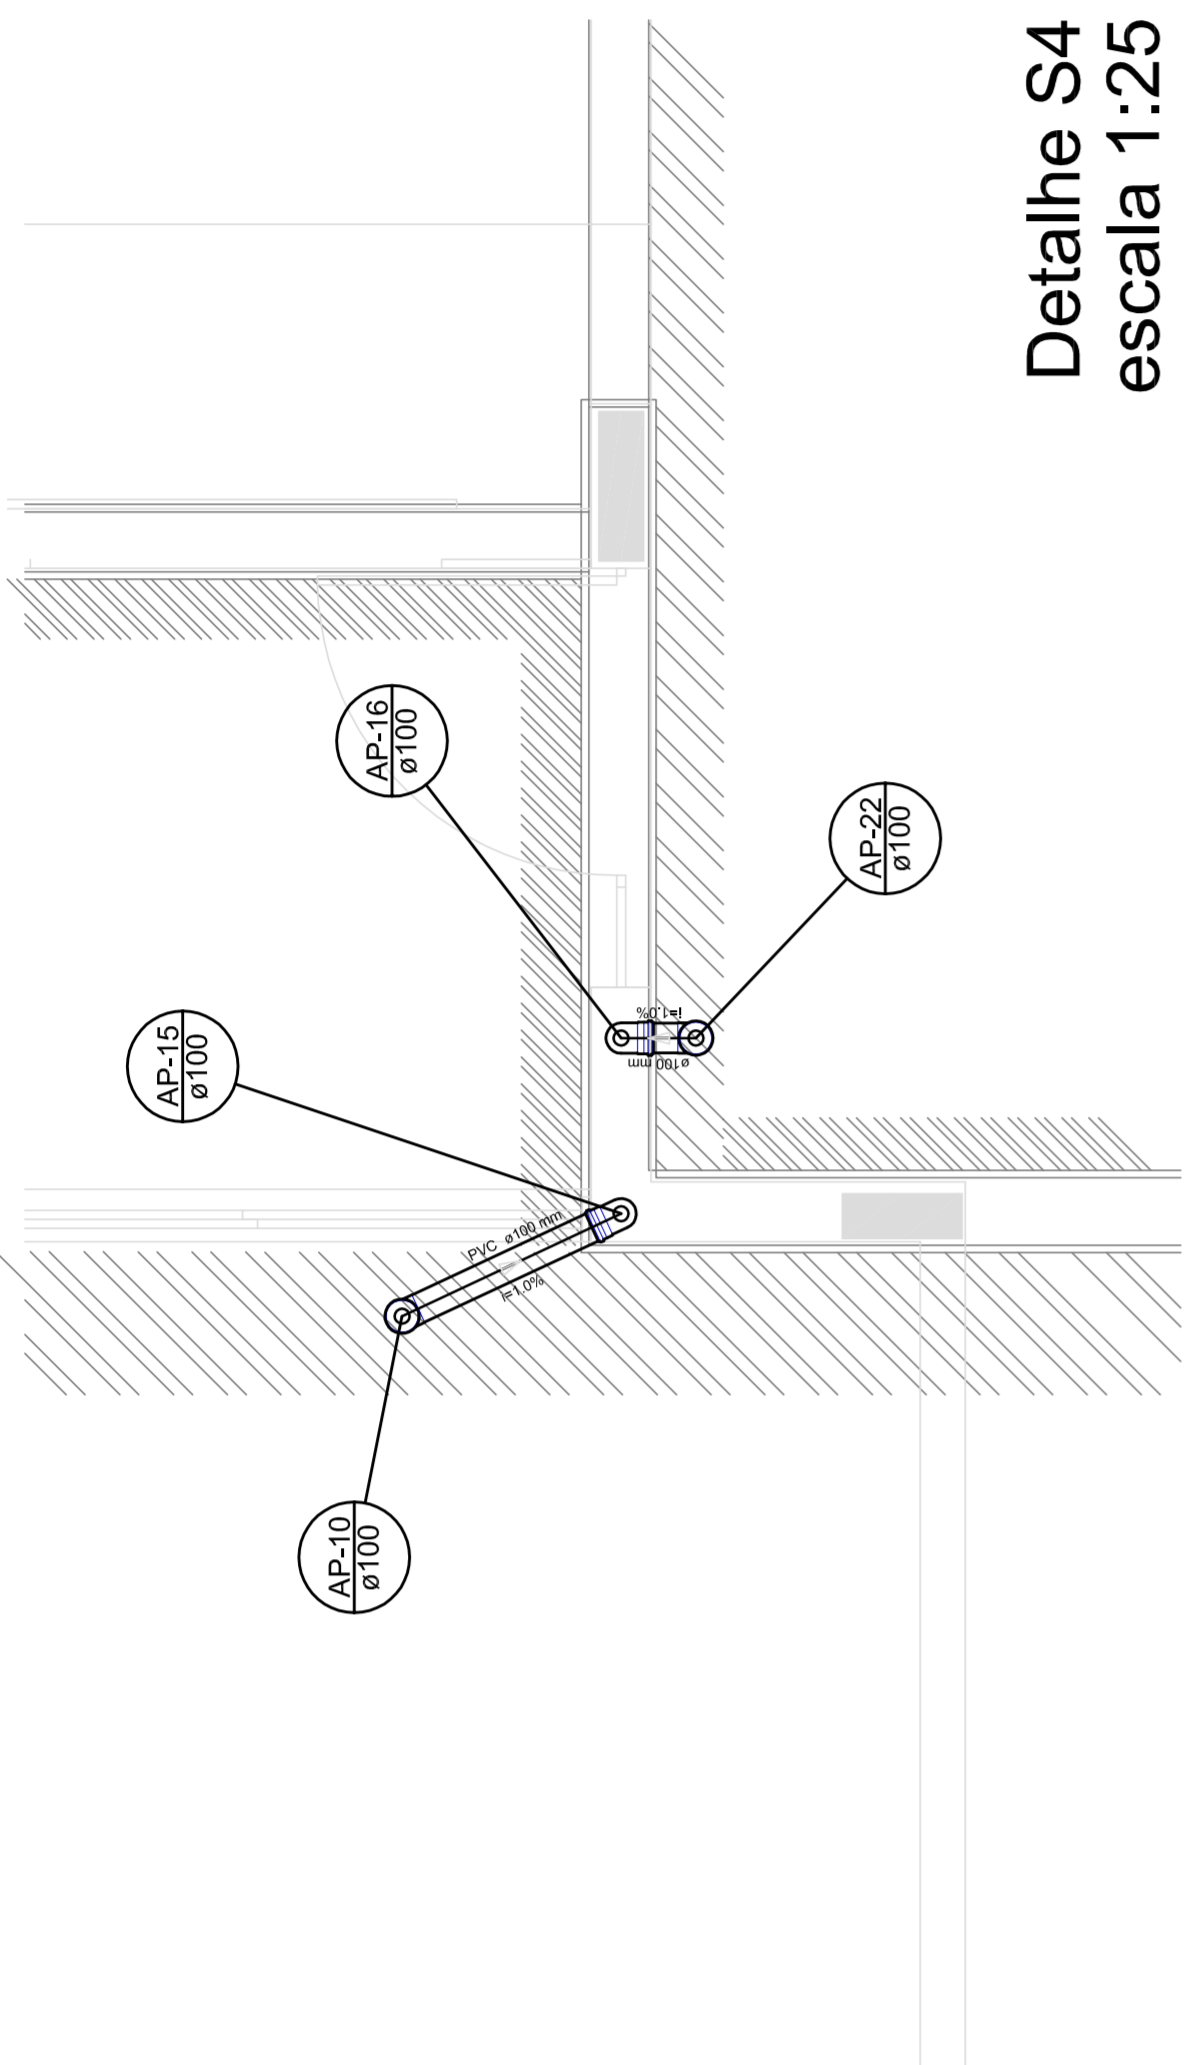


Detalle S4
escala 1:25

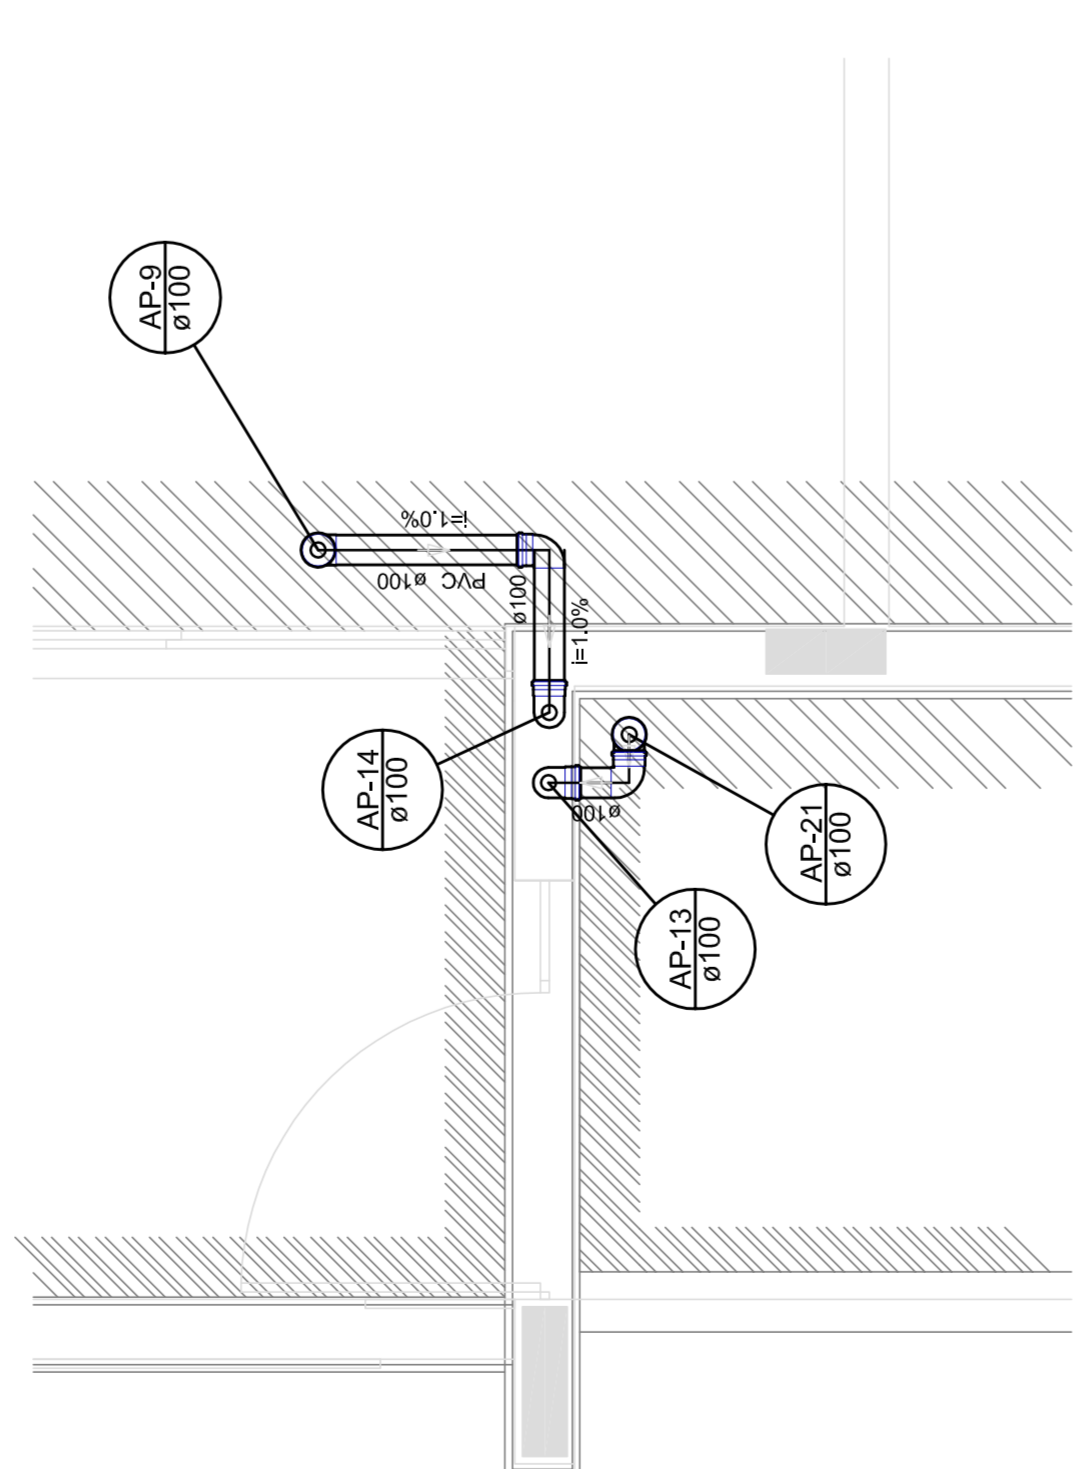


Detalle S5
escala 1:25

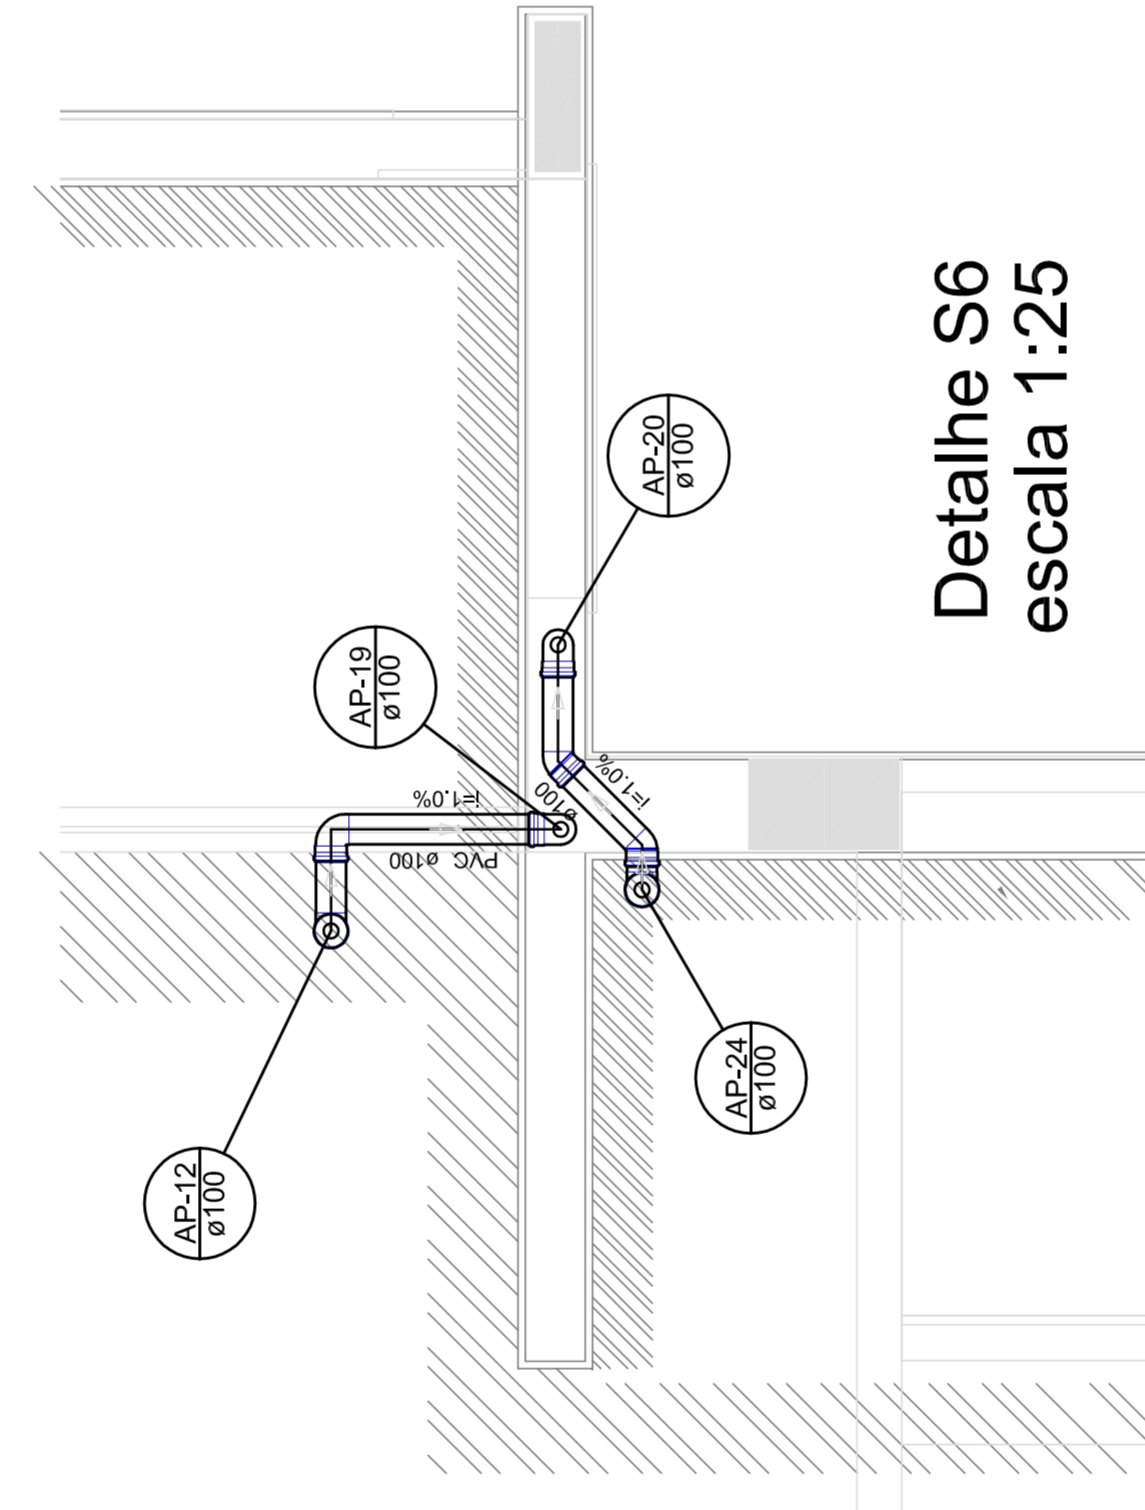


Detalle S6
escala 1:25

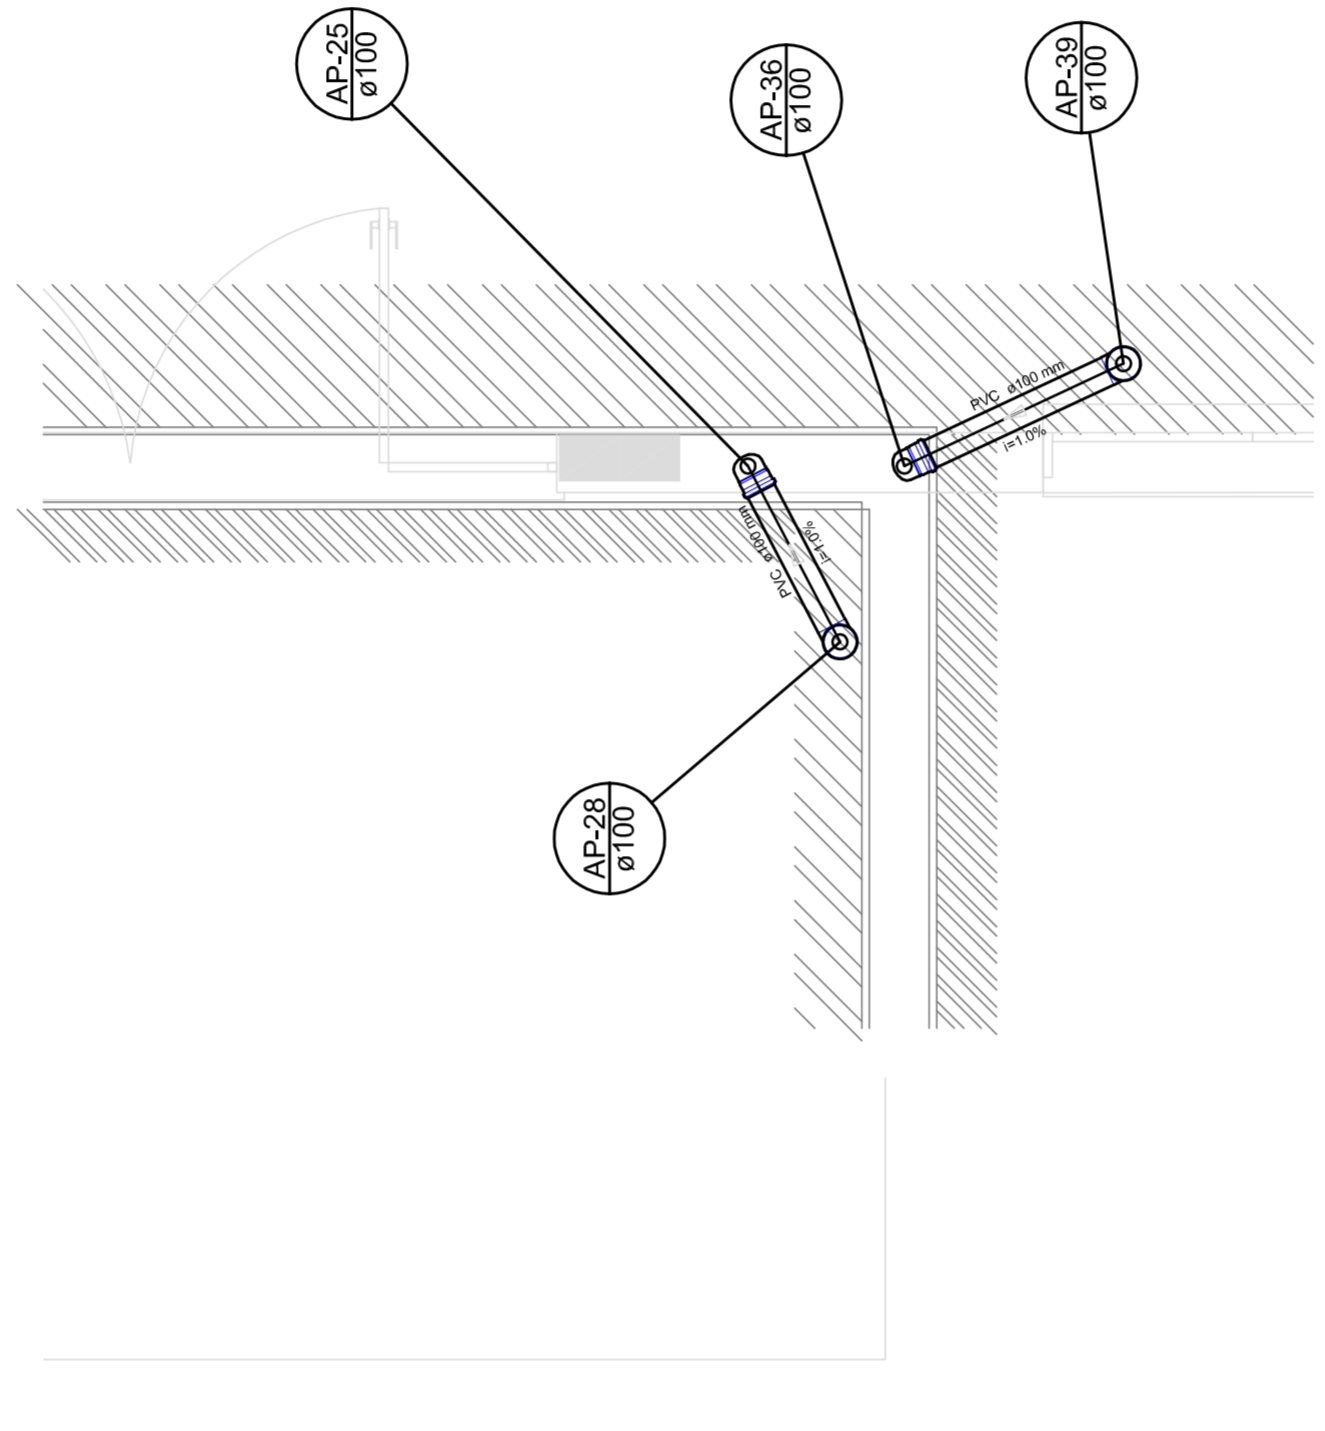


Detalle S7
escala 1:25

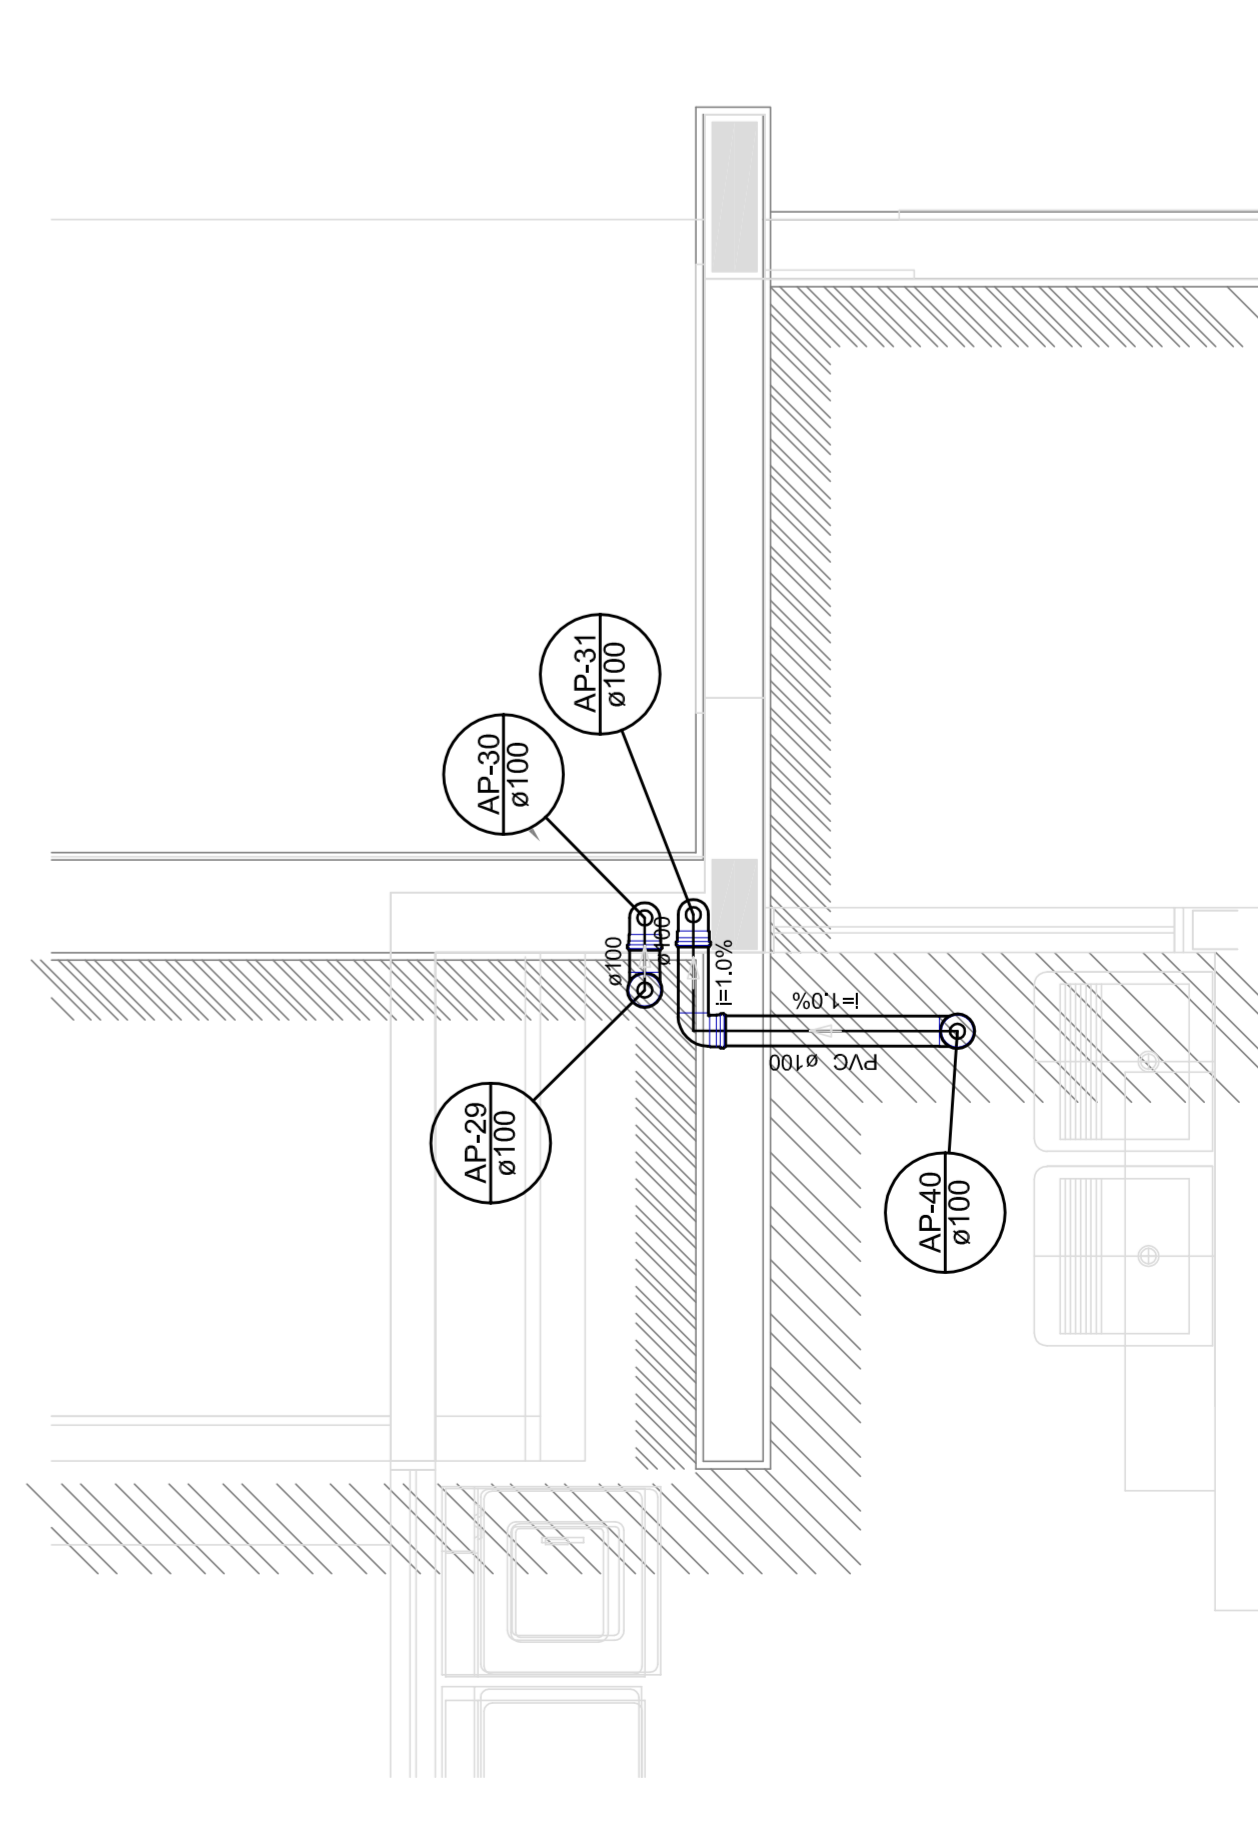

Detalle S8
escala 1:25

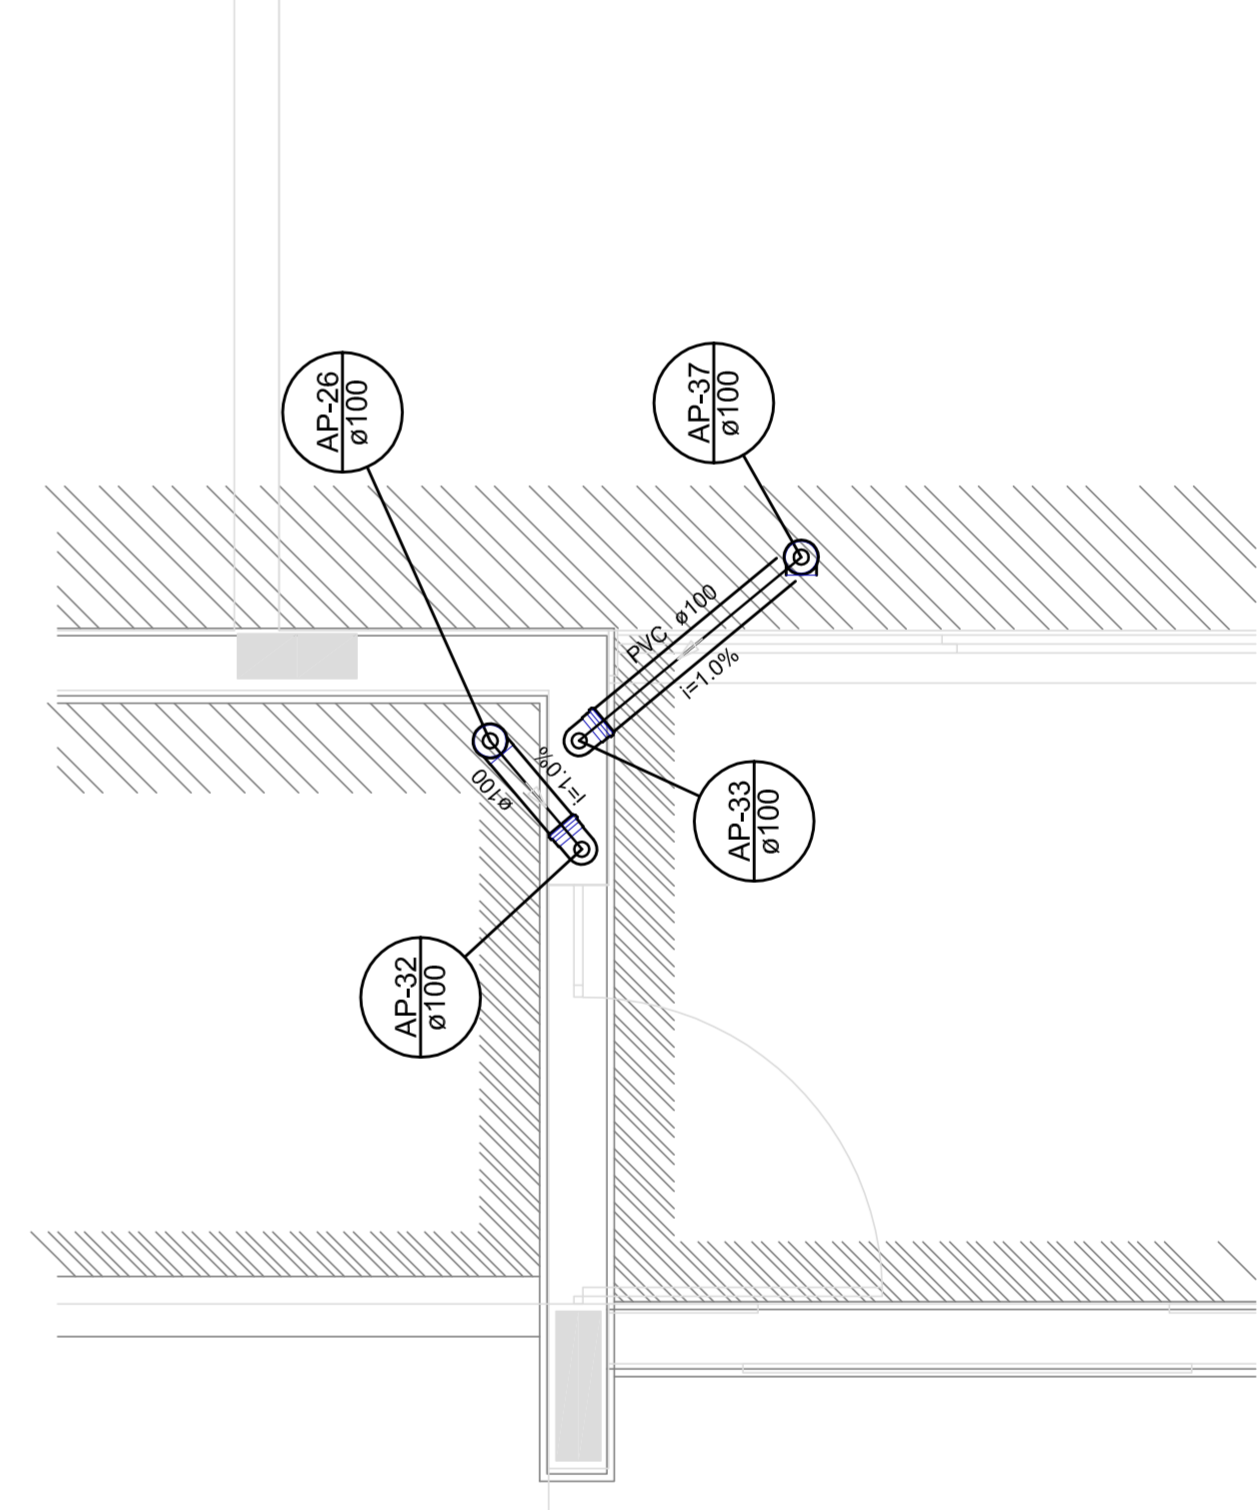


Detalle S9
escala 1:25

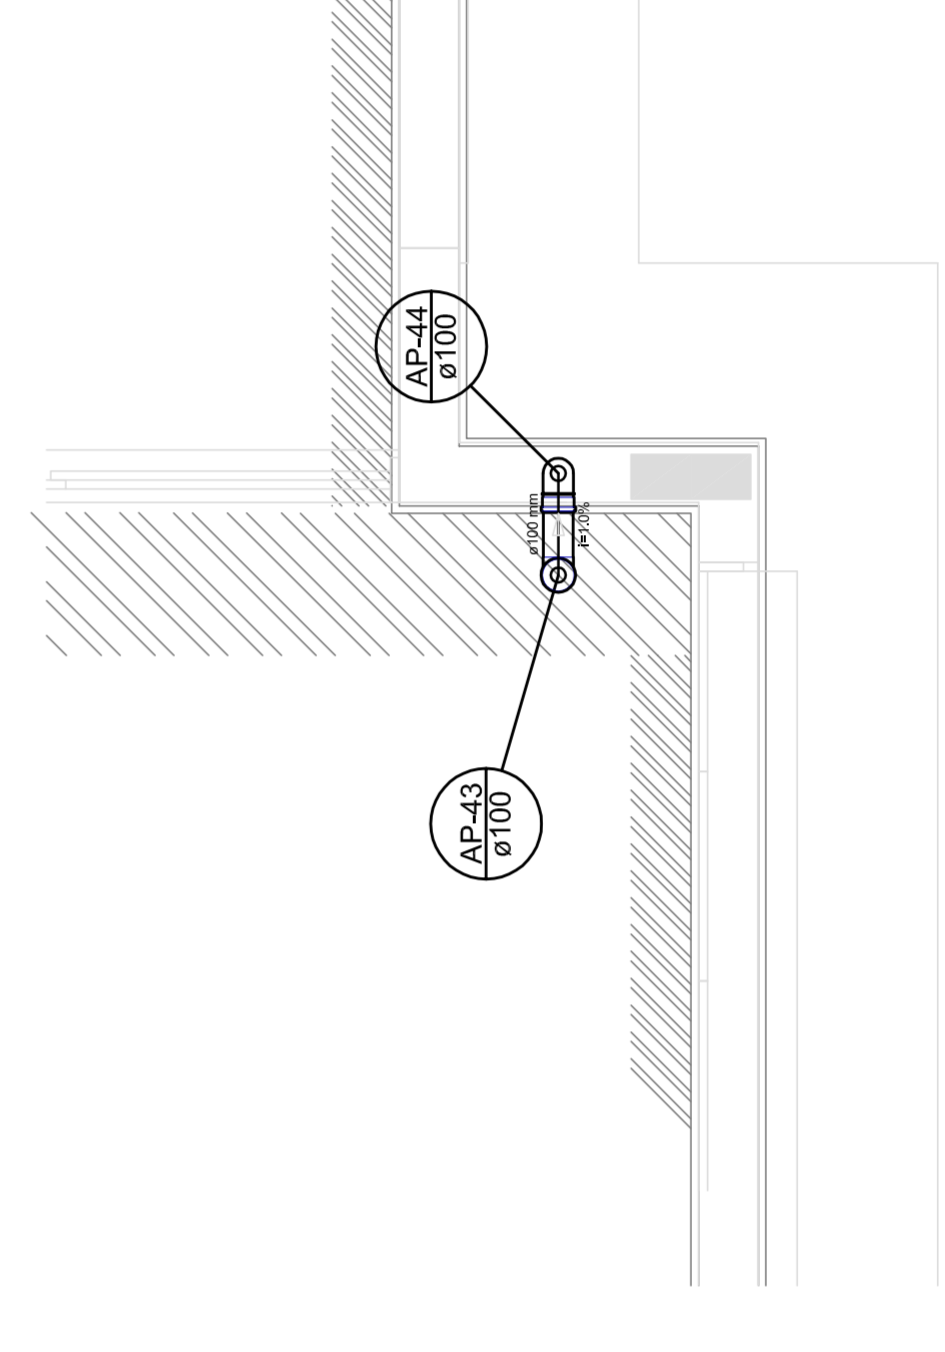


Detalle S10
escala 1:25

LEGENDA	
	CAI
CASA DE AREIA PUNTAO SIMPLIS	
	JUELO 45
	JUELO 45 - 90°
	JUELO 90
	JUELO 90 - COLUNA
	JUELO 90 - 90°
	CURVA 90° DIFUSA - 90°
	JUELO 45 SIMPLIS
	T. SANTIAGO
	RAJOS PUNTAO

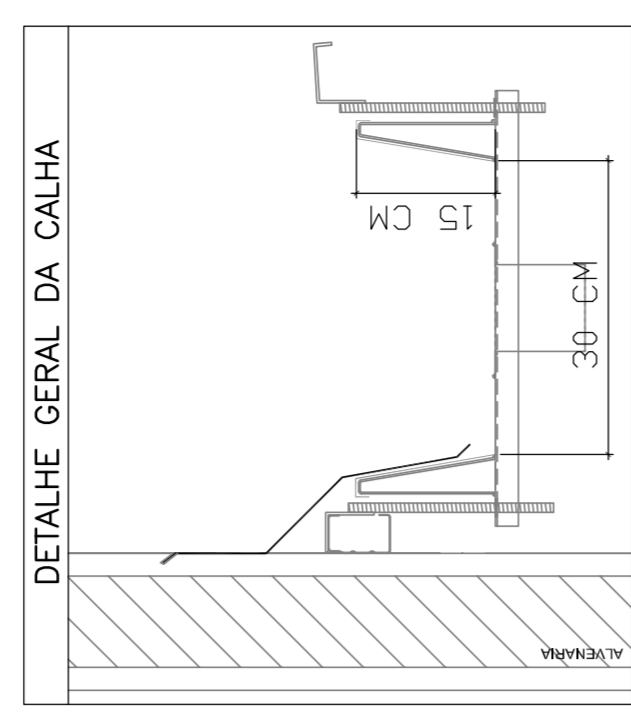




PROJETO PADRÃO - FUNDE	
PROPRIETÁRIO: :	
ENDEREÇO:	
MUNICÍPIO - UF:	
PROPRIETÁRIO:	
RESP. TÉCNICO:	CREA
AUTOR DO PROJETO:	CAU
DUFO:	CREA
OBSERVAÇÕES:	
PROJETO EXECUTIVO	
PROGRAMA PROINFÂNCIA - PROJETO TIPO 1	
PROJETO DE INSTALAÇÕES	
COORDENAÇÃO CGEST - Coordenação Geral de Infraestrutura Educativa	DETALHES PONTOS DE TRANSIÇÃO
REVISÃO R.00	ESCALA T25
FORMATO (564x1520)	DATA EMISSÃO 20/03/2015
	PÁGINA 03/04

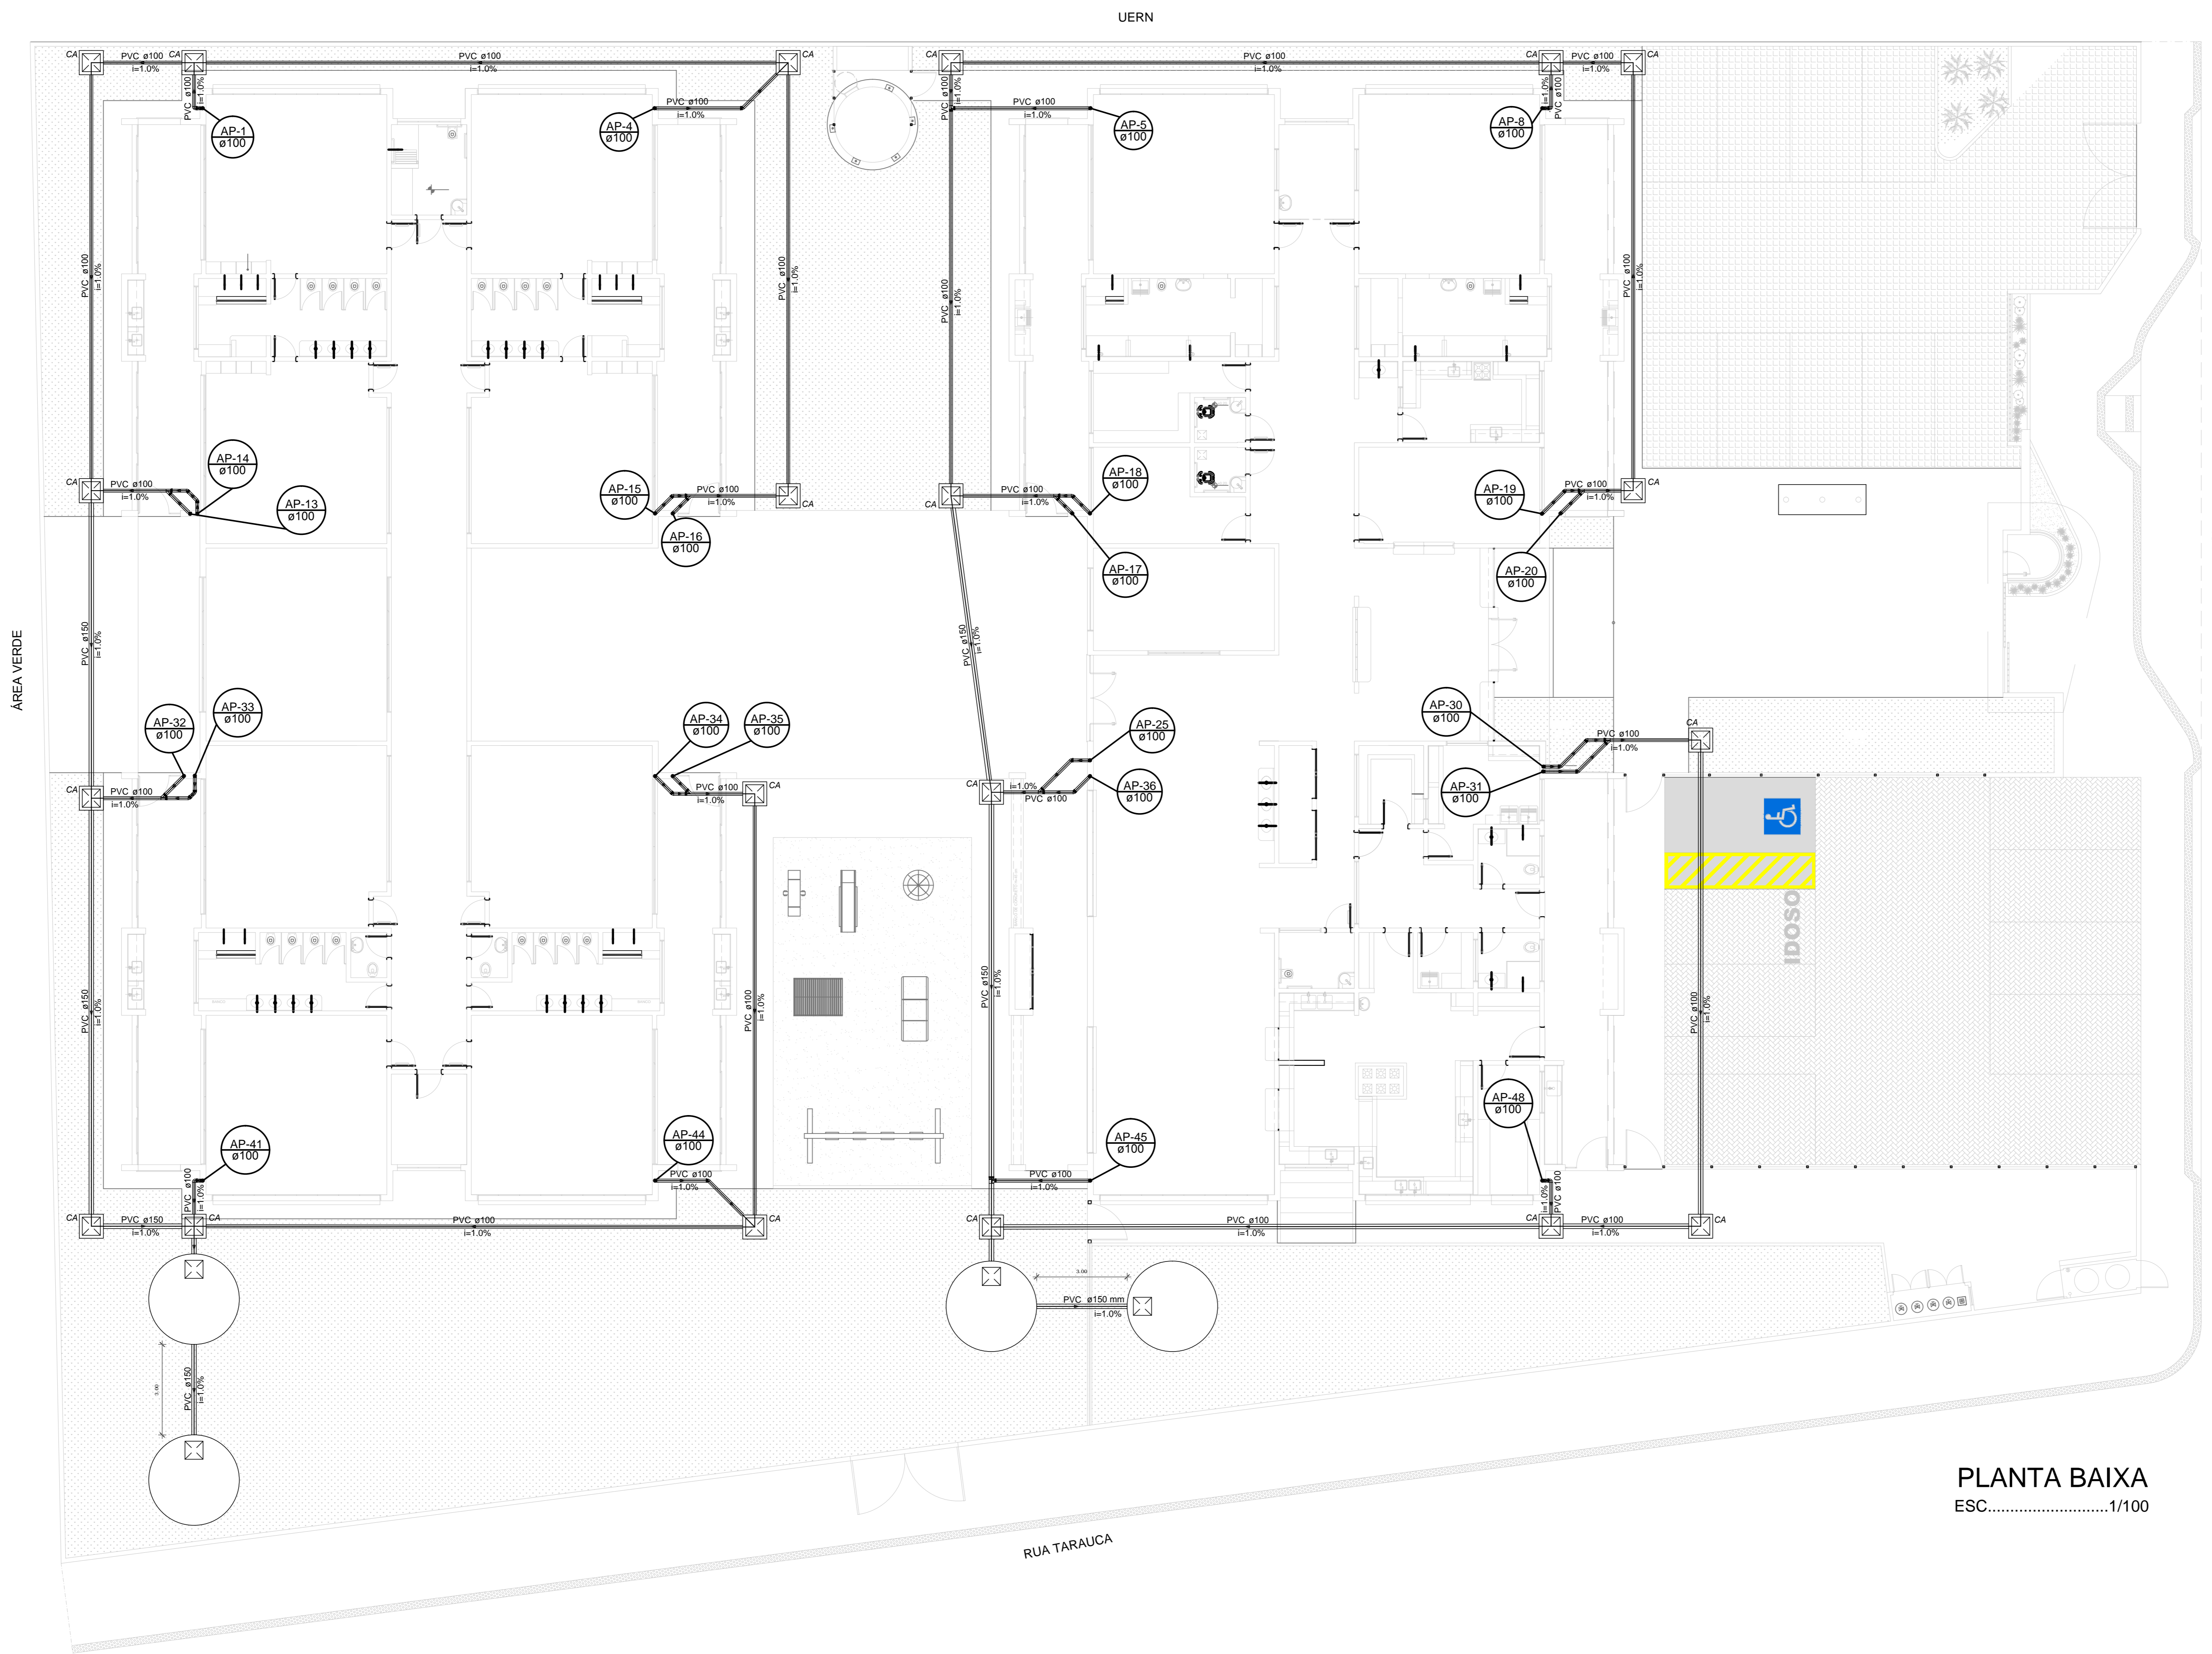

PLANTA BAIXA
ESC.....1/100

- OBSERVAÇÕES:
- Verificar taxa de infiltração do lote
 - Tx. infiltr. estimada: 60L/m².h
 - Intensidade pluviométrica adotada: 120mm/h

LEGENDA	
	CAIXA DE ÁREA PLUVIAL SIMPLES
	SUMIDOURO COM TAMPA DE INSPEÇÃO
	JOELHO 45
	JOELHO 45- DESCE
	JOELHO 90
	JOELHO 90- COLLINA
	JOELHO 90- DESCE
	CURVA 90 CURTA- DESCE
	JUNÇÃO SIMPLES
	TE SANITÁRIO
	RALOS FLUVAIS

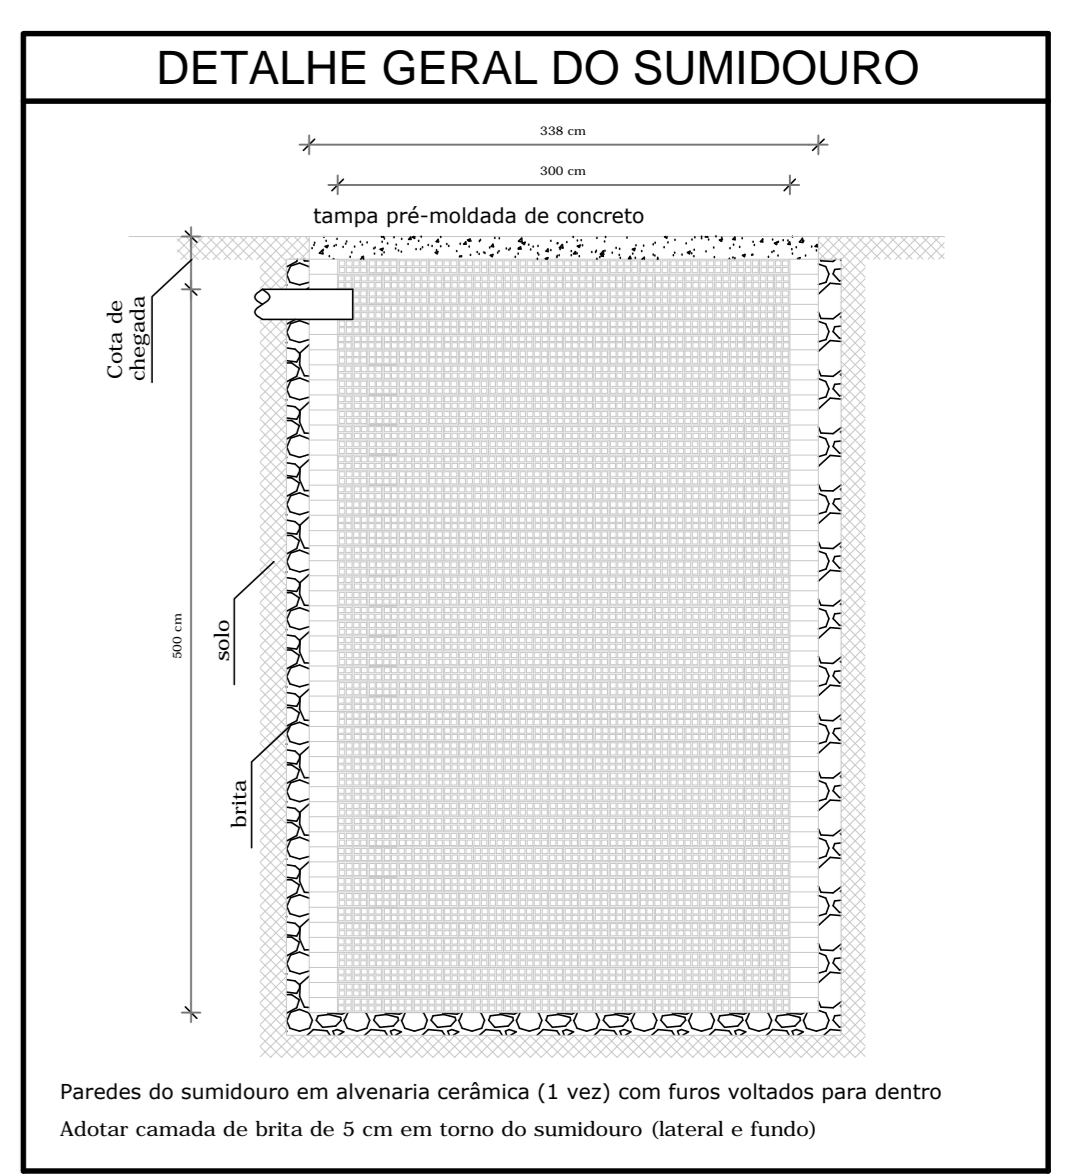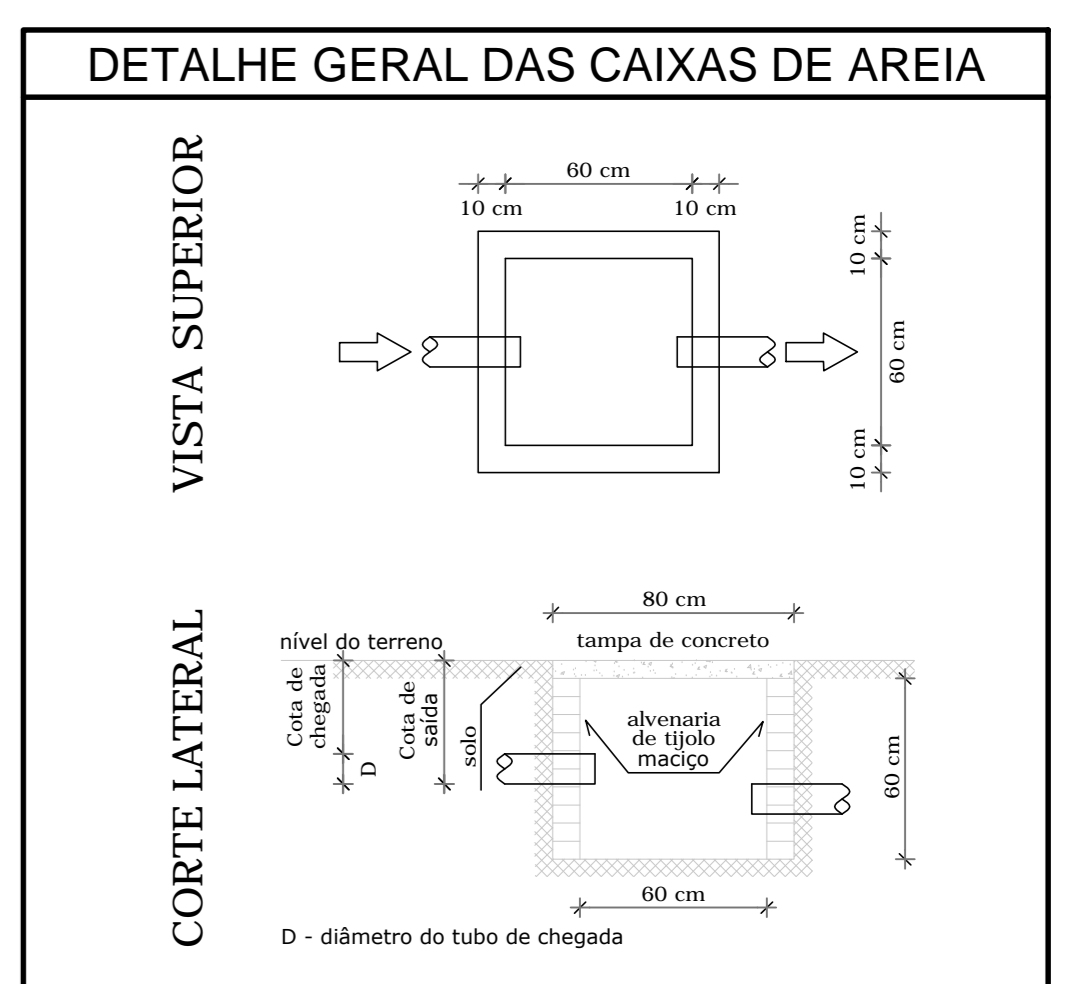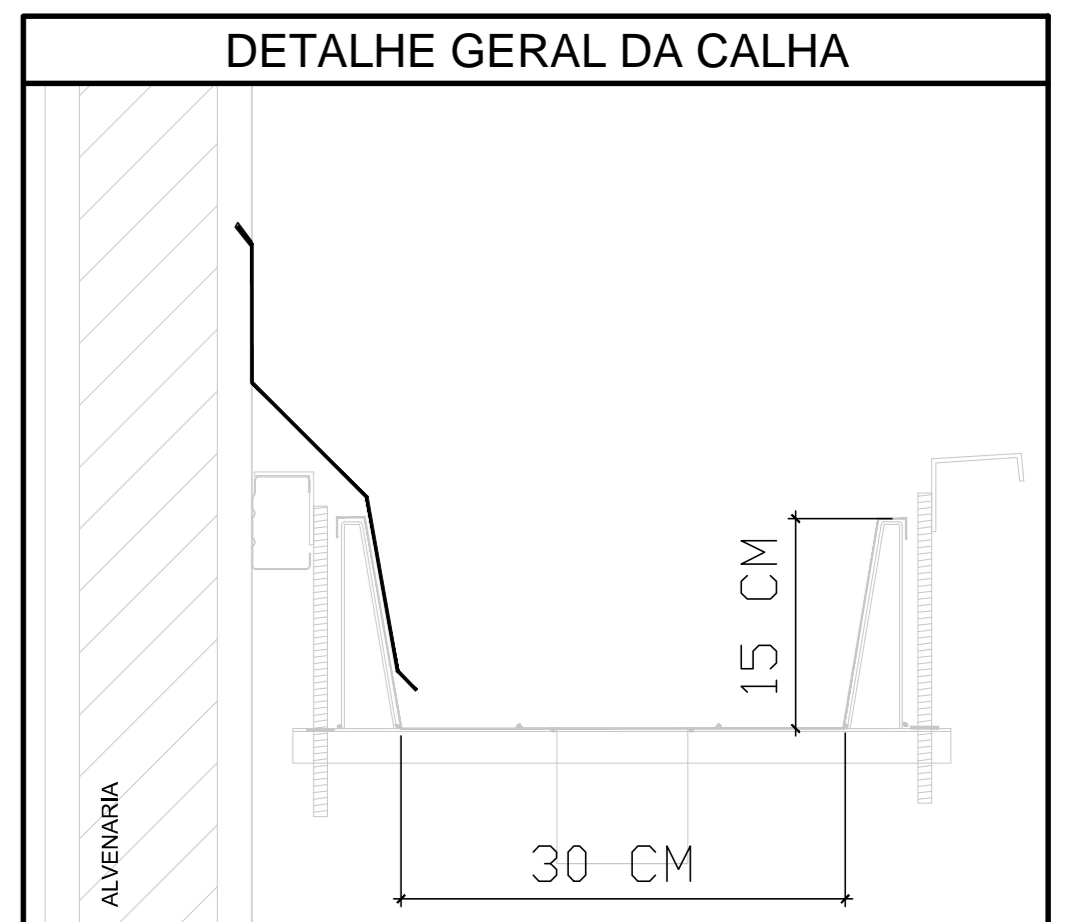

Parêdes do sumidouro em alvenaria cerâmica (1 vez) com furos voltados para dentro
Adotar camada de lã de 5 cm em torno do sumidouro (lateral e fundo)

PROPOSTA: PREFEITURA MUNICIPAL DO NATAL SECRETARIA MUNICIPAL DE EDUCAÇÃO	PRANCHAS: 04/04
PROPOSTA: CMEI TIPO 1_FNDE	ESCALA: INDICADAS
PROPOSTA: PLANTA DE LANÇAMENTO DA REDE PLUVIAL	DATA: JAN / 2016
PROPOSTA: RUA UBAITUBA, S/N - POTENGI - NATAL/RN	ADAPTAÇÃO: ANDRÉ LUIZ DA SILVA
PROJETO DE ADAPTAÇÃO	REVISÃO
APROVAÇÃO	