


LEGENDA	
	CAIXA DE REDE PLUVIAL SIMPLES
	REDUZO 45
	REDUZO 45- EDGE
	REDUZO 90
	REDUZO 90- COLUNA
	REDUZO 90- EDGE
	REDUZO 90- EDGE- EDGE
	JUNÇÃO SIMPLES
	TE SANITÁRIO
	RADEZ PLUVIAL

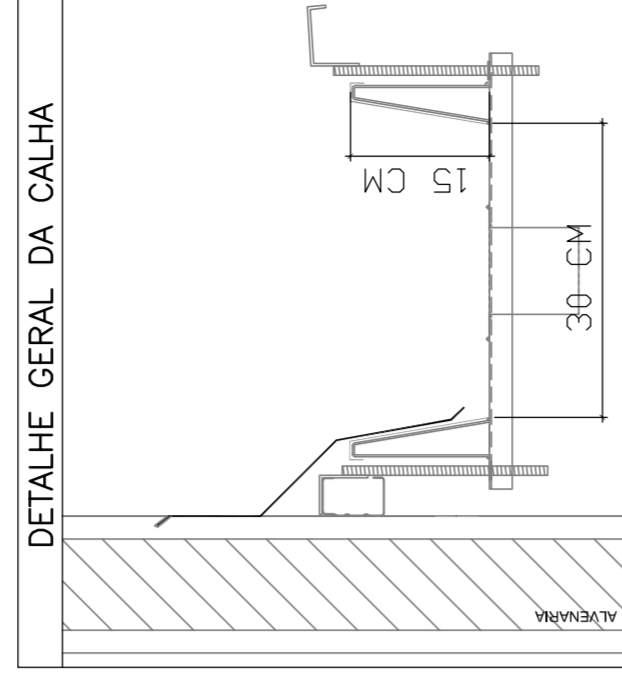


**PROJETO PADRÃO - FNDE**


PROPRIETÁRIO: :  
 ENDEREÇO: :  
 MUNICÍPIO - UF: :  
 PROPRIETÁRIO :  
 RESP. TÉCNICO : CREA :  
 AUTOR DO PROJETO : CAU :  
 DUTO : CREA :  
 RA :

OBSERVAÇÕES:  
 PROJETO EXECUTIVO

PROGRAMA PROINFÂNCIA - PROJETO TIPO 1	
PROJETO DE INSTALAÇÕES	
PLANTA DOS PONTOS DE COLETA DA REDE PLUVIAL	
COORDENAÇÃO COGEST - Coordenação Geral de Infraestrutura Educativa	REVISÃO R.00
FORMATO : (64x1150)	ESCALA : 1/75 DATA EMISSÃO : 20/02/2015
	PÁGINA : 01/04

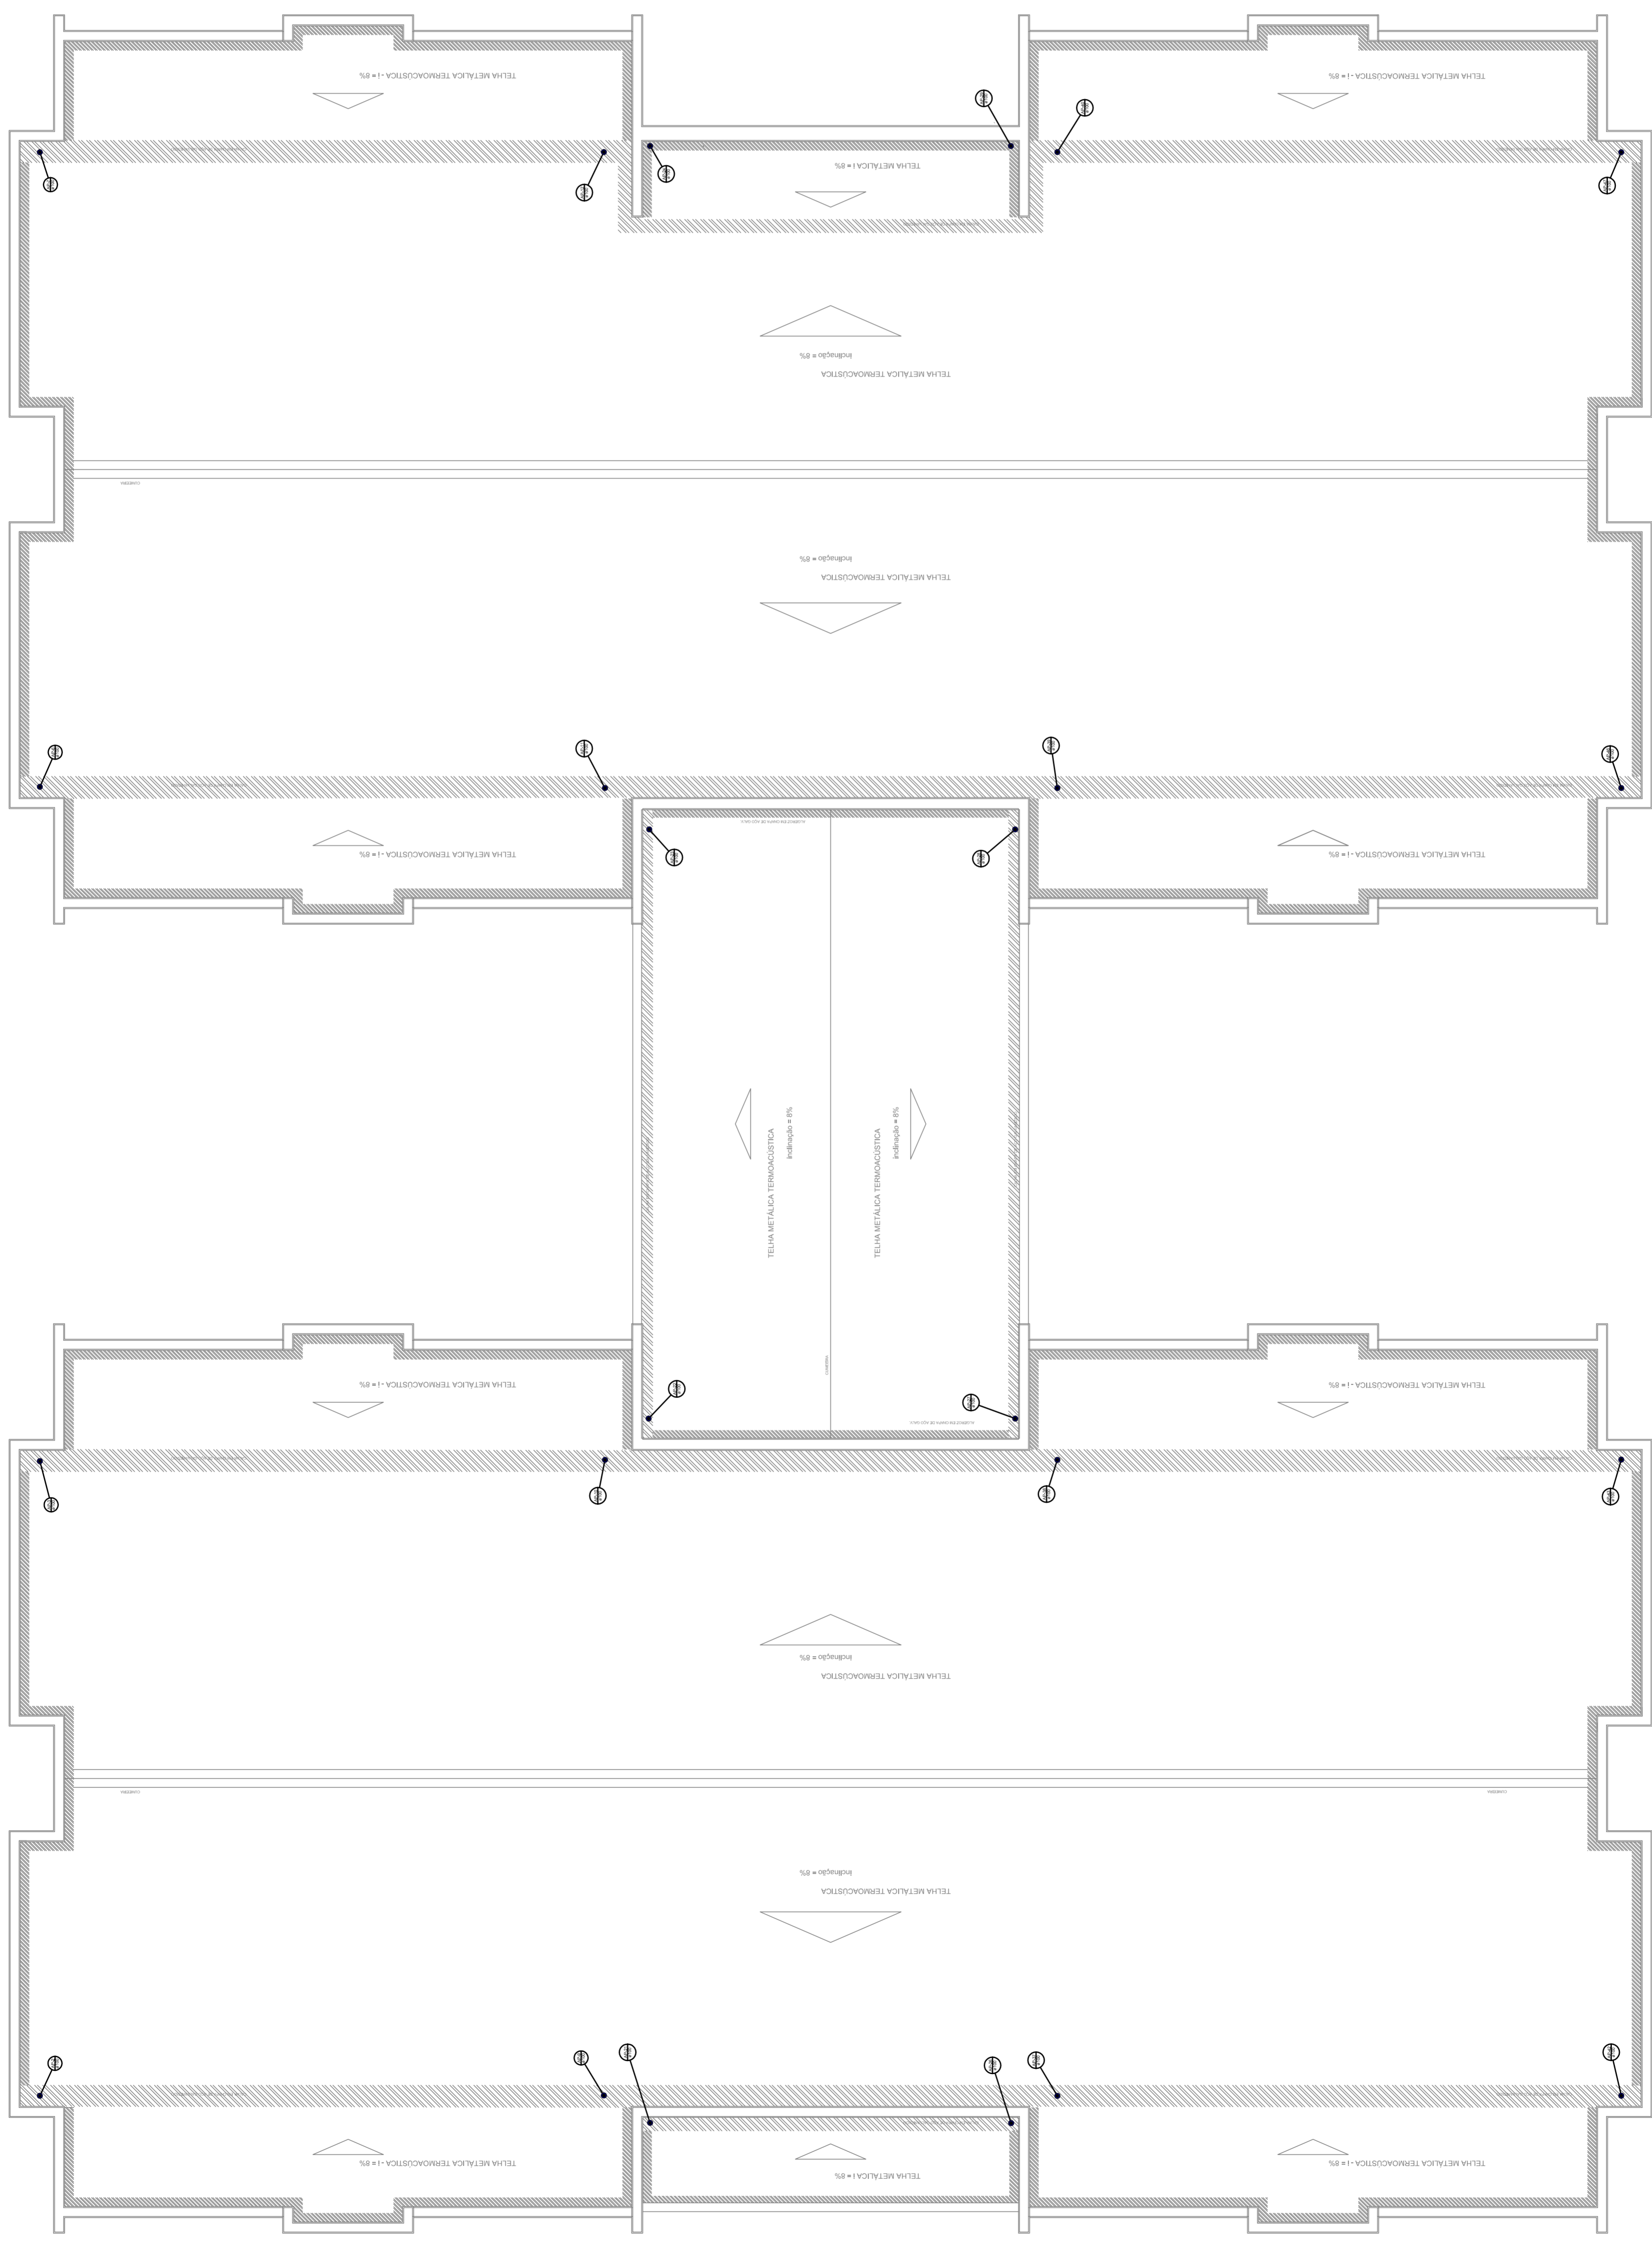


**1** PLANTA DE COBERTURA  
 ESCALA 1/75

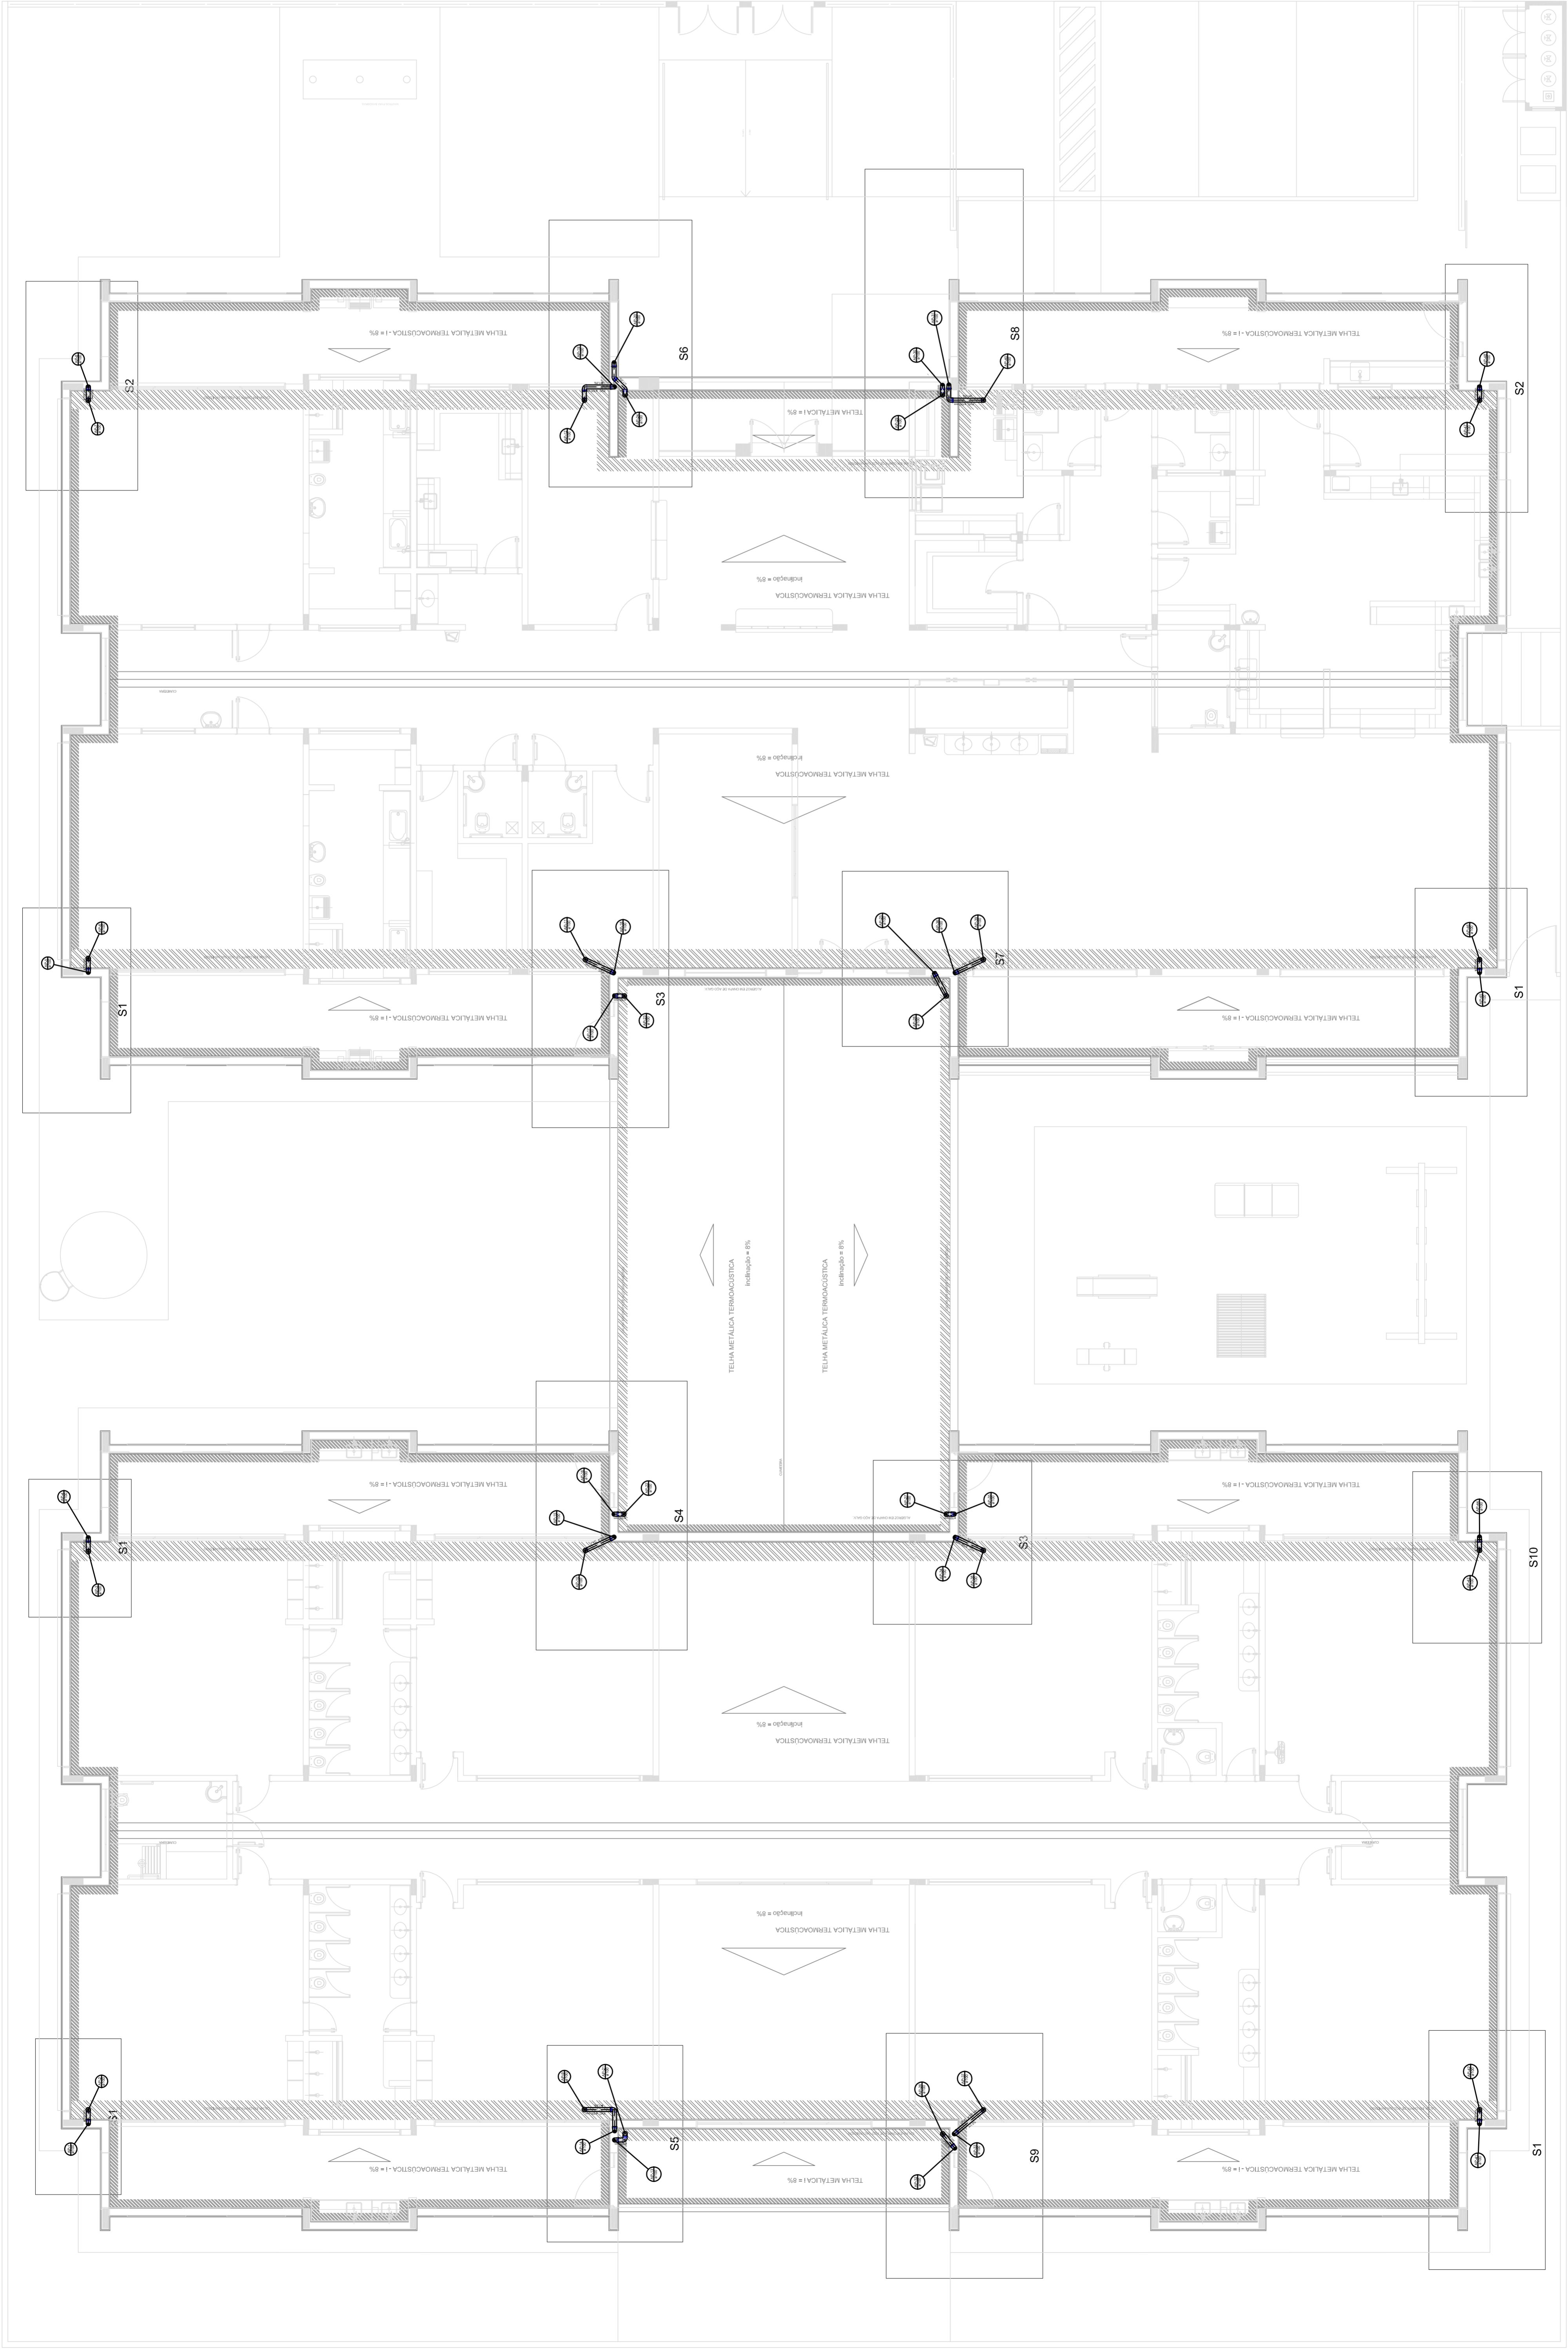

**LEGENDA**


	CANA DE MATA PLUVIAL SIMPLES
	TELHADO 45
	TELHADO 40- DEGRE
	TELHADO 30
	TELHADO 20- COLUNA
	TELHADO 20- DEGRE
	CORONA 20- CORTELA- DEGRE
	JUNÇÃO SIMPLES
	T- SANTIAGO
	RAIÃO PLUVIAL

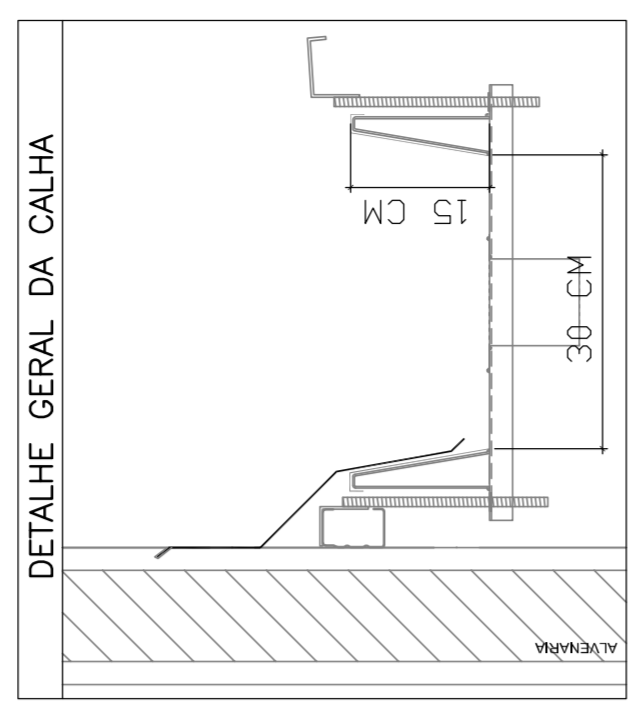


**PROJETO PADRÃO - FNDE**

PROPRIETÁRIO: :	
ENDEREÇO:	
MUNICÍPIO - UF:	
PROPRIETÁRIO	
RESP. TÉCNICO	CREA
AUTOR DO PROJETO	CAU
DUFO	CREA
	RA
<b>PROJETO EXECUTIVO</b>	
<b>PROGRAMA PROINFÂNCIA - PROJETO TIPO 1</b>	
<b>PROJETO DE INSTALAÇÕES</b>	
COORDENAÇÃO COGEST - Coordenação Geral de Infraestrutura Educativa	PLANTA DE DESLOCAMENTO DOS PONTOS DE COLETA
FORMATO (584x1850)	REVISÃO R.00
	ESCALA 1/75
	DATA EMISSÃO 20/02/2015
	PRONOME
	02/04


**1** PLANTA BAIXA - TRANSIÇÃO  
ESCALA 1/75

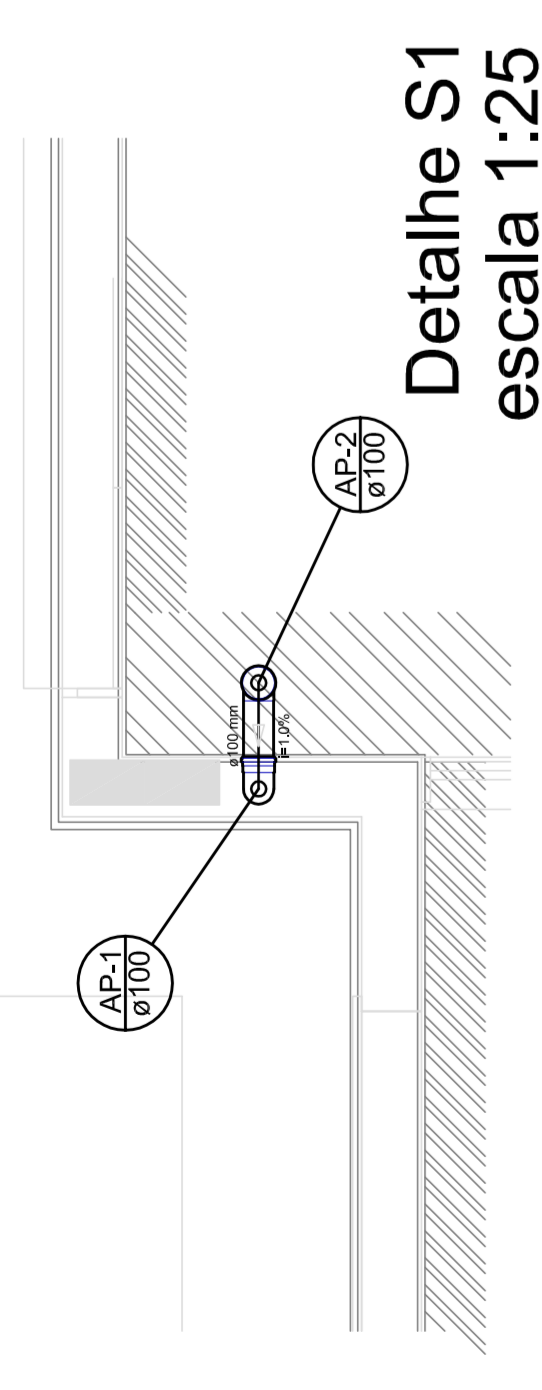


**Detalle S1**  
escala 1:25

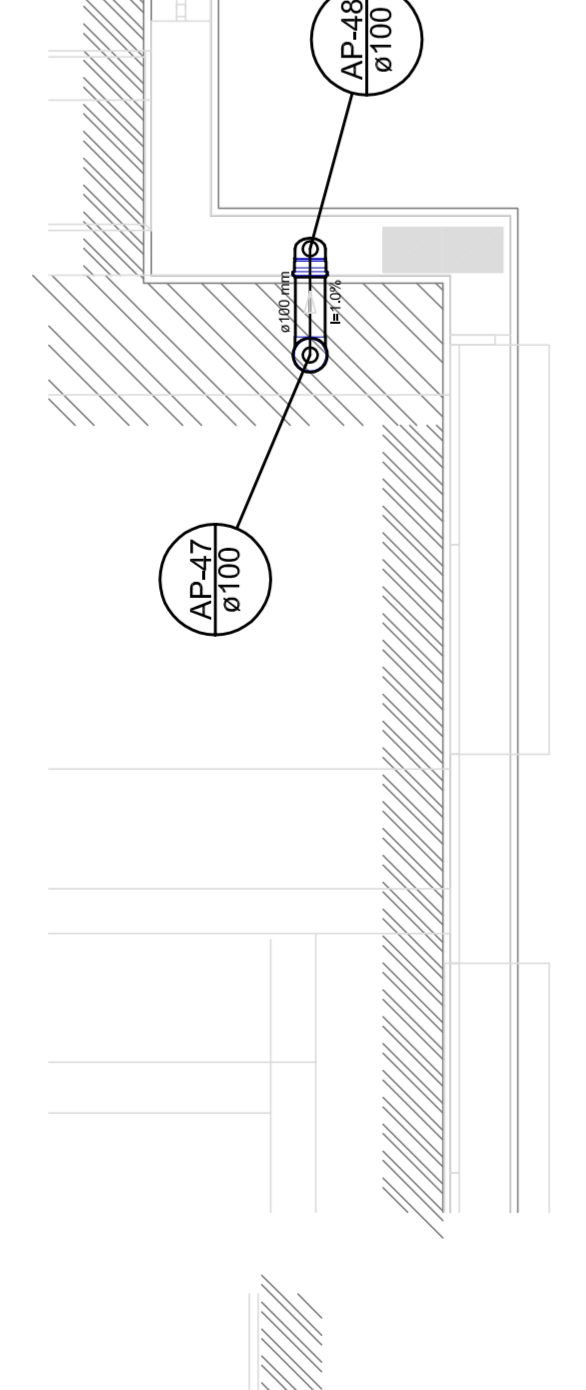


**Detalle S2**  
escala 1:25

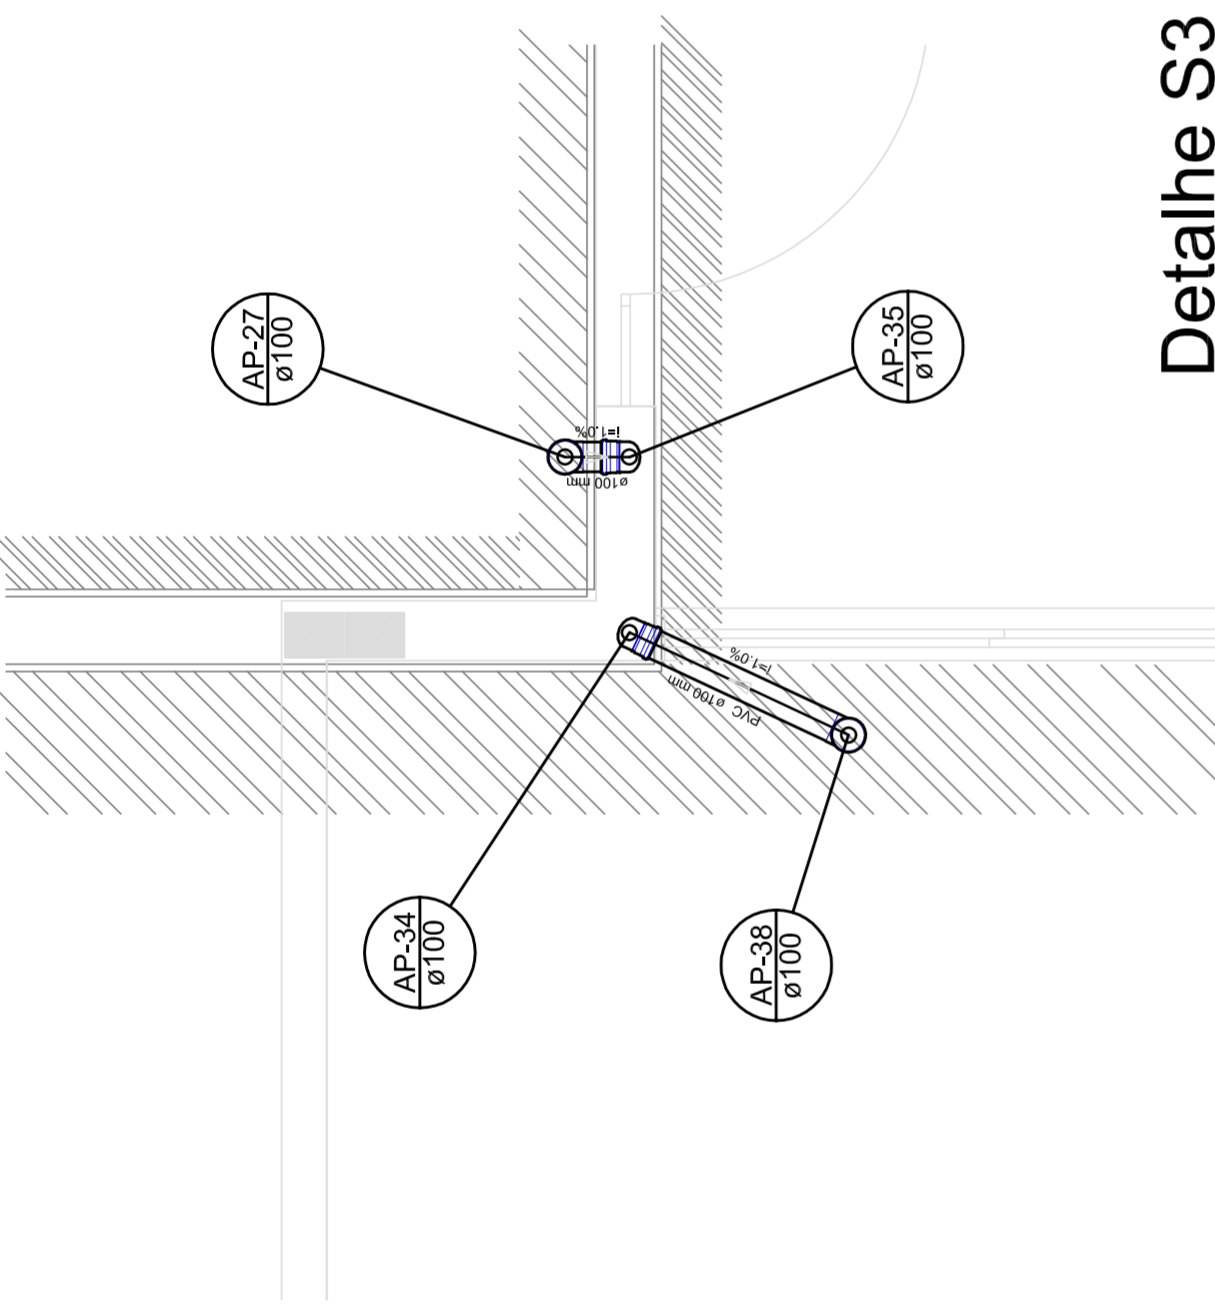


**Detalle S3**  
escala 1:25

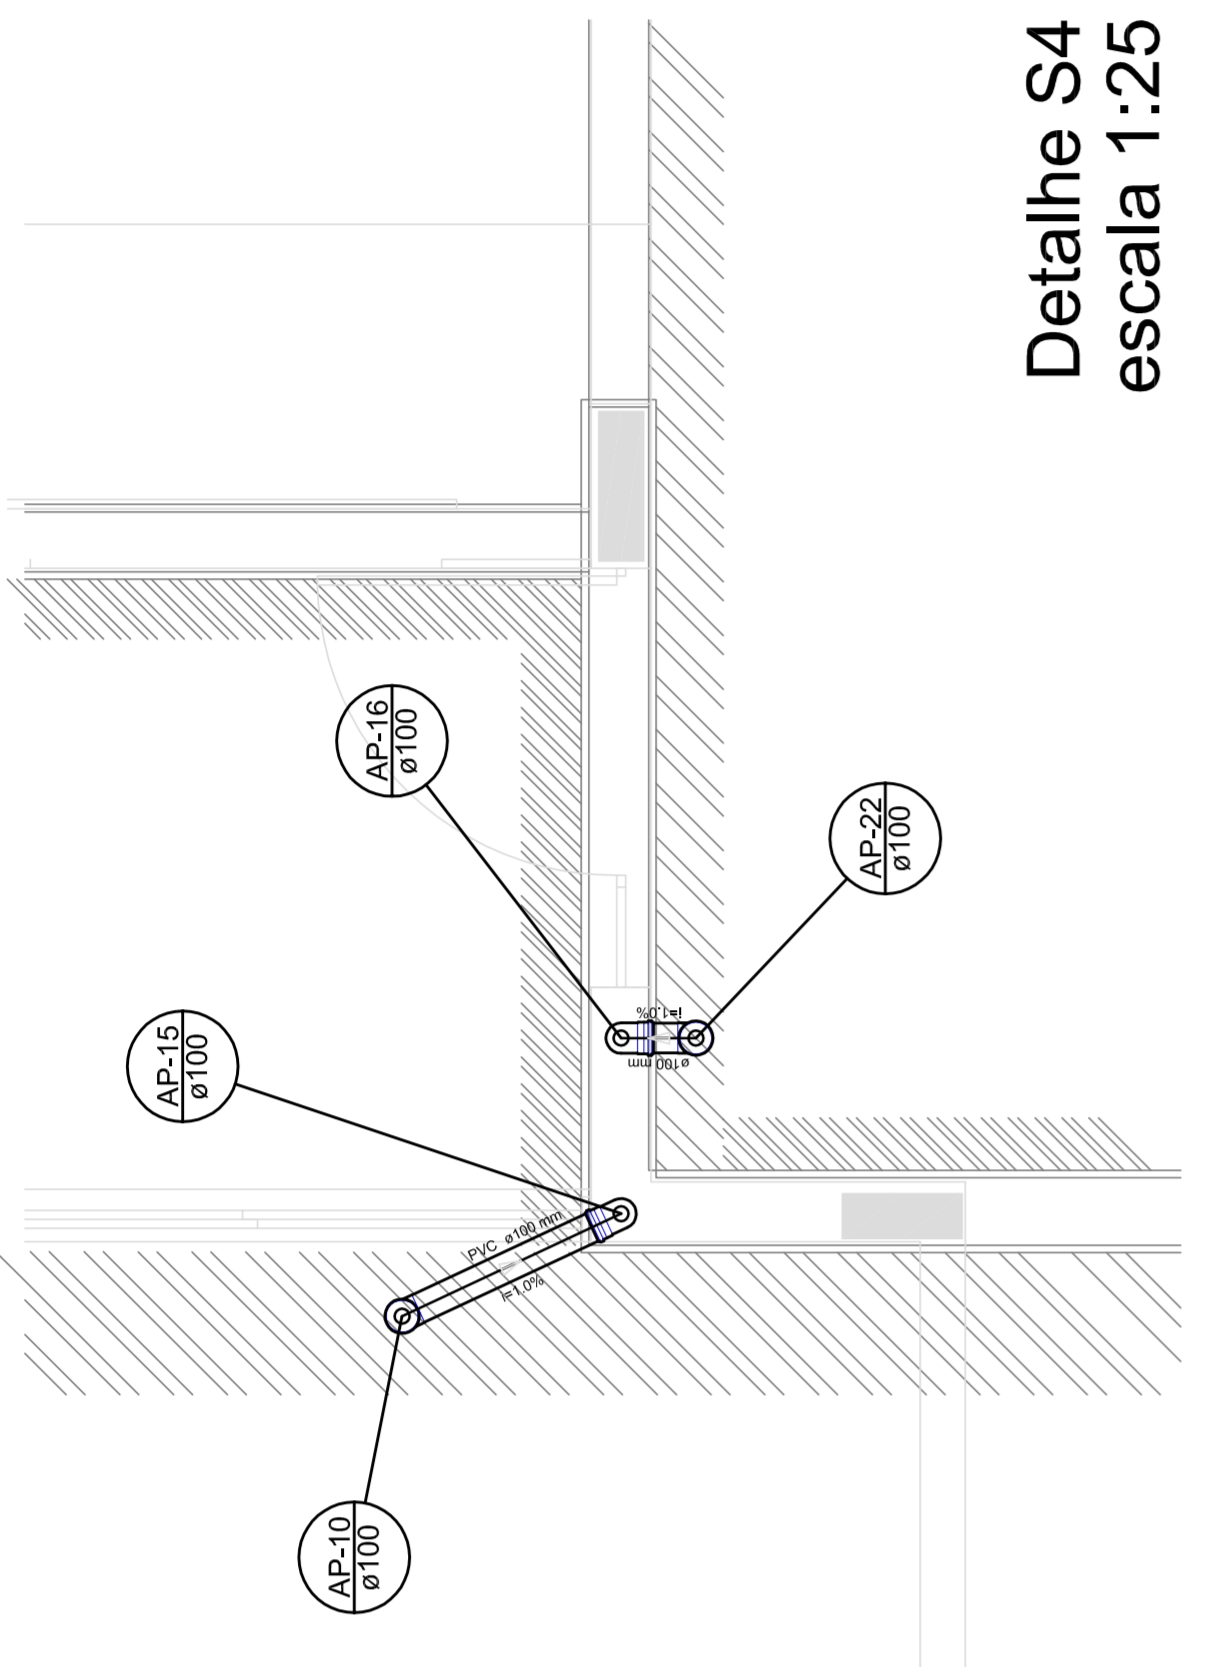


**Detalle S4**  
escala 1:25

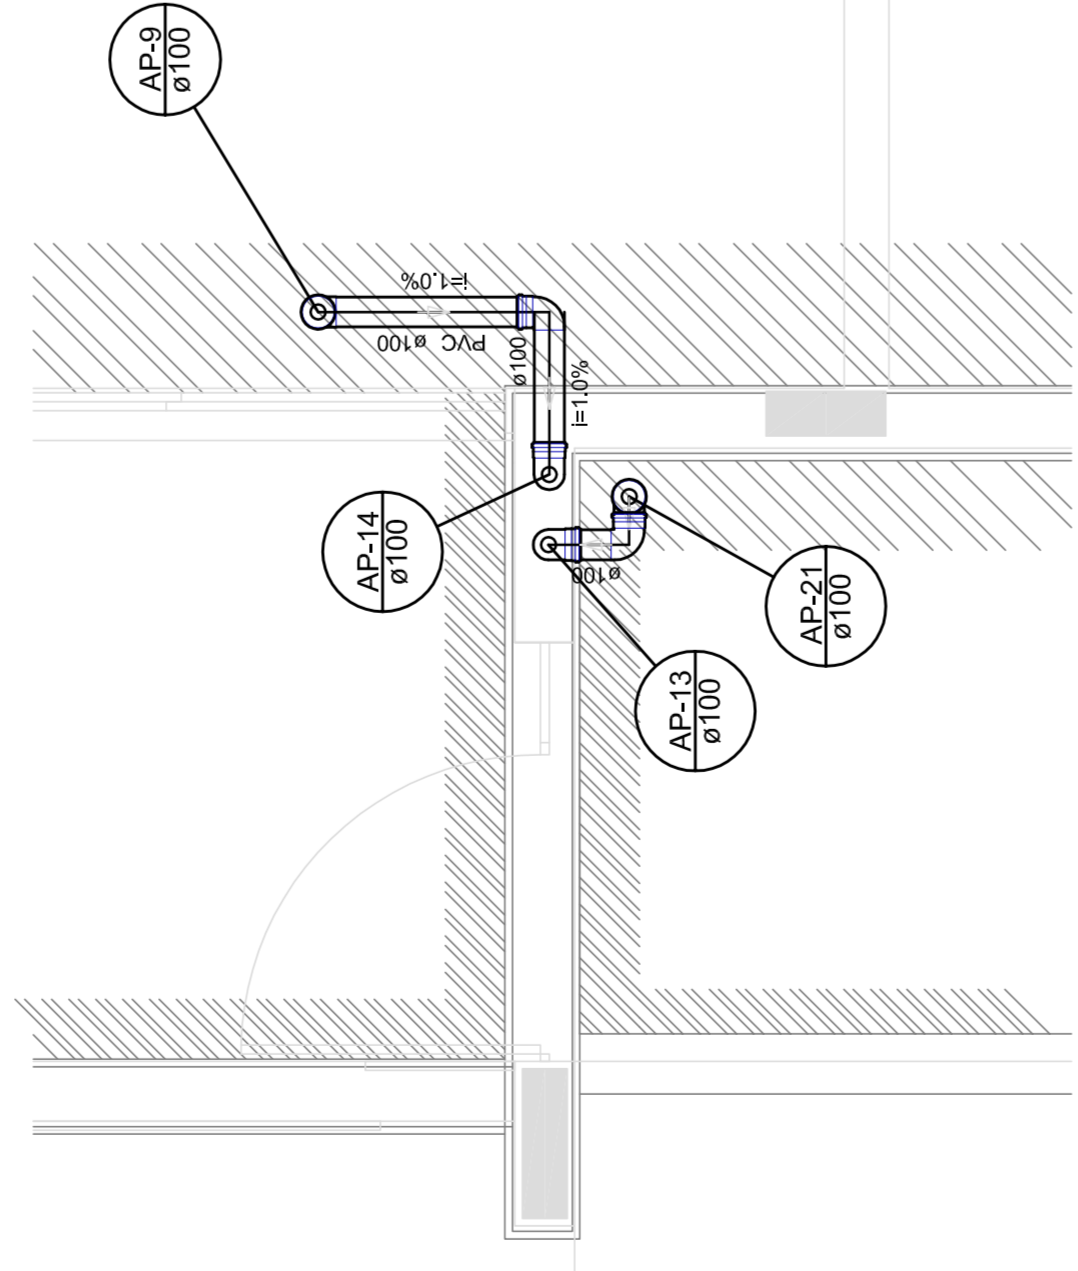


**Detalle S5**  
escala 1:25

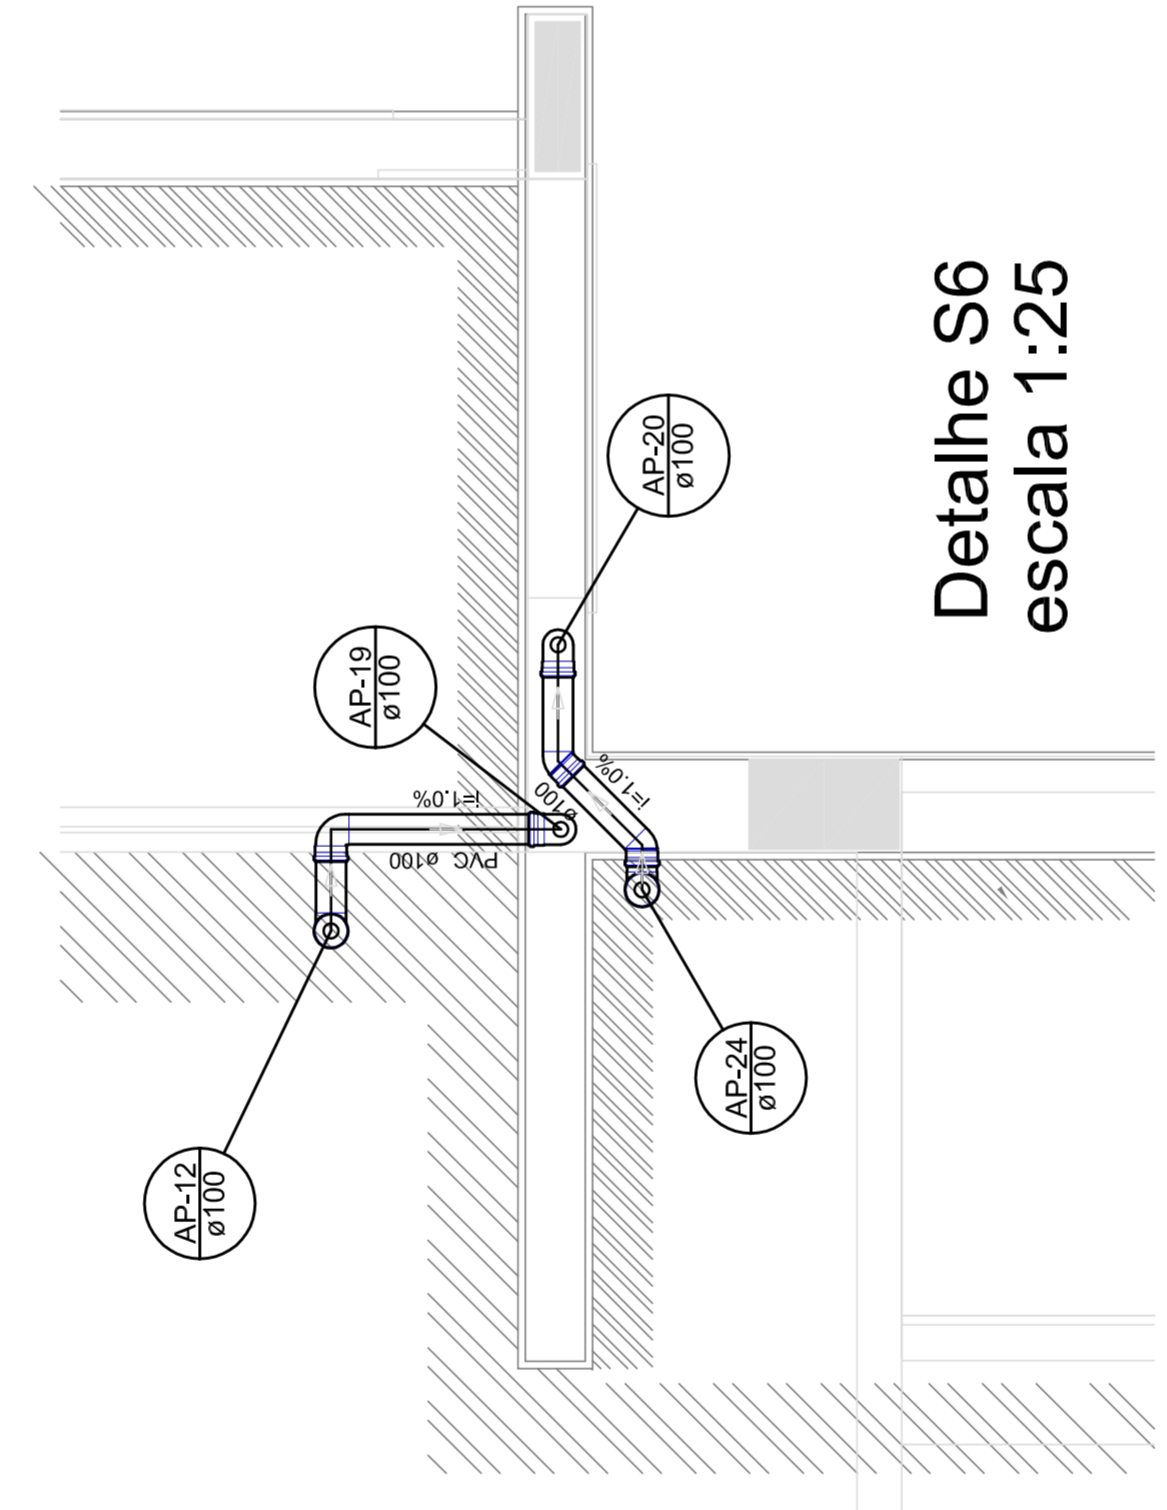


**Detalle S6**  
escala 1:25

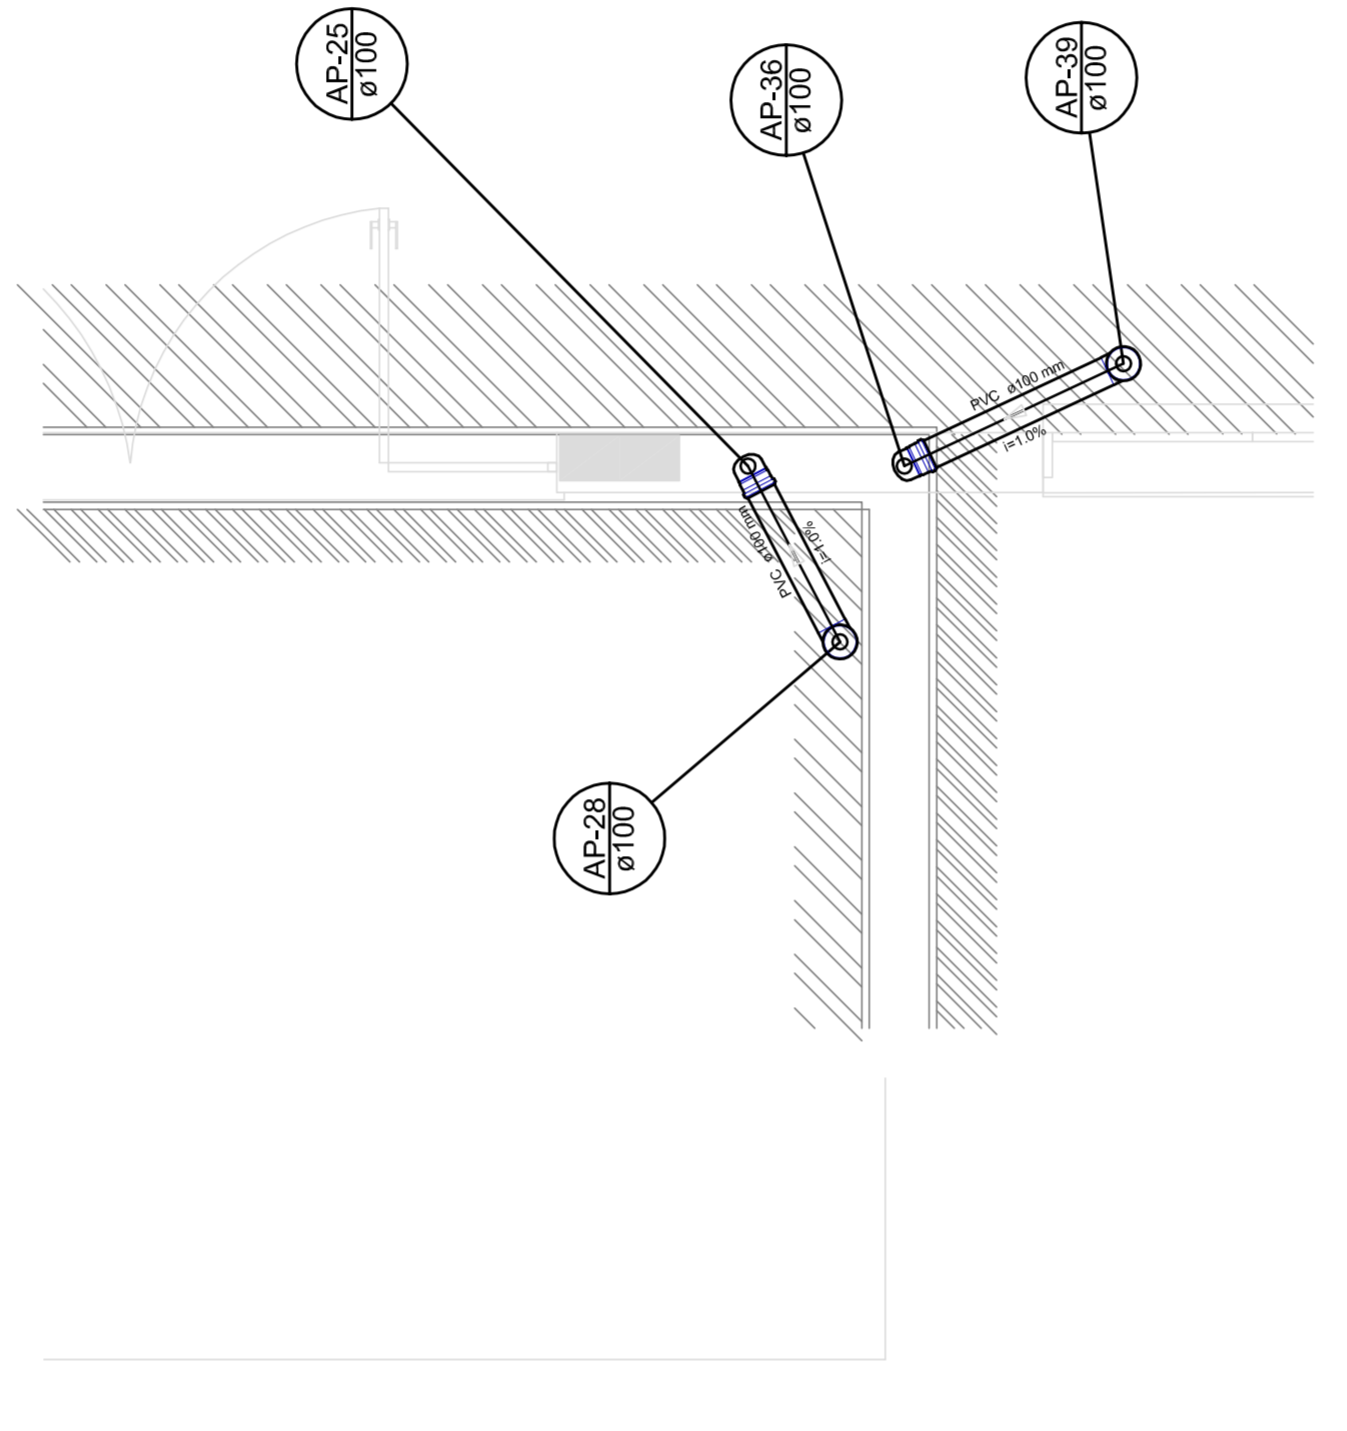


**Detalle S7**  
escala 1:25

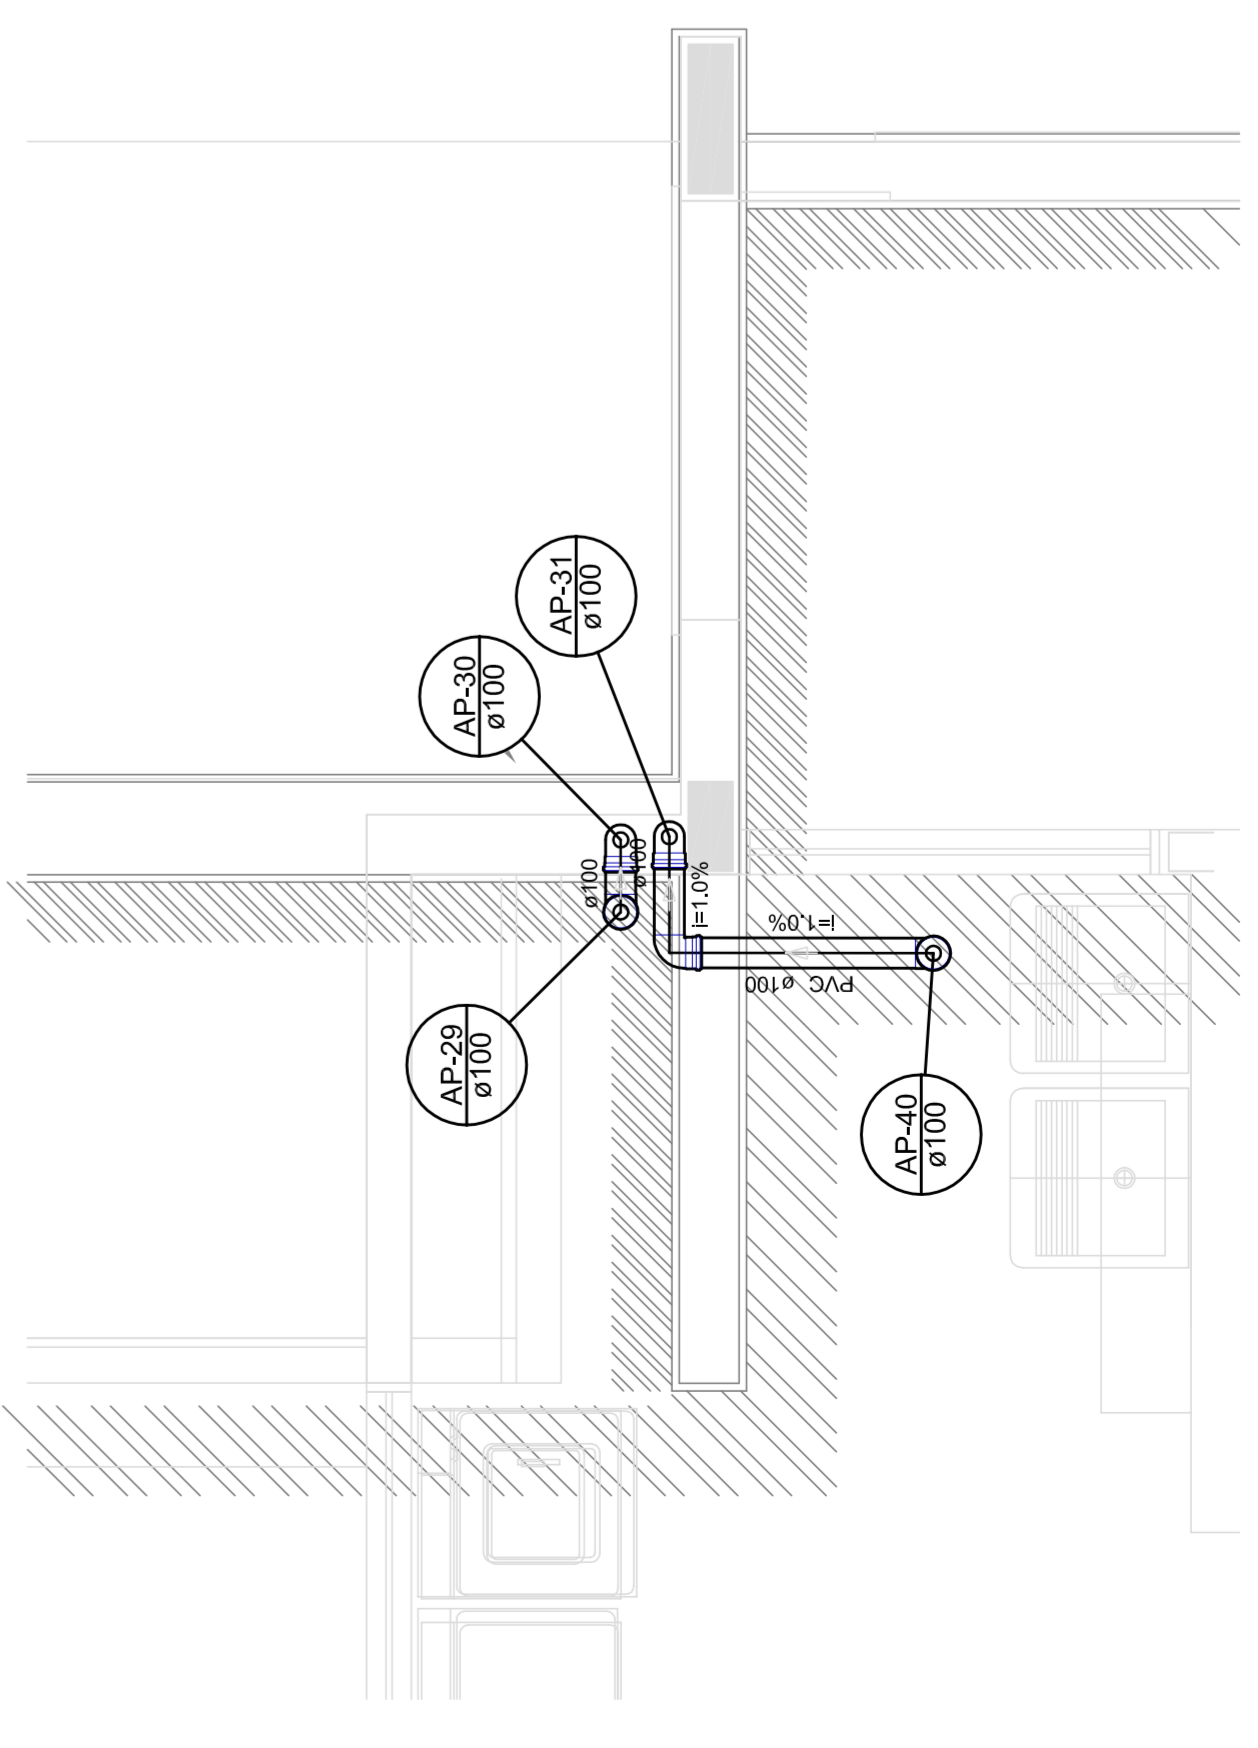

**Detalle S8**  
escala 1:25

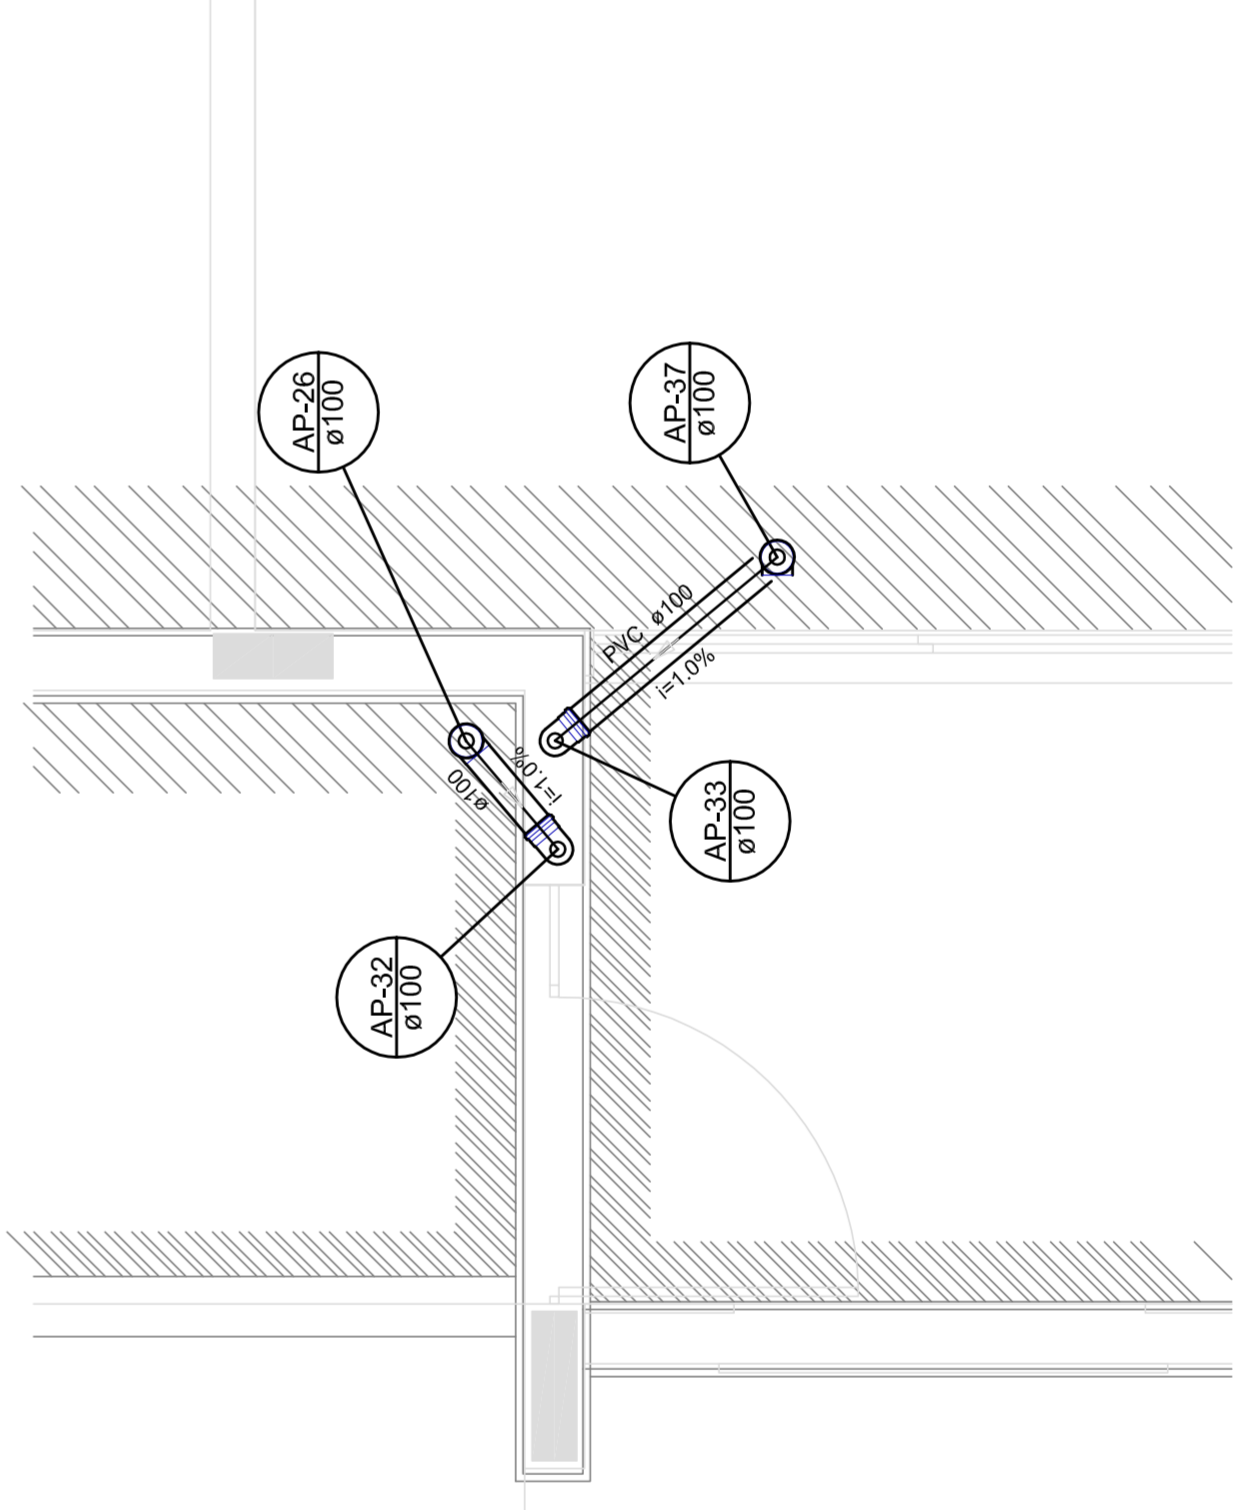


**Detalle S9**  
escala 1:25

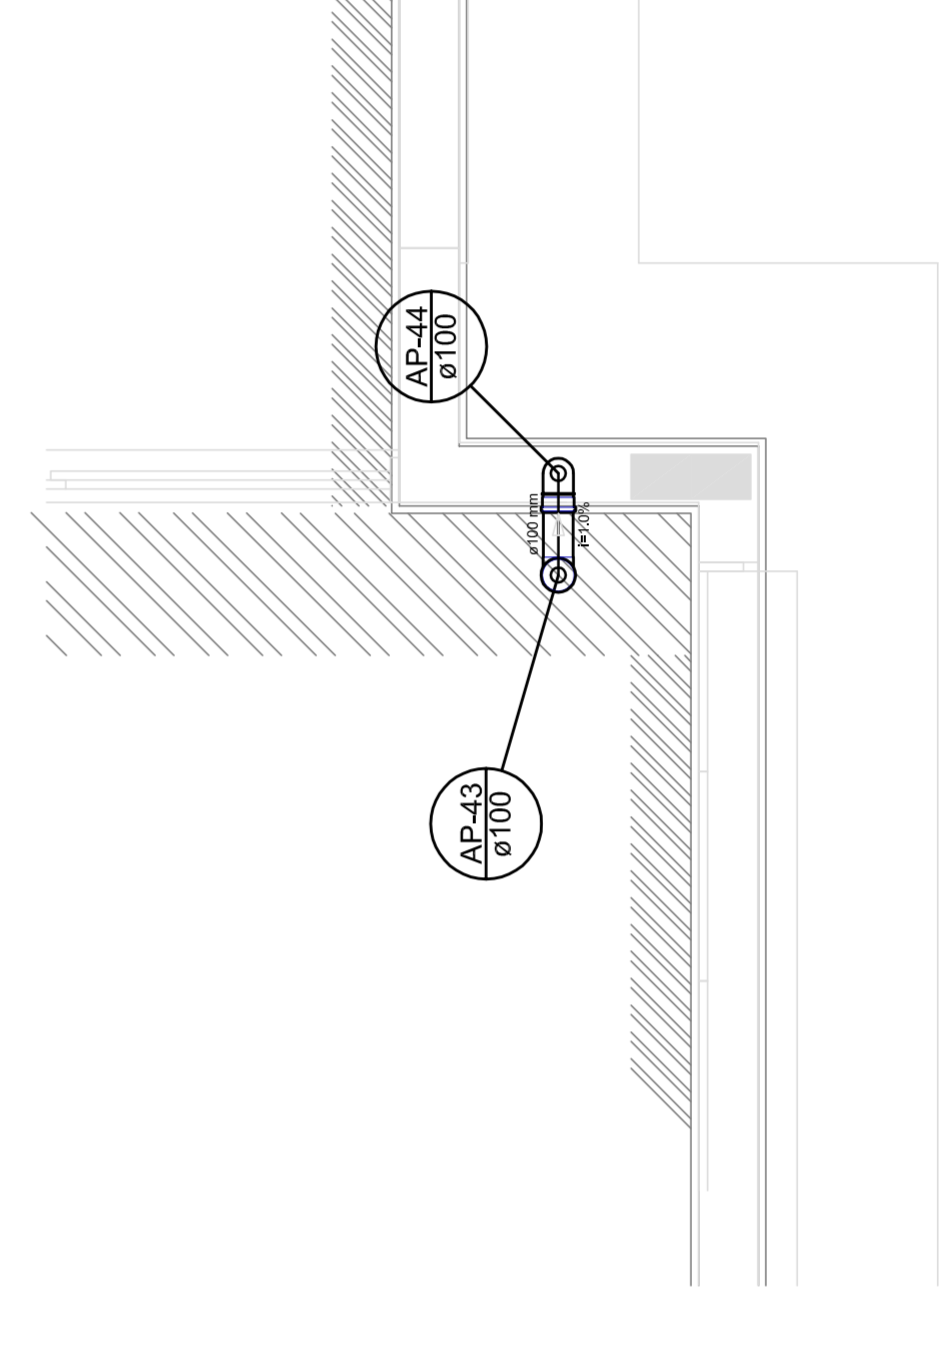


**Detalle S10**  
escala 1:25

LEGENDA	
	CAI
CAIXA DE ÁGUA FUNDAL SIMPLIS	
	JUELO 45
	JUELO 45 - 90°
	JUELO 90
	JUELO 90 - COLUNA
	JUELO 90 - 90°
	CURVA 90 DIFER. 90°
	JUELO 45 SIMPLIS
	T. SANTIAGO
	RAJOS PLUMAS

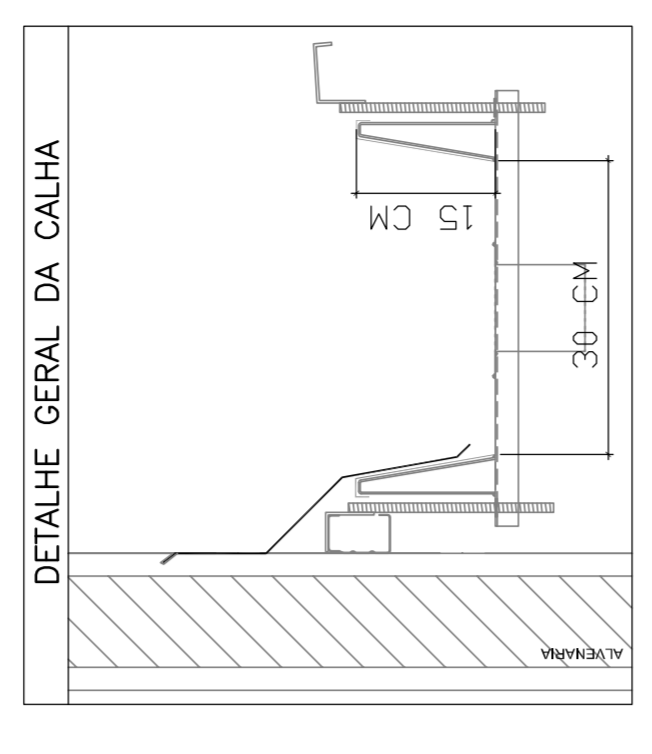

PROJETO PADRÃO - FNDE	
PROPRIETÁRIO: :	
ENDEREÇO:	
MUNICÍPIO - UF:	
PROPRIETÁRIO	
RESP. TÉCNICO	CREA
AUTOR DO PROJETO	CAU
DUFU	CREA
OBSERVAÇÕES:	
PROJETO EXECUTIVO	
PROGRAMA PROINFÂNCIA - PROJETO TIPO 1	
PROJETO DE INSTALAÇÕES	
COORDENAÇÃO CGEST - Coordenação Geral de Infraestrutura Educativa	DETALHES PONTOS DE TRANSIÇÃO
REVISÃO R.00	ESCALA T25
FORMATO (564x1520)	DATA EMISSÃO 20/03/2015
	PÁGINA 03/04



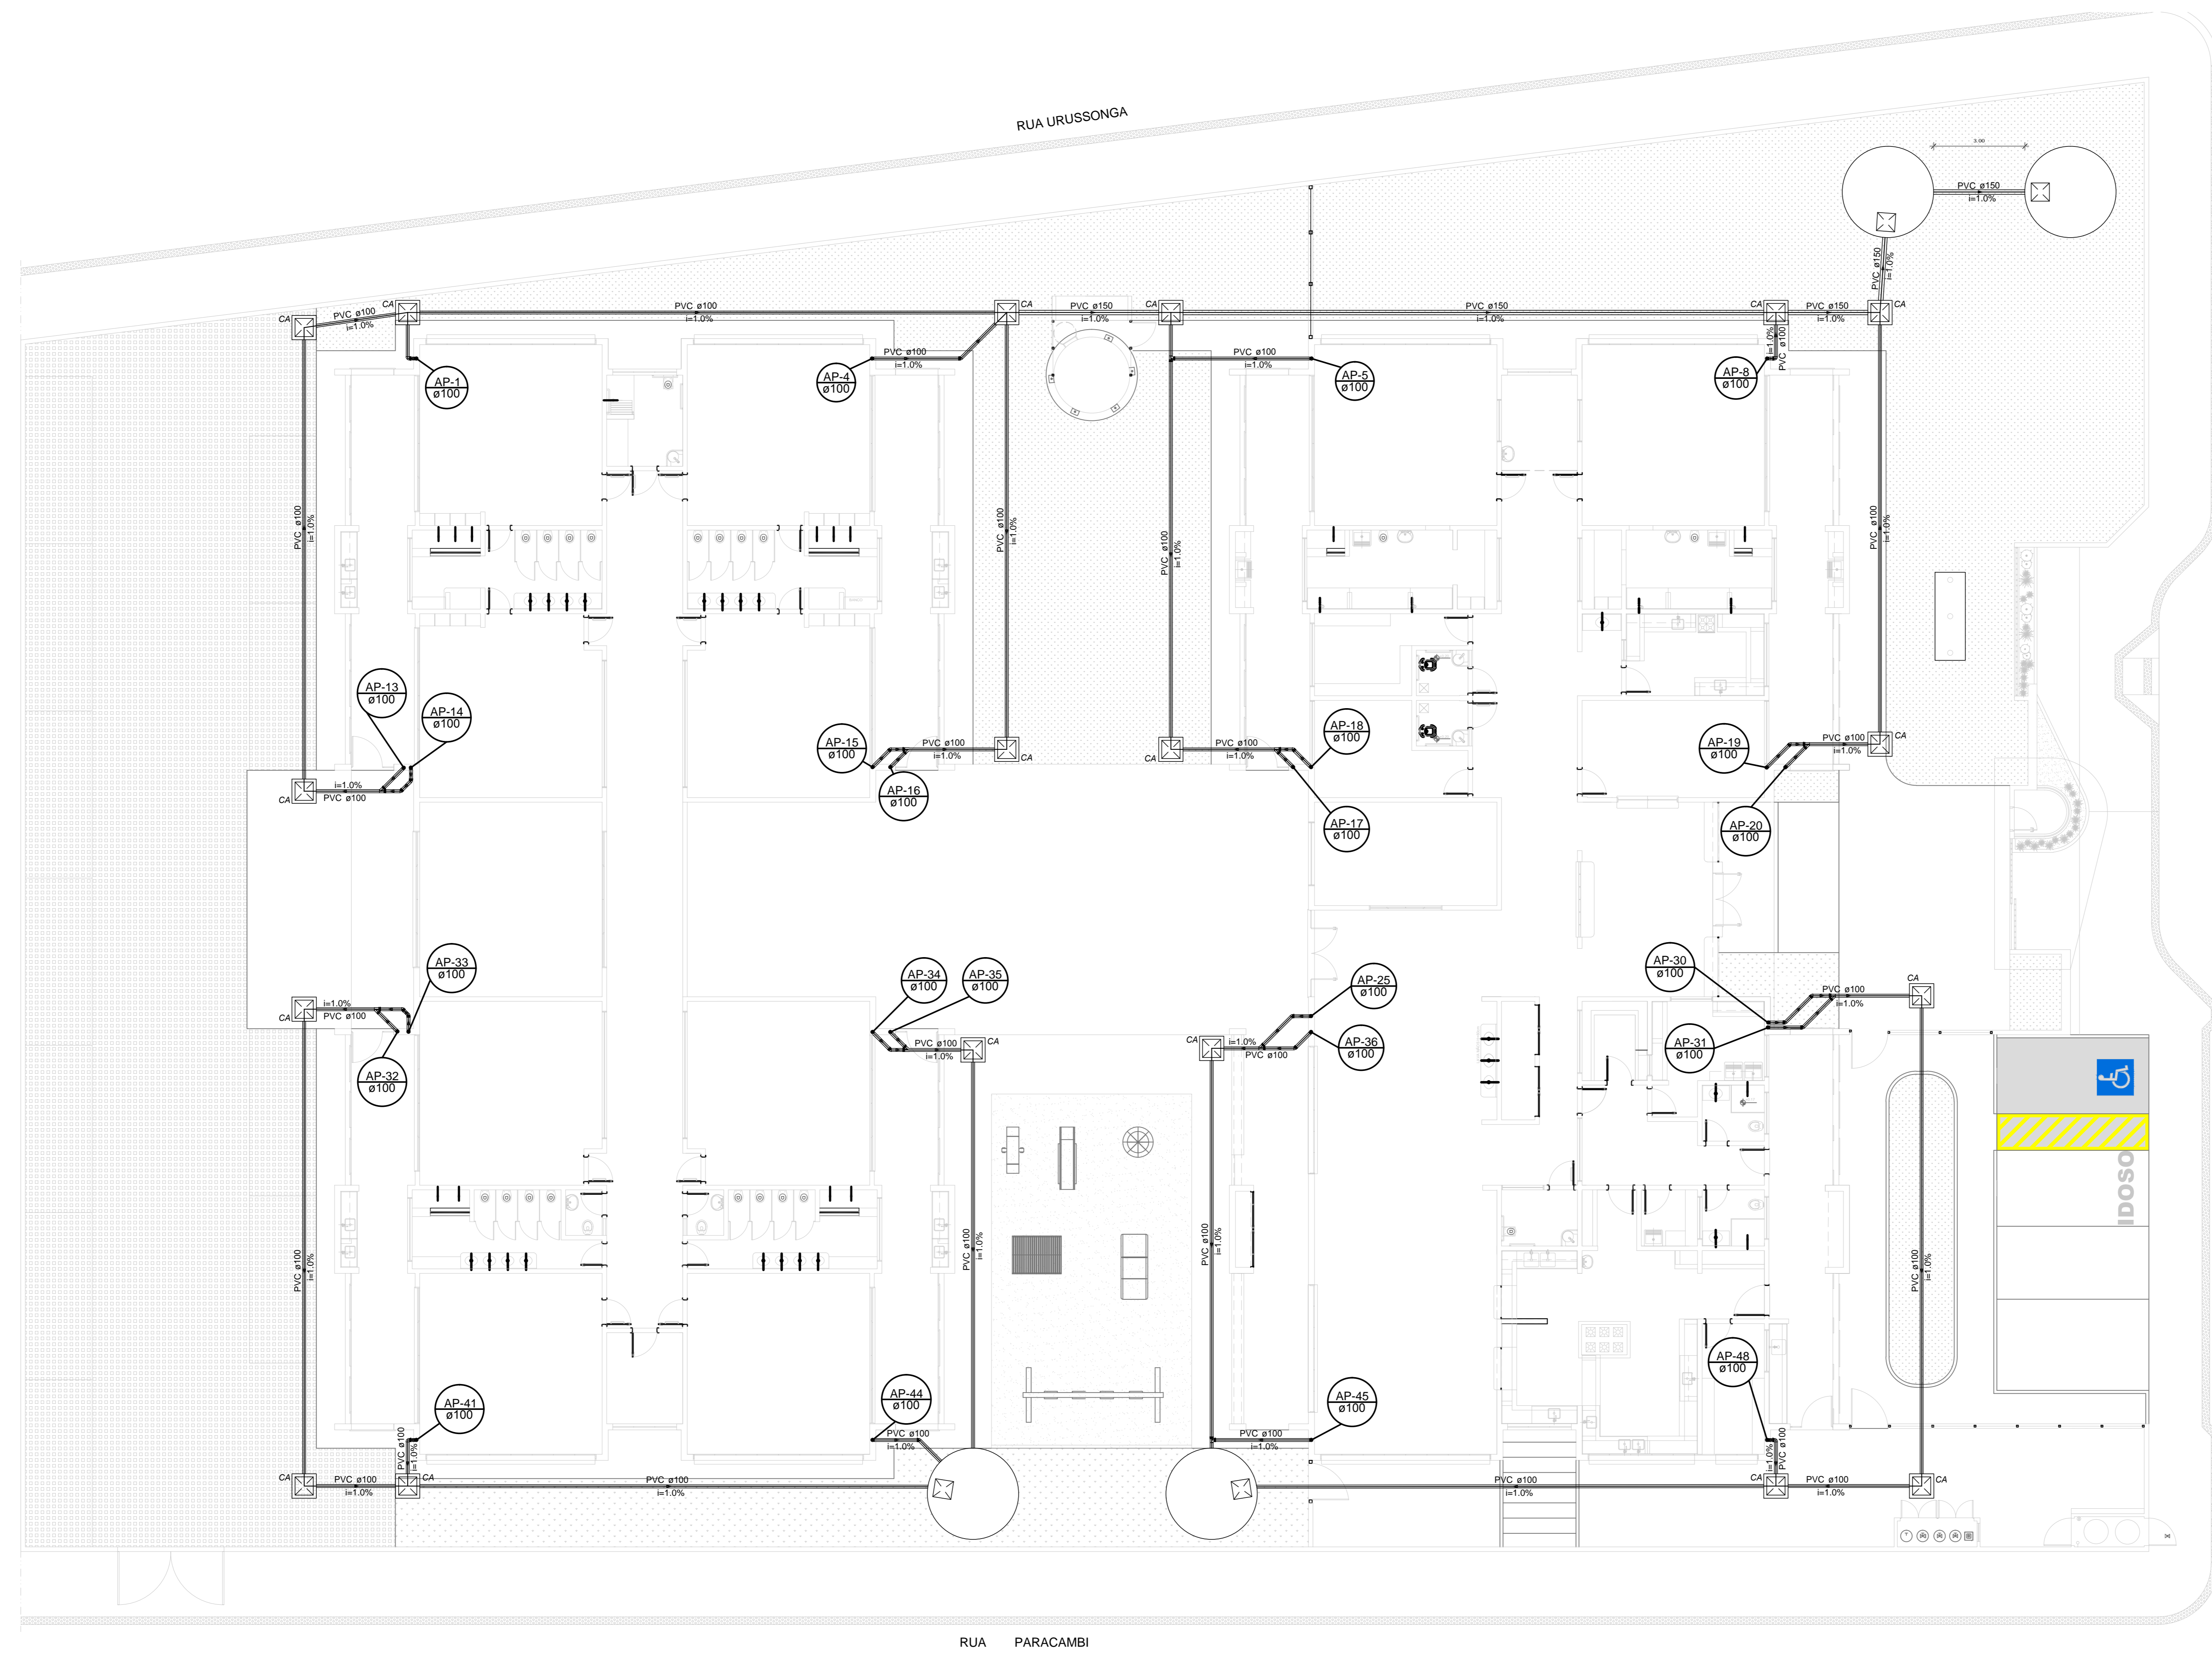


PLANTA BAIXA  
ESC.....1/100

OBSERVAÇÕES:

- Verificar taxa de infiltração do lote
- Tx. infiltr. estimada: 60L/m<sup>2</sup>.h
- Intensidade pluviométrica adotada: 120mm/h

LEGENDA	
	CAIXA DE AREIA FLUVAL SIMPLES
	SUMIDOURO COM TAMPA DE INSPEÇÃO
	JOELHO 45
	JOELHO 45- DESCE
	JOELHO 90
	JOELHO 90- COLLUNA
	JOELHO 90- DESCE
	CURVA 90 CURTA- DESCE
	JUNÇÃO SIMPLES
	TE SANITÁRIO
	RALOS FLUVAIS

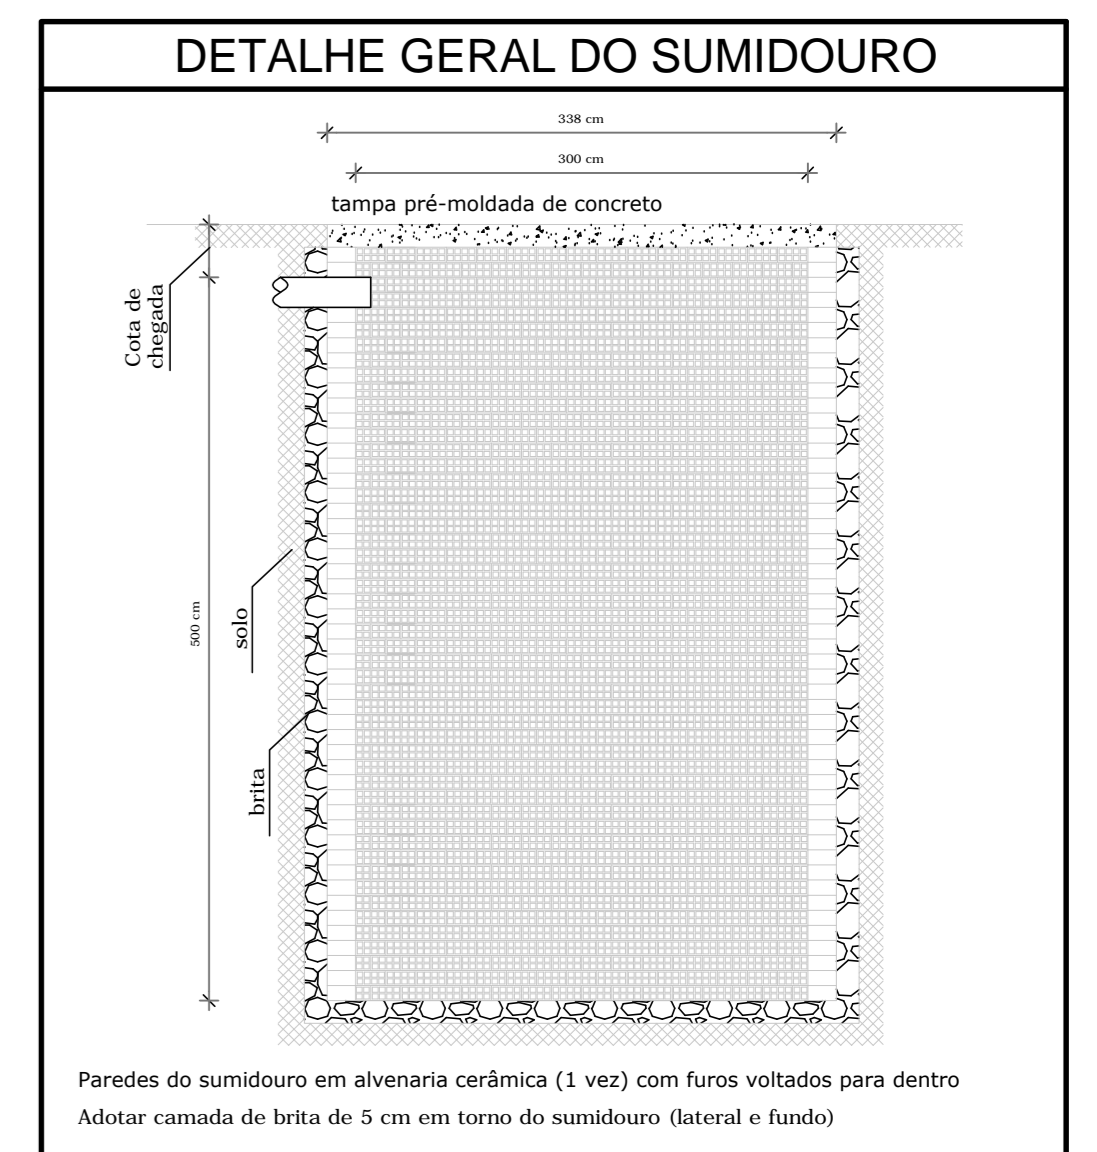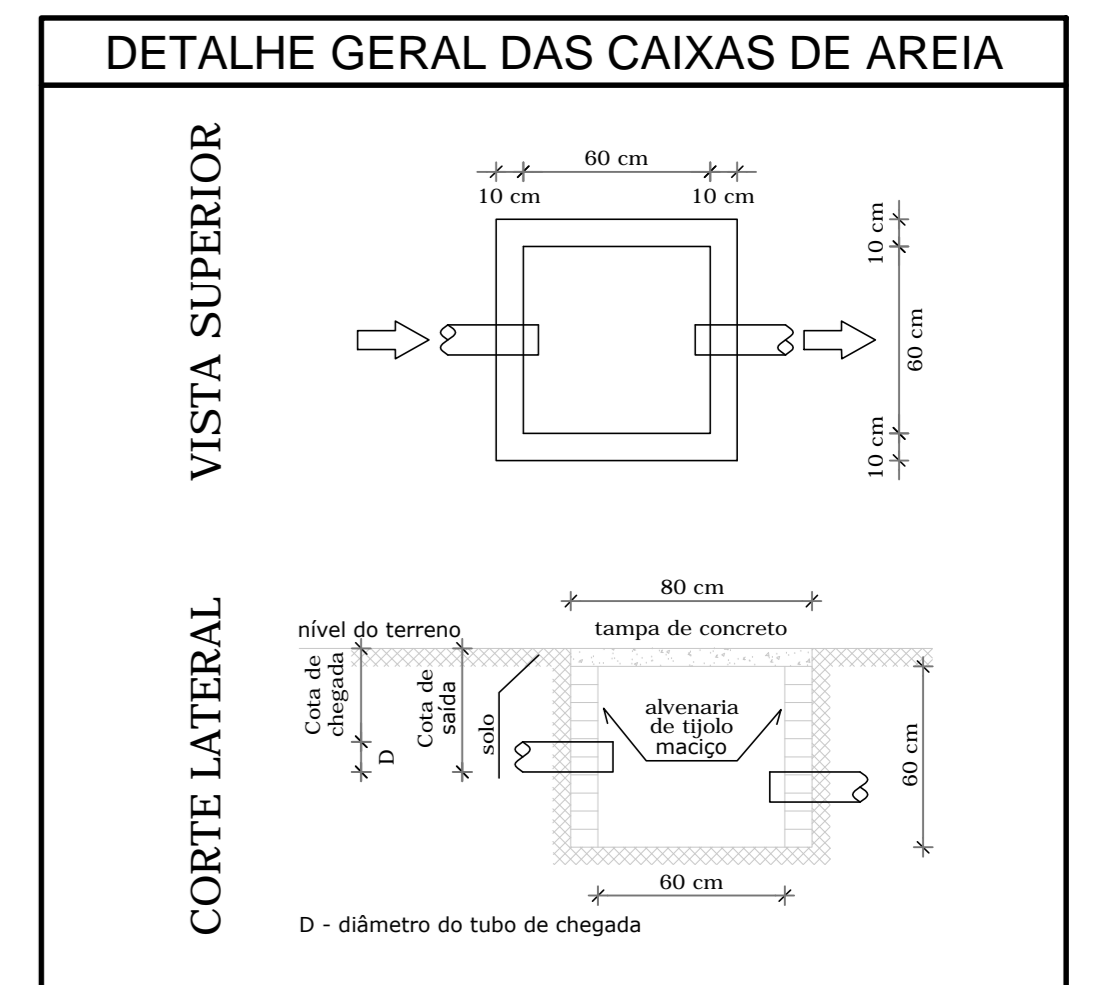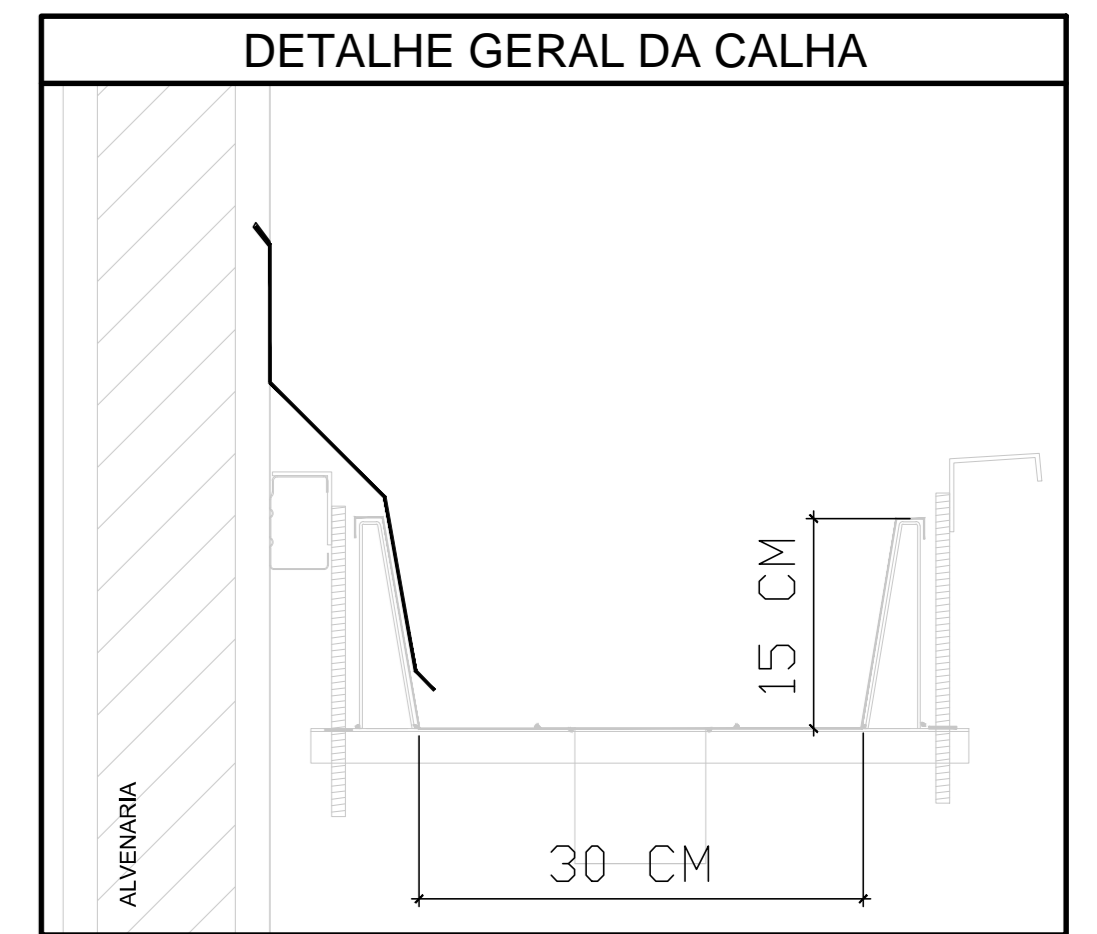

	<b>PREFEITURA MUNICIPAL DO NATAL</b> SECRETARIA MUNICIPAL DE EDUCAÇÃO	PRANCHAS: <b>04/04</b>
	CMEI TIPO 1_FNDE	ESCALA: INDICADAS
	PLANTA DE LANÇAMENTO DA REDE PLUVIAL	DATA: JAN / 2016
RUA ALTO PARANÁ, S/N - POTENGI - NATAL/RN	ADAPTAÇÃO:	MODIFICADO (DATA):
PROJETADO DE ADAPTAÇÃO:	REVISÃO:	APROVAÇÃO: