


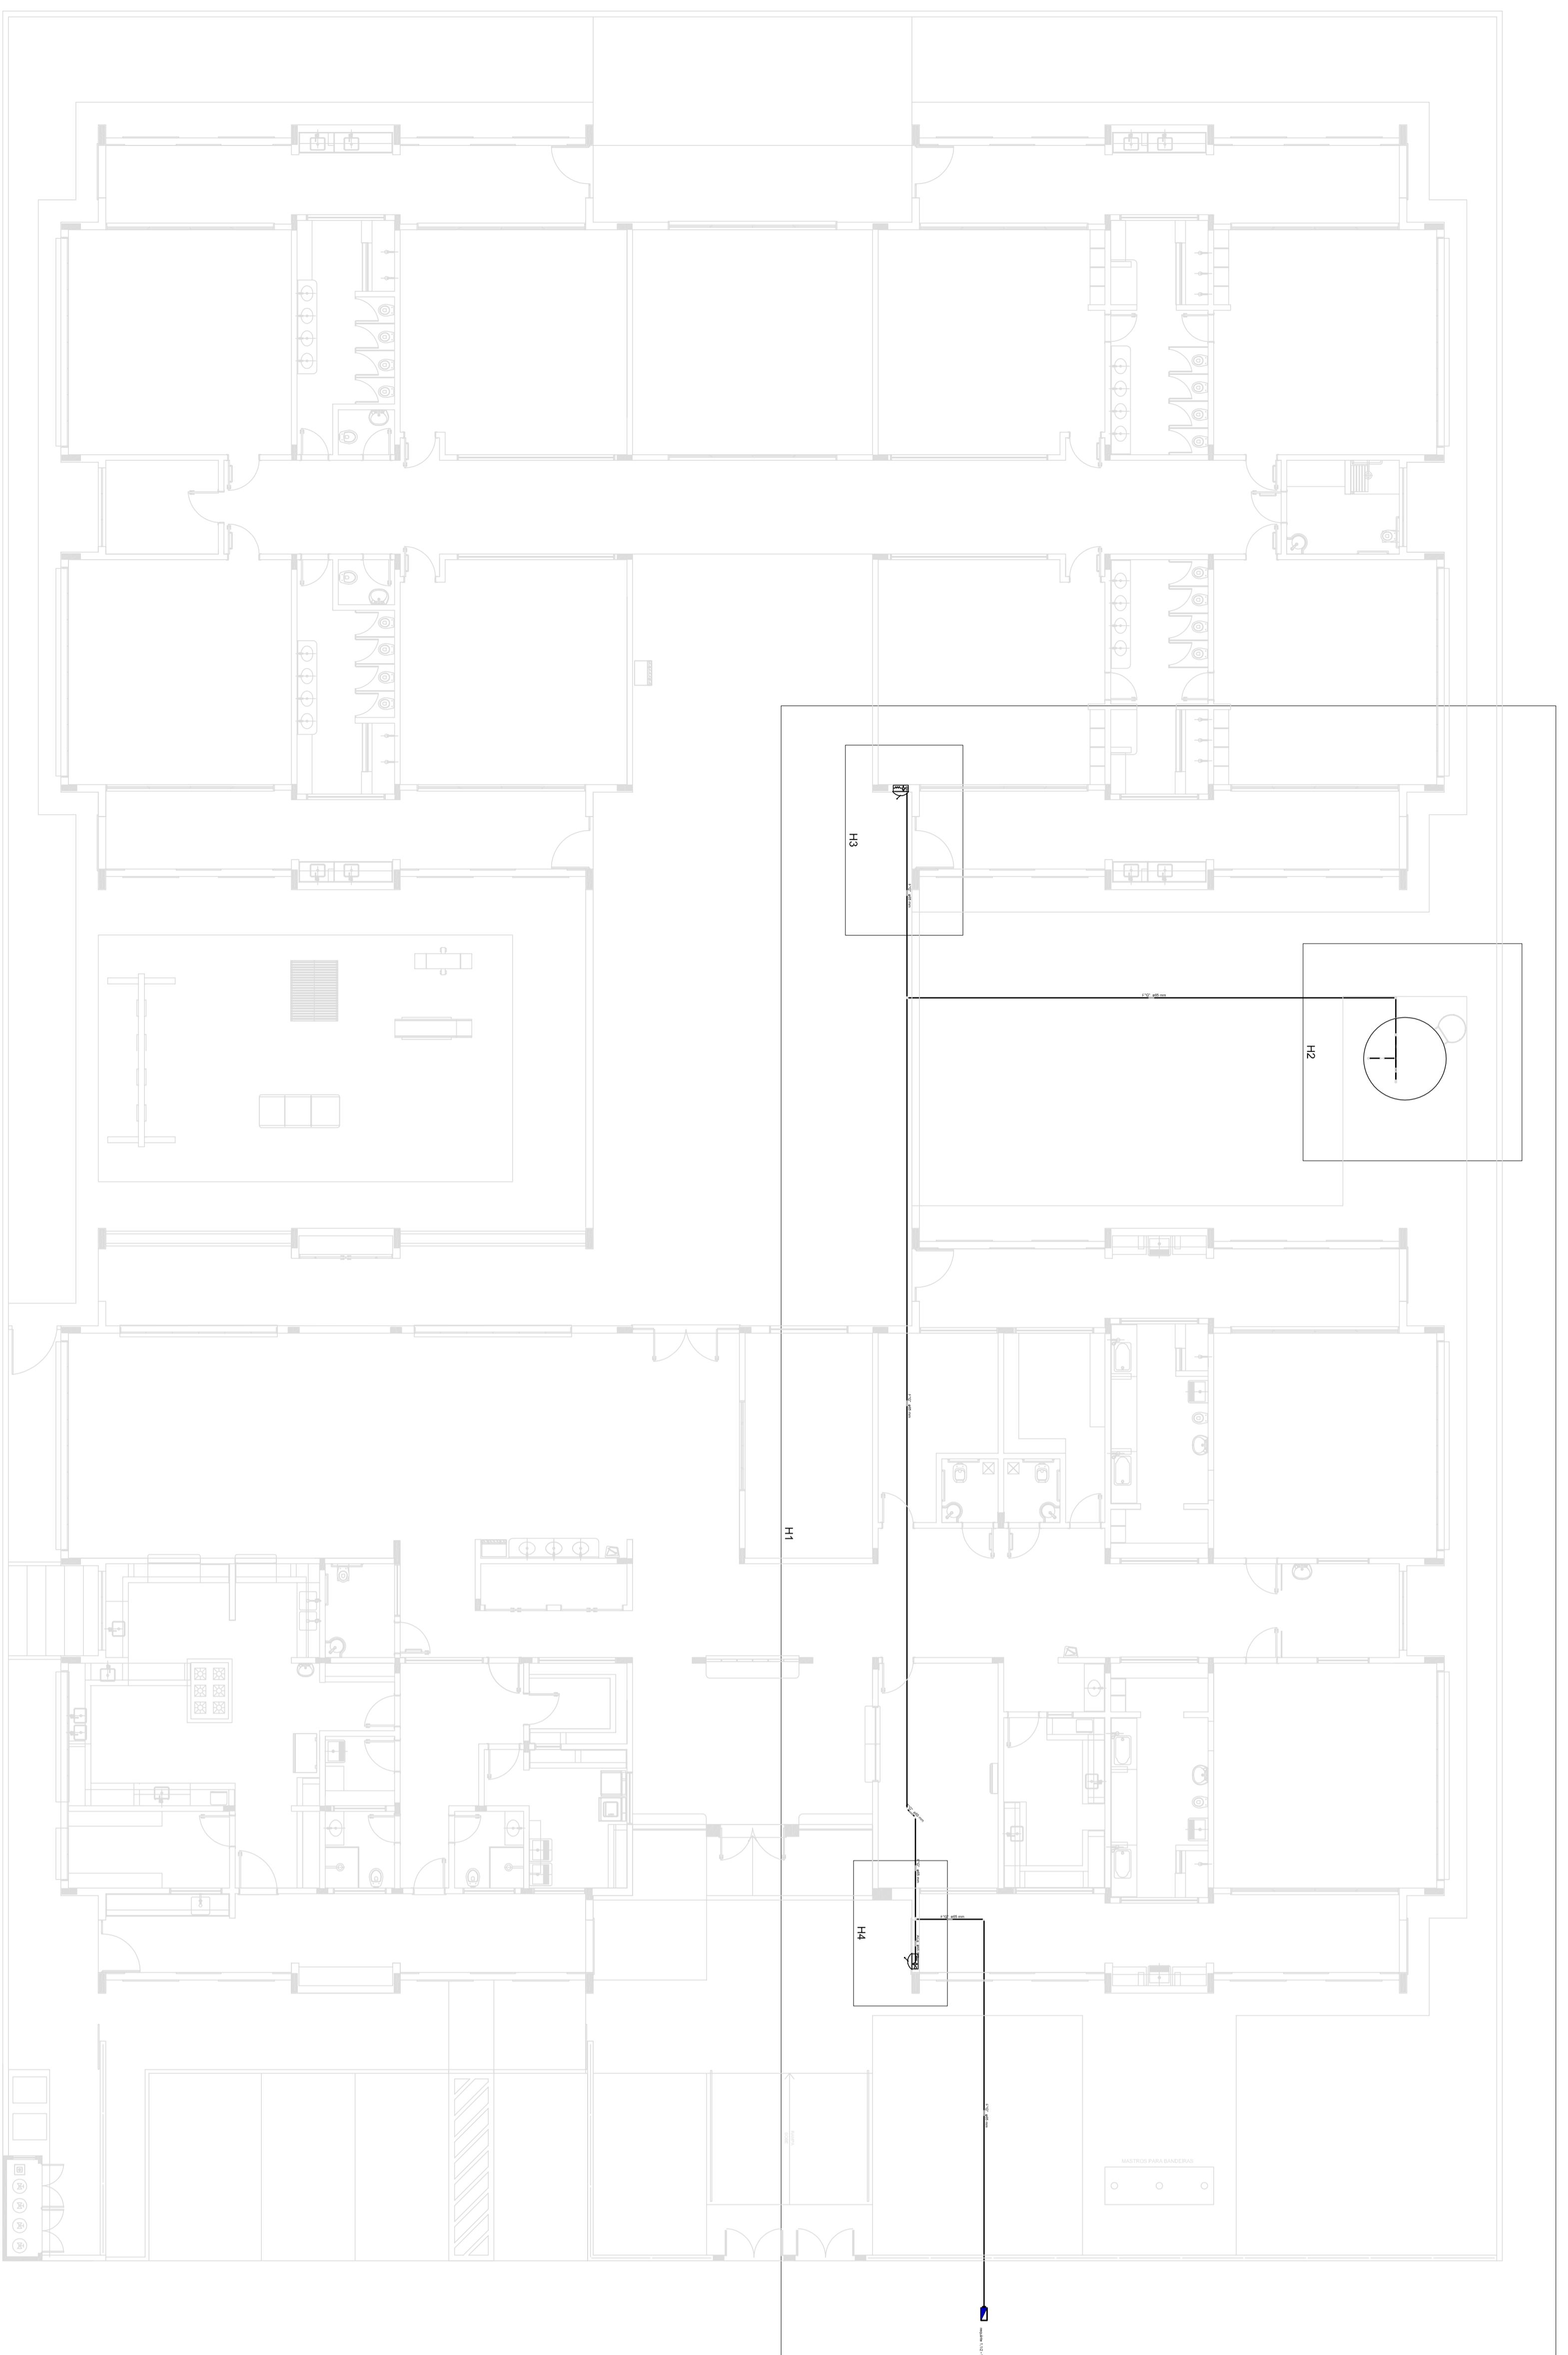




LEGENDA	
	Conjunto moto-bomba 2" x 1.1/2"
	Hidrante de Passeio
	Registro bruto de gaveta industrial - RG - 2 1/2"
	Válvula de retenção vertical c/ F"G" - VR - 2 1/2"

PLANTA BAIXA  
ESC.....1/75

PROPRIETÁRIO	PREFEITURA MUNICIPAL DO NATAL SECRETARIA MUNICIPAL DE EDUCAÇÃO	FRANCHA	01/05
ASSUNTO	CMEI TIPO 1_FNDE	ESCALA	PROJEÇÃO
CONTEÚDO	PLANTA DE LANÇAMENTO DA REDE	DATA	ABR/2016
LOCAL	RUA UBAITUBA, S/N - POTENGI - NATAL/RN	ADAPTAÇÃO	REGULADO
PROJETO DE ADAPTAÇÃO:	REVISÃO:	APROVAÇÃO:	



1 PLANTA BAIXA INDICAÇÃO DE DETALHES  
ESCALA 1/100

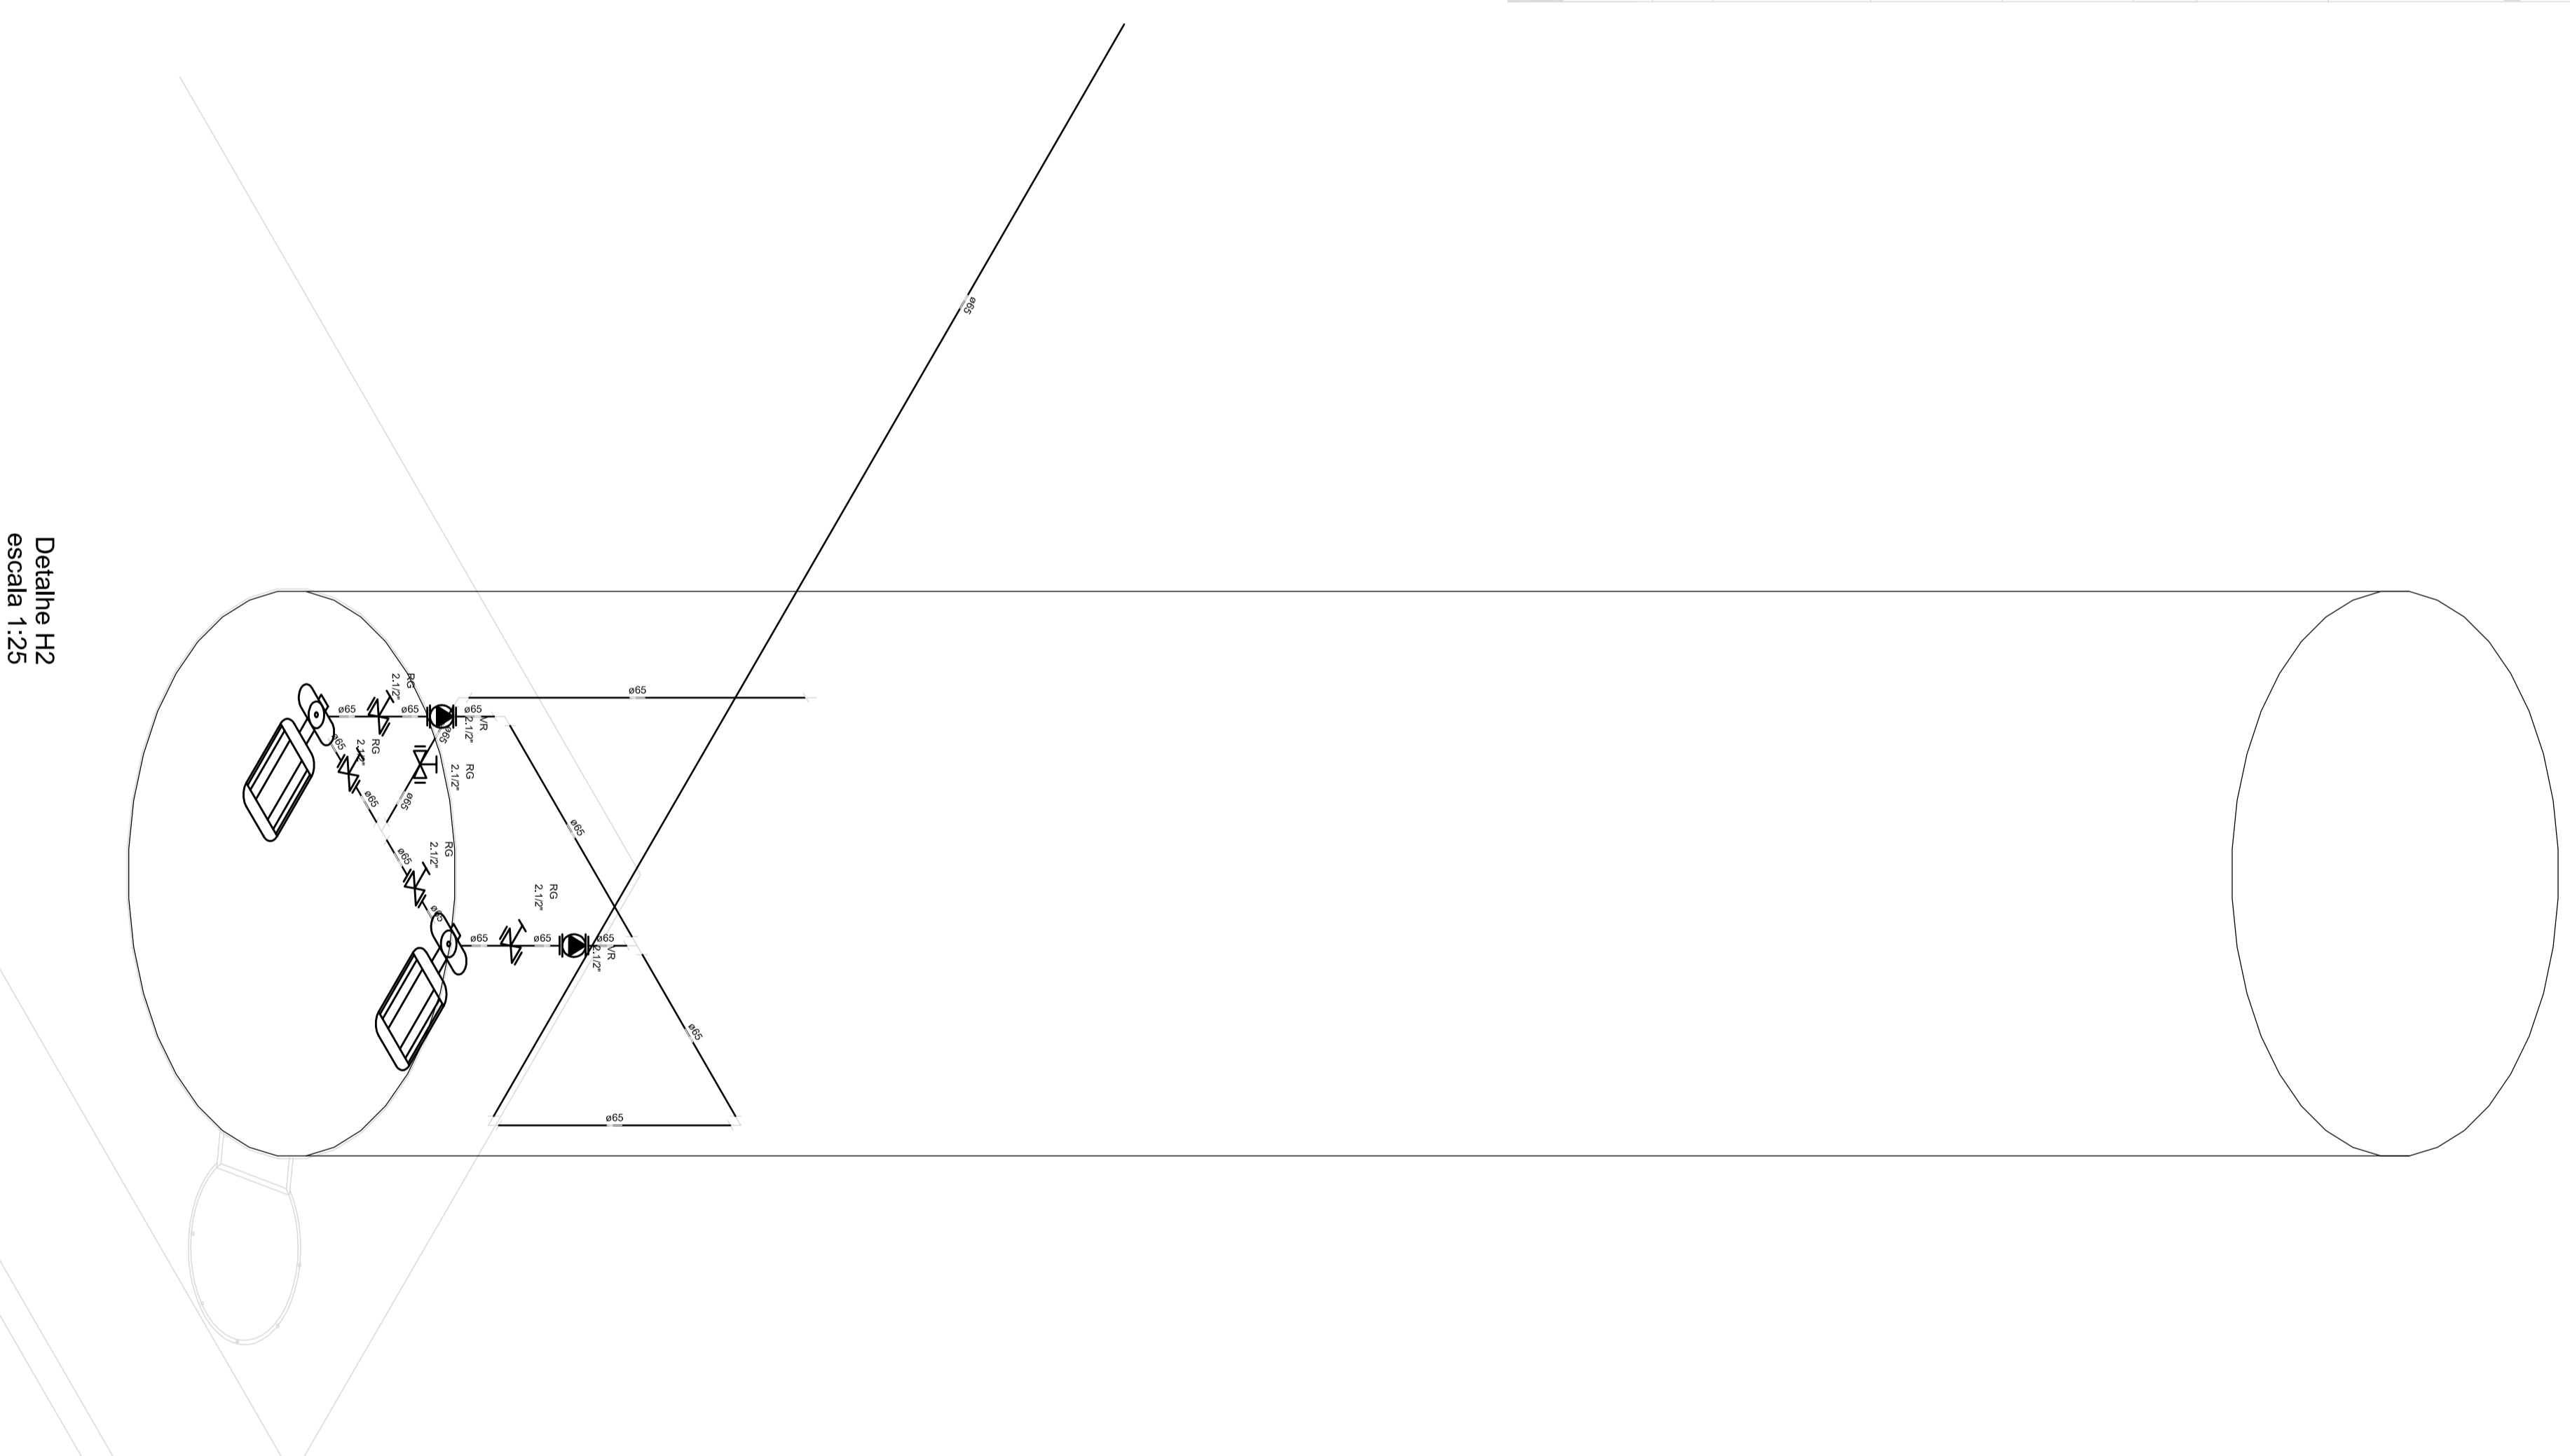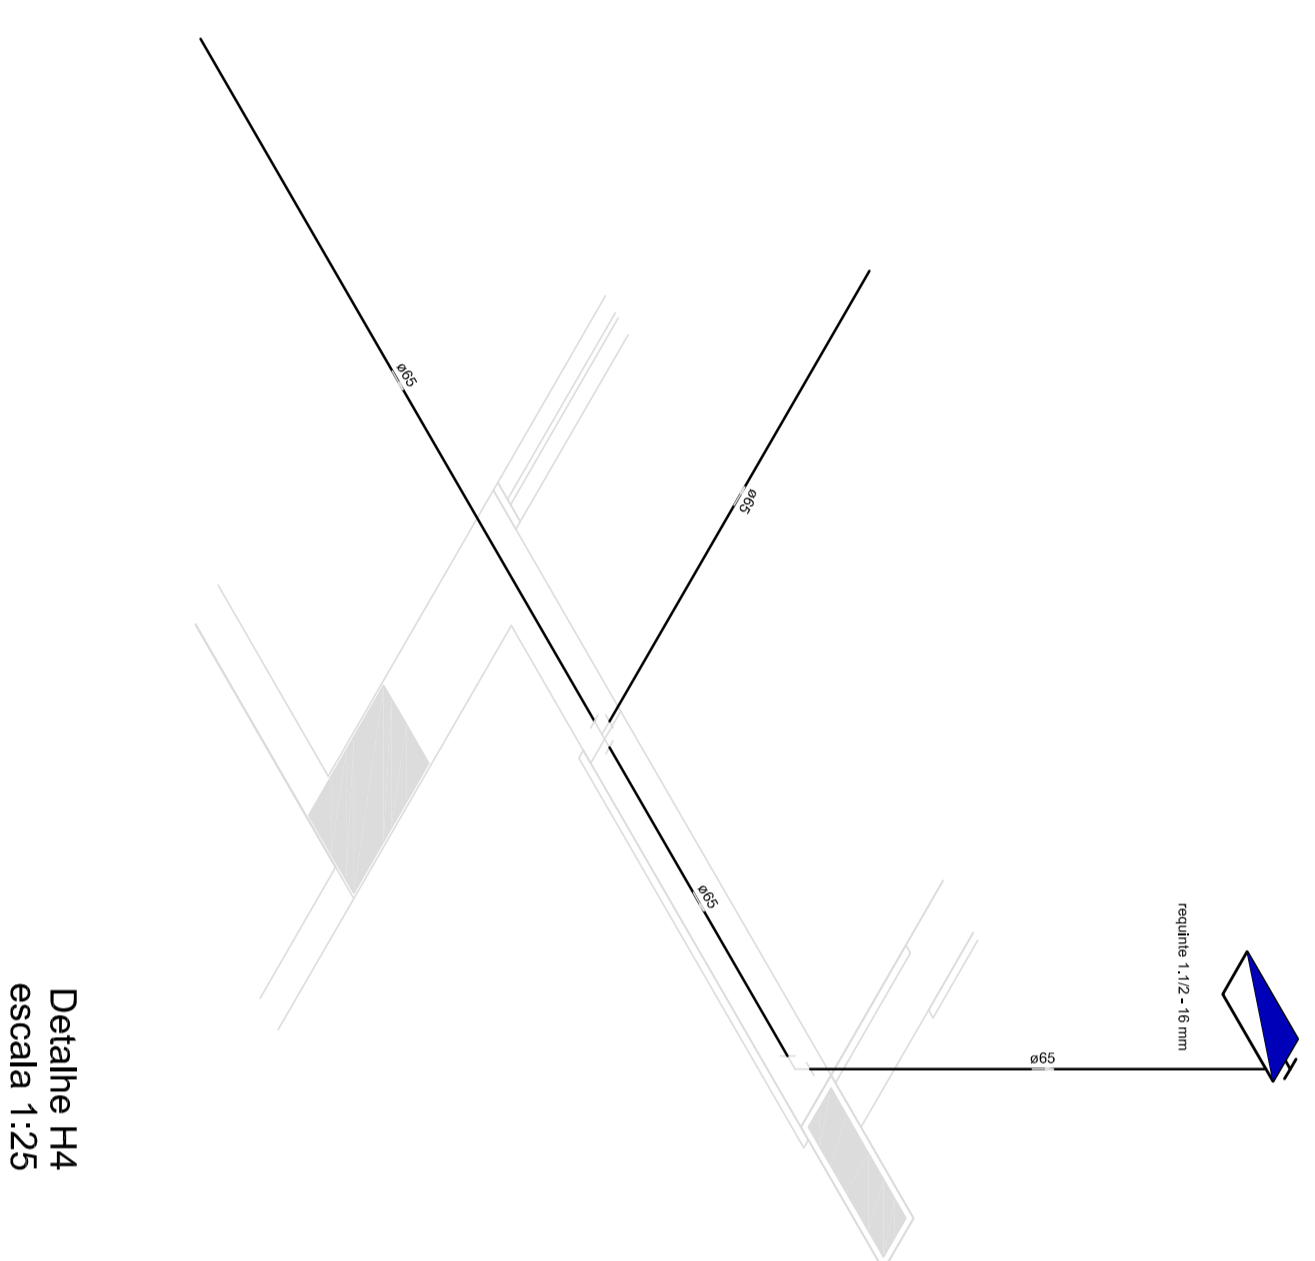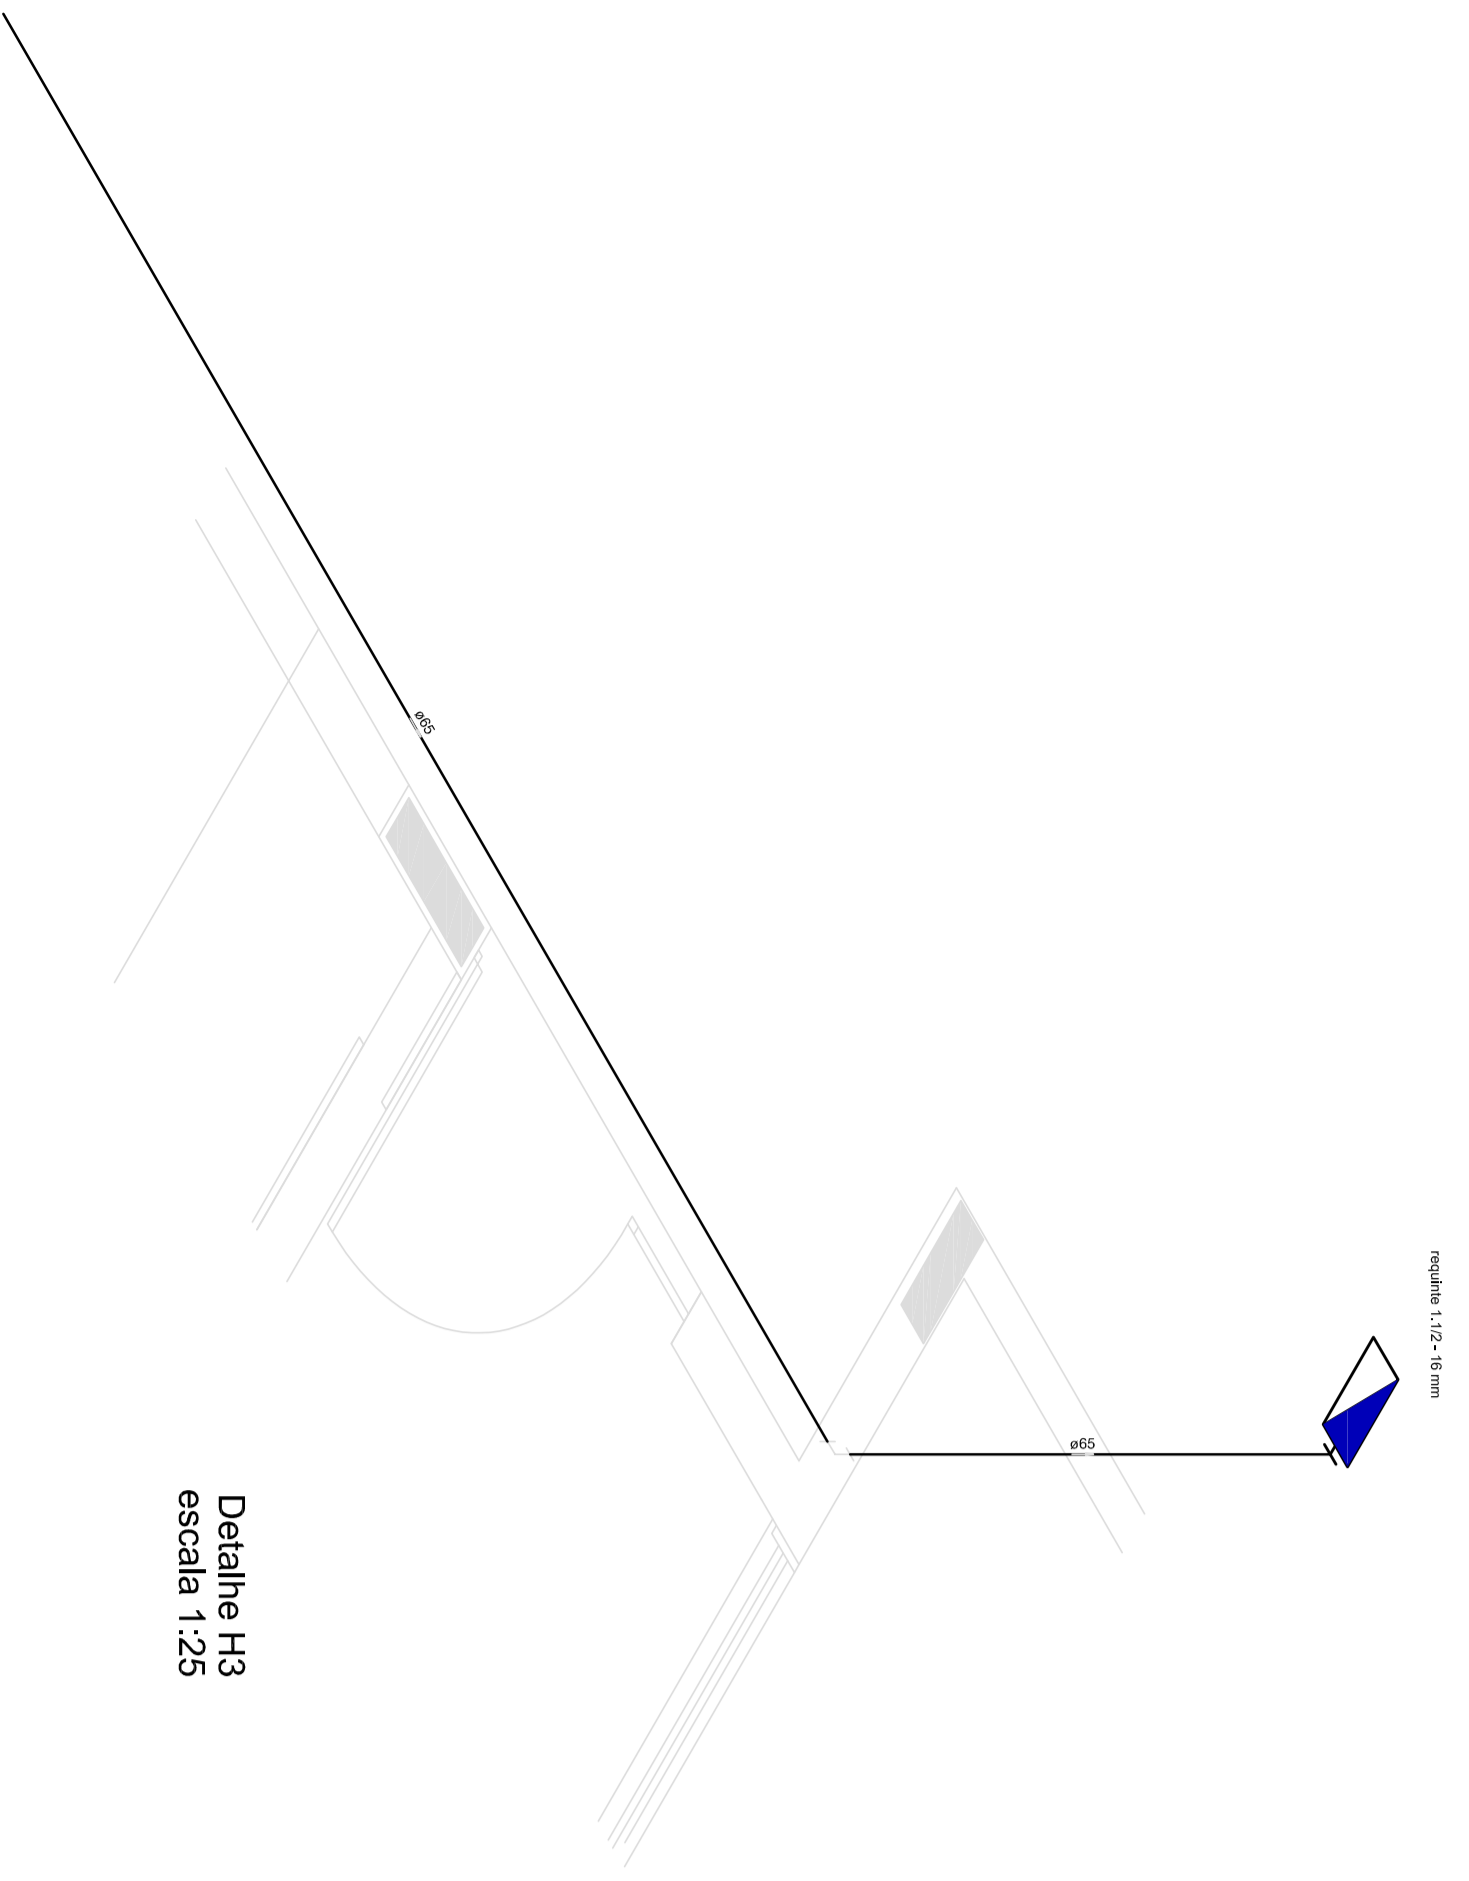

**LEGENDA**

Consultoria: **BRASIL**  
 Rua: ...  
 Fone: ...  
 E-mail: ...

**LEGENDA DE SIMULAÇÃO**

	Plano de simulação de iluminação de uma sala de aula.
	Plano de simulação de iluminação de uma sala de aula.
**LEGENDA DE CL - HIGIENANTES**

	HIGIENANTE SÓLIDO
	LEGENDA DE CL - EXTINTORES
	Extintor portátil, com classe de risco K e carbono
	com capacidade extintora 5-4BC - 1kg
	Extintor portátil, U/ classe de risco U/ capacidade extintora 3-2-20-4C-1kg

OS ÍCONES DESTACADOS ABAIXO SÃO PROPOSTAS COMPLEMENTARES ÀS NECESSÁRIAS



PROJETO PADRÃO - FINE

PROJETO PADRÃO - FINE

PROJETO EXECUTIVO

PROPRIETÁRIO :  
 ENDEREÇO :  
 MUNICÍPIO - UF :  
 PROJETISTA :  
 RESP. TÉCNICO :  
 AUTORA DO PROJETO :  
 DIFUSO :  
 SA

PROGRAMA PROINFANCIA - PROJETO TIPO 1

PROJETO DE INSTALAÇÕES

PLANTA DE LANTERNAGEM DA REDE

ISODETALHES

HIN



PROJETO 02/05







UERN

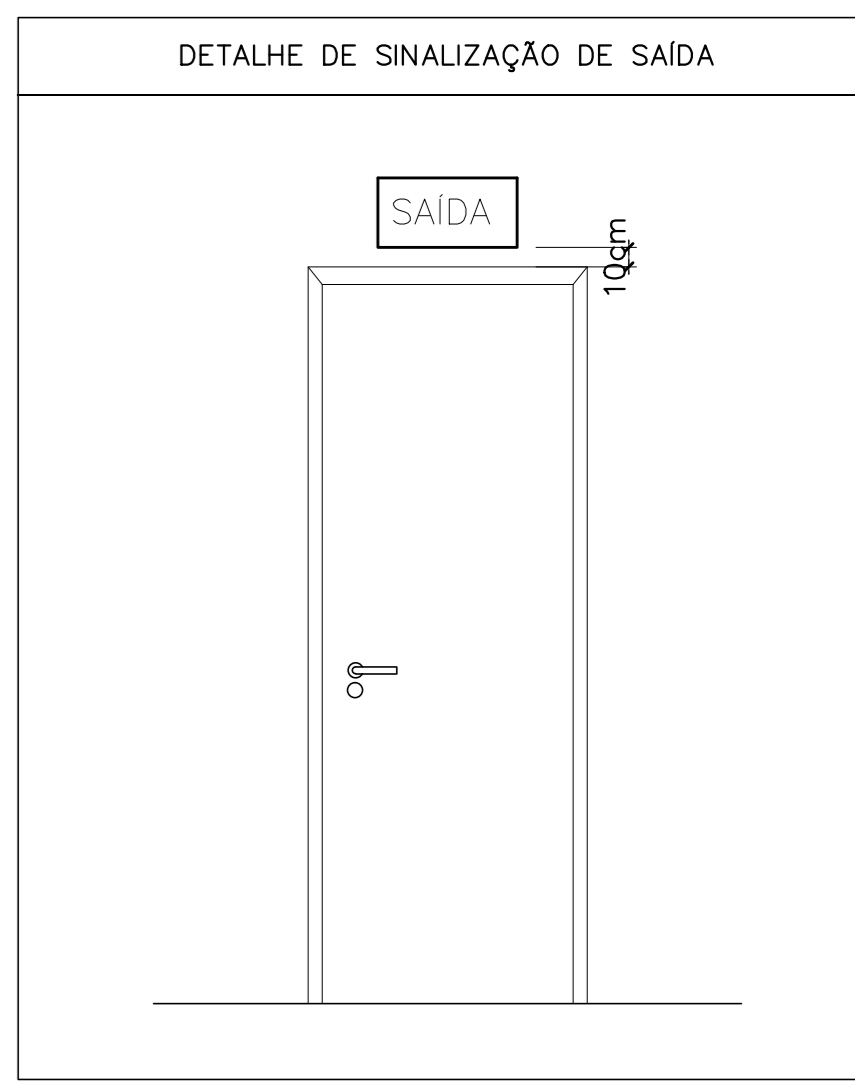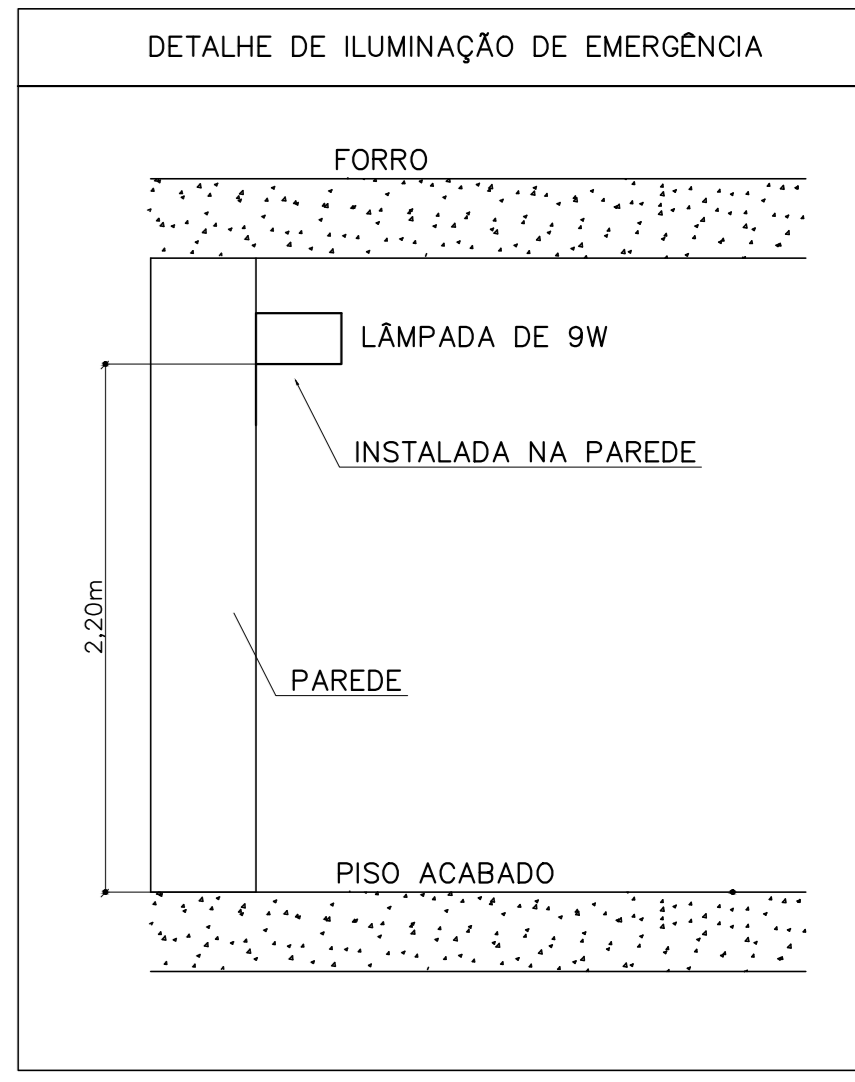

LEGENDA DE SINALIZAÇÃO

	PLACA DE SINALIZAÇÃO DE ORIENTAÇÃO DE SAÍDA (DIREITA OU ESQUERDA) INSTALADA NA CILINDR A 180cm DO PISO A SUA BORDA SUPERIOR.
	PLACA DE SINALIZAÇÃO DE ORIENTAÇÃO DE SAÍDA (DIREITA OU ESQUERDA) INSTALADA NA PAREDE A 180cm DO PISO A SUA BORDA SUPERIOR.
	PLACA DE SINALIZAÇÃO DE ORIENTAÇÃO DE SAÍDA INSTALADA NO TETO OU NA PAREDE A 1,00m DA PAREDE.
	PLACA DE SINALIZAÇÃO INDICANDO O LOCAL DE INSTALAÇÃO DOS EXTINTORES DE INCÊNDIO INSTALADA NA PAREDE A 180cm DO PISO.
	PLACA DE SINALIZAÇÃO INDICANDO O ABRIGO DA MANEIRA DE INCÊNDIO COM O SEU HÍDRANTE NO TETO INSTALADA NA PAREDE A 180cm DO PISO.
	PONTO DE ILUMINAÇÃO DE EMERGÊNCIA DE ALARME AUTÔNOMO

LEGENDA DE C.I. - HIDRANTES

	Cilind. Para Hídrote Alargando Duas Mangueiras de 15m.
--	--

LEGENDA DE C.I. - EXTINTORES

	EXTINTOR PORTÁTIL COM CARGA DE GÁS DE CARBONO COM CAPACIDADE EXTINTORA S-BE - 8kg
	UNIDADE EXTINTORA COMPOSTA DE UM EXTINTOR AP-10L E UM EXTINTOR PDS-4KG.

LEGENDA

	Conjunto moto-bomba 2" x 1.1/2"
	Hidrante de Passeio
	Registro bruto de gaveta industrial - RG - 2 1/2"
	Válvula de retenção vertical c/ F"O" - VR - 2 1/2"


PLANTA BAIXA ESC.....1/75

PROPRIETÁRIO	PREFEITURA MUNICIPAL DO NATAL SECRETARIA MUNICIPAL DE EDUCAÇÃO	FRANCHA	04/05
ASSUNTO	CEMEI TIPO 1_FNDE	ESCALA	PROJEÇÃO
CONTEÚDO	ILUMINAÇÃO DE EMERGÊNCIA E SINALIZAÇÃO	DATA	ABRIL 2016
LOCAL	RUA UBATUBA, S/N - POTENGI - NATAL/RN	ADAPTAÇÃO	REGULADOR
PROJETO DE ADAPTAÇÃO	REVISÃO	APROVAÇÃO	

UERN



PLANTA BAIXA  
ESC.....1/75

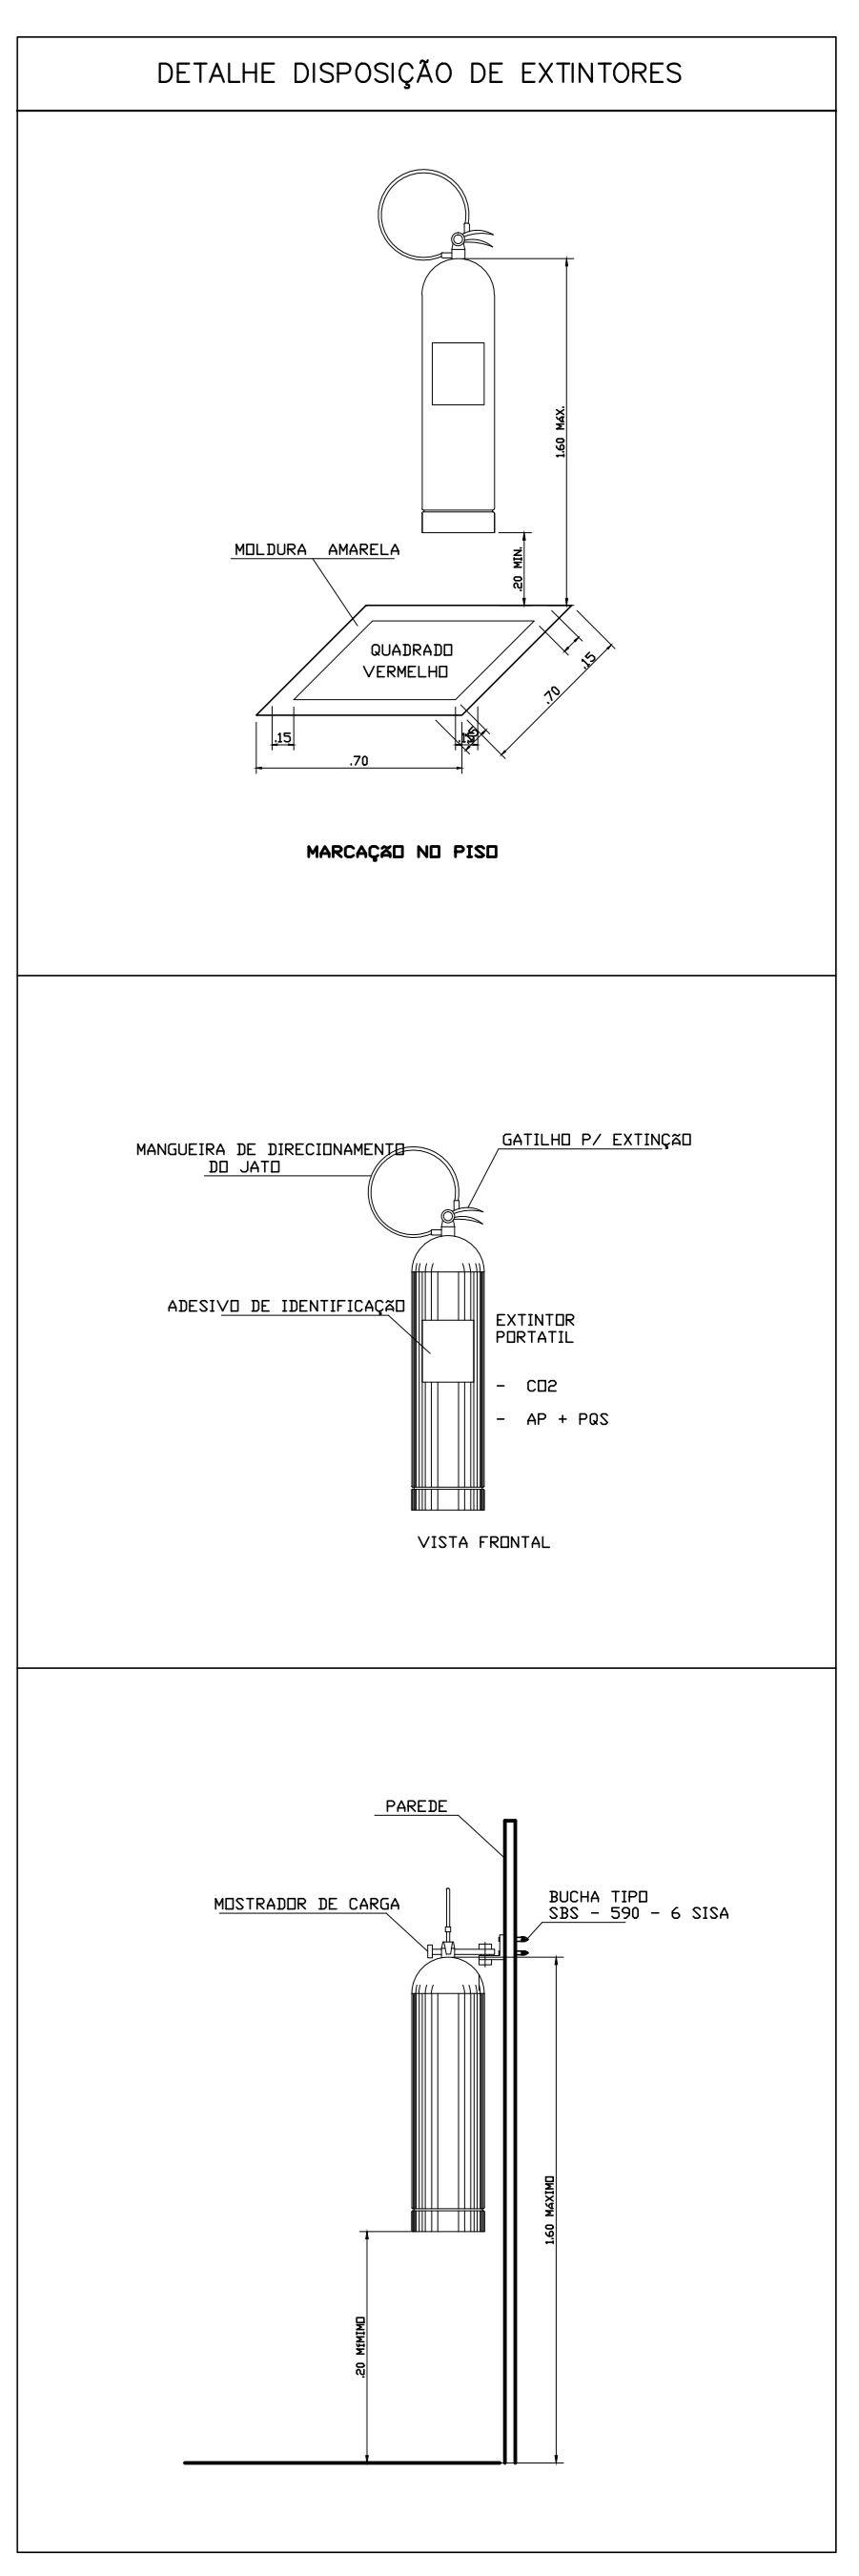

PROPRIETÁRIO	PREFEITURA MUNICIPAL DO NATAL SECRETARIA MUNICIPAL DE EDUCAÇÃO	FRANCHA	05/05
ASSUNTO	CMEI TIPO 1_FNDE	ESCALA	PORÇOS
CONTÉUDO	EXTINTORES DE EMERGÊNCIA	DATA	ABRIL 2016
LOCAL	RUA UBATUBA, S/N - POTENGI - NATAL/RN	ADAPTAÇÃO	REGINALDO ALVES
PROJETO DE ADAPTAÇÃO:	REVISÃO:	APROVAÇÃO:	